

汕头职业技术学院 院本部学生宿舍和教学场所防护网加装项目

建设单位：汕头职业技术学院

工程编号：ZYSJ22003

设计阶段：施工图

中誉恒信工程咨询有限公司

2022年4月

工程名称:

汕头职业技术学院

院本部学生宿舍和教学场所防护网加装项目

图 纸 目 录

单位出图专用章

注册建筑师章

注册工程师章

序号	图号	图 名	序号	图号	图 名	序号	图号	图 名
		封面						
		图纸目录						
1	S-01	设计说明						
2	S-02	独立栋首层平面布置图						
3	S-03	独立栋2层平面布置图						
4	S-04	学生宿舍5#楼A栋3层-B栋2层平面布置图						
5	S-05	学生宿舍5#楼A栋4层-B栋3层平面布置图						
6	S-06	学生宿舍5#楼A-B栋天面层平面布置图						
7	S-07	学生宿舍5#楼C栋2层平面布置图						
8	S-08	学生宿舍5#楼C栋3层平面布置图						
9	S-09	学生宿舍5#楼C栋4层平面布置图						
10	S-10	学生宿舍5#楼C栋天面层平面布置图						
11	S-11	学生宿舍5#楼D栋2层平面布置图						
12	S-12	学生宿舍5#楼D栋3层平面布置图						
13	S-13	学生宿舍5#楼D栋4层平面布置图						
14	S-14	学生宿舍5#楼D栋天面层平面布置图						
15	S-15	招待所2层平面布置图						
16	S-16	招待所3层平面布置图						
17	S-17	招待所4层平面布置图						
18	S-18	招待所5层平面布置图						
19	S-19	教师宿舍2层平面布置图						
20	S-20	教师宿舍3层平面布置图						
21	S-21	教师宿舍4层平面布置图						
22	S-22	教师宿舍5层平面布置图						
23	S-23	学生宿舍3#楼2层平面布置图						
24	S-24	学生宿舍3#楼3层平面布置图						
25	S-25	学生宿舍3#楼4层平面布置图						
26	S-26	学生宿舍3#楼5层平面布置图						
27	S-27	学生宿舍3#楼天面层平面布置图						
28	S-28	大样图						



中誉恒信工程咨询有限公司
 ZHONGYUHENGXIN ENGINEERING CONSULTING CO. LTD

设计说明

一、工程总概况

- 1、工程名称：汕头职业技术学院本部学生宿舍和教学场所防护网加装项目
- 2、项目位置：汕头职业技术学院本部
- 3、业 主（甲方）：汕头职业技术学院
- 4、设计单位（乙方）：中天设计集团有限公司
- 5、设计阶段：施工图
- 6、工程概述：本工程为汕头职业技术学院本部学生宿舍和教学场所防护网加装项目
- 7、工程设计内容：学生宿舍和教学场所防护网加装项目
- 8、图纸内容：建筑

二、设计依据

1. 本工程建设主管单位提供的本工程原我司的建筑及相关建筑专业设计文本。
2. 本工程建设主管单位对本工程装饰装修方案设计的审批意见（文档编号）。
3. 本工程设计施工图、包括装饰、水电空调等专业的施工图。
4. 本工程设计执行的主要规范、标准：
 - (1) 《住宅装饰装修工程施工规范》（GB50327-2001）；
 - (2) 《建筑装饰装修工程质量验收规范》（GB50210-2001）
 - (3) 《民用建筑工程室内环境污染控制规范》（GB50325-2001）
 - (4) 《建筑内部装修防火施工及验收规范》（GB50354-2005）
 - (5) 《建筑内部装修设计防火规范》（GB50222-95）
 - (6) 《建筑照明设计标准》（GB50034-2004）

三、主要的设计特点

本项目设计采用隐形防盗网，隐形防盗网由一根2.2毫米粗的316含尼龙不锈钢丝拉紧缠绕于窗户外端固定的型材之间，钢丝间距固定为5.5-6CM，钢丝可以承受85-120KG以上的拉力，正常情况人力无法扯断，由于钢丝之间仅有5.5-6CM间距，使得人无法从缝隙中钻过，因此可有效起到防护的作用。

四、图纸及材料做法说明

- 1、施工之间需要备好的材料与工具有：铝合金轨道，钢丝，膨胀螺丝，线接口，柳钉，十字扣，一字扣，钢丝定位涨紧器等。
- 2、施工之前要测量下阳台的长度与高度，根据阳台的长度来裁剪铝合金材料的长短，同时根据高度与长度来计算施工面积，以计算所需要钢丝的长度。
- 3、安装轨道，一般先安装下轨道，可以安装与防护栏或地板面上，如果防护网本身是玻璃结构的，建议安装到地板上，而防护栏是铁质、铝合金、304不锈钢结构的则可以直接安装在防护栏上。
- 4、如果轨道直接安装在防护栏上，一般采用的是不锈钢螺丝，其长度应该长于5公分，并且打螺丝的间距应该控制在30公分一个，如果安装与地板面上，则采用膨胀螺丝。天花位置的轨道采用膨胀螺丝固定。
- 5、将钢丝的一头固定于隐形防护网轨道上的第一个螺丝上，然后钢丝向上环绕至上轨道第一个螺丝，钢丝绕过第二个螺丝之后向下环绕至下轨道第二个螺丝之后向下环绕至下轨道第二个螺丝，依次类推，直到环绕掉所有螺丝。用钢丝定位涨紧器将钢丝拉紧，一般的做法是将钢丝从头到尾拉一次之后，再逐根钢丝的拉，等到隐形防护网安装好了之后，需要保证其最大距小于7公分的水平。
- 6、对于阳台过高的情况，可以采用中间横向拉一根钢丝，然后用十字扣将横向与纵向的钢丝锁紧，以增加隐形防护网的安全性。若高度超过十字扣的应用高度的时候，则需要采用大铝条对隐形防护网进行加固。

五、注意事项

施工中对高处作业的安全技术设施，发现有缺陷和隐患时，必须及时解决；危及人身安全时，必须停止作业。施工作业场所所有坠落可能的物件，应一律先行撤除或加以固定。

高处作业中所用的物料，均应堆放平稳，不妨碍通行和装卸。工具应随手放入工具袋；作业中的走道、通道板和登高用具，应随时清扫干净；拆卸下的物件及余料和废料均应及时清理运走，不得任意乱置。其余参照《建筑施工高处作业安全技术规范》JGJ80-2016。



中誉恒信工程咨询有限公司
ZHONGYUHENGIN ENGINEERING CONSULTING CO. LTD

建筑行业（建筑工程）	甲级
证书编号：A141031658	
市政行业（排水 给水 道路 桥梁）	乙级
风景园林工程设计专项	乙级
人防工程	乙级
工程勘察专业类	乙级

联系电话：0371-53615018
备 注：

设计签字栏			
审定人	庆鹏彬	左明坤	
项目负责人	耿宜鹏	耿宜鹏	
专业负责人	耿宜鹏	耿宜鹏	
校对人	魏军杰	魏军杰	
设计人	李成龙	李成龙	
制图人	李成龙	李成龙	

会签栏			
建筑		结构	
给排水		电气	
暖通			

建设单位			
汕头职业技术学院			

工程名称			
汕头职业技术学院 院本部学生宿舍和教学场所防护网加装项目			

项目名称			
汕头职业技术学院 院本部学生宿舍和教学场所防护网加装项目			

图纸名称			
设计说明			

单位出图章			

执业注册章			
设计说明			


工程编号	ZYSJ22003		
阶段	施工图	图号	S-01
版次	A	比例	日期 2022.4



中誉恒信工程咨询有限公司
ZHONGYU HENGXIN ENGINEERING CONSULTING CO. LTD

建筑行业（建筑工程）	甲级
证书编号：A141031658	
市政行业（排水 给水 道路 桥梁）	乙级
风景园林工程设计专项	乙级
人防工程	乙级
工程勘察专业类	乙级

联系电话：0371-53615018
备注：

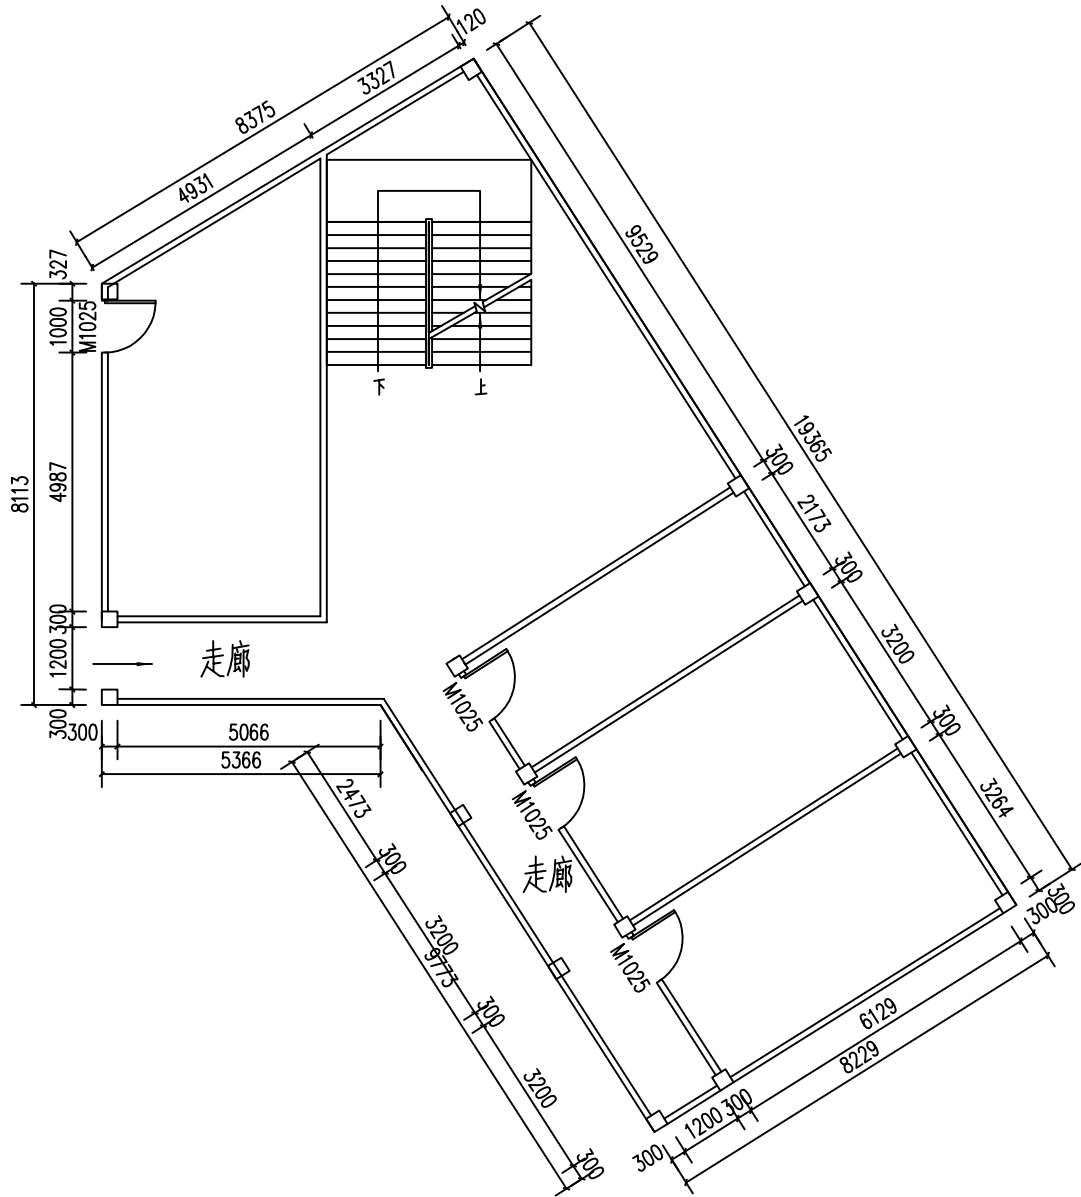

----- 隐形防盗网

独立栋首层平面布置图 1:100

说明：

- 1、本建筑为学生宿舍5号独立栋；

设计签字栏			
审定人	庆鹏彬	左晓娟	
项目负责人	耿宜鹏	耿宜鹏	
专业负责人	耿宜鹏	耿宜鹏	
校对人	魏军杰	魏军杰	
设计人	李成龙	李成龙	
制图人	李成龙	李成龙	

会签栏			
建筑		结构	
给排水		电气	
暖通			

建设单位

汕头职业技术学院

工程名称

汕头职业技术学院
院本部学生宿舍和教学场所防护网加装项目

项目名称

汕头职业技术学院
院本部学生宿舍和教学场所防护网加装项目

图纸名称

独立栋首层平面布置图

单位出图章

执业注册章


工程编号	ZYSJ22003
阶段	施工图
图别	建筑
图号	S-02
版次	A
比例	1:100
日期	2022.4



中誉恒信工程咨询有限公司
ZHONGYUHENGIN ENGINEERING CONSULTING CO. LTD

建筑行业（建筑工程）	甲级
证书编号：A141031658	
市政行业（排水 给水 道路 桥梁）	乙级
风景园林工程设计专项	乙级
人防工程	乙级
工程勘察专业类	乙级

联系电话：0371-53615018
备注：

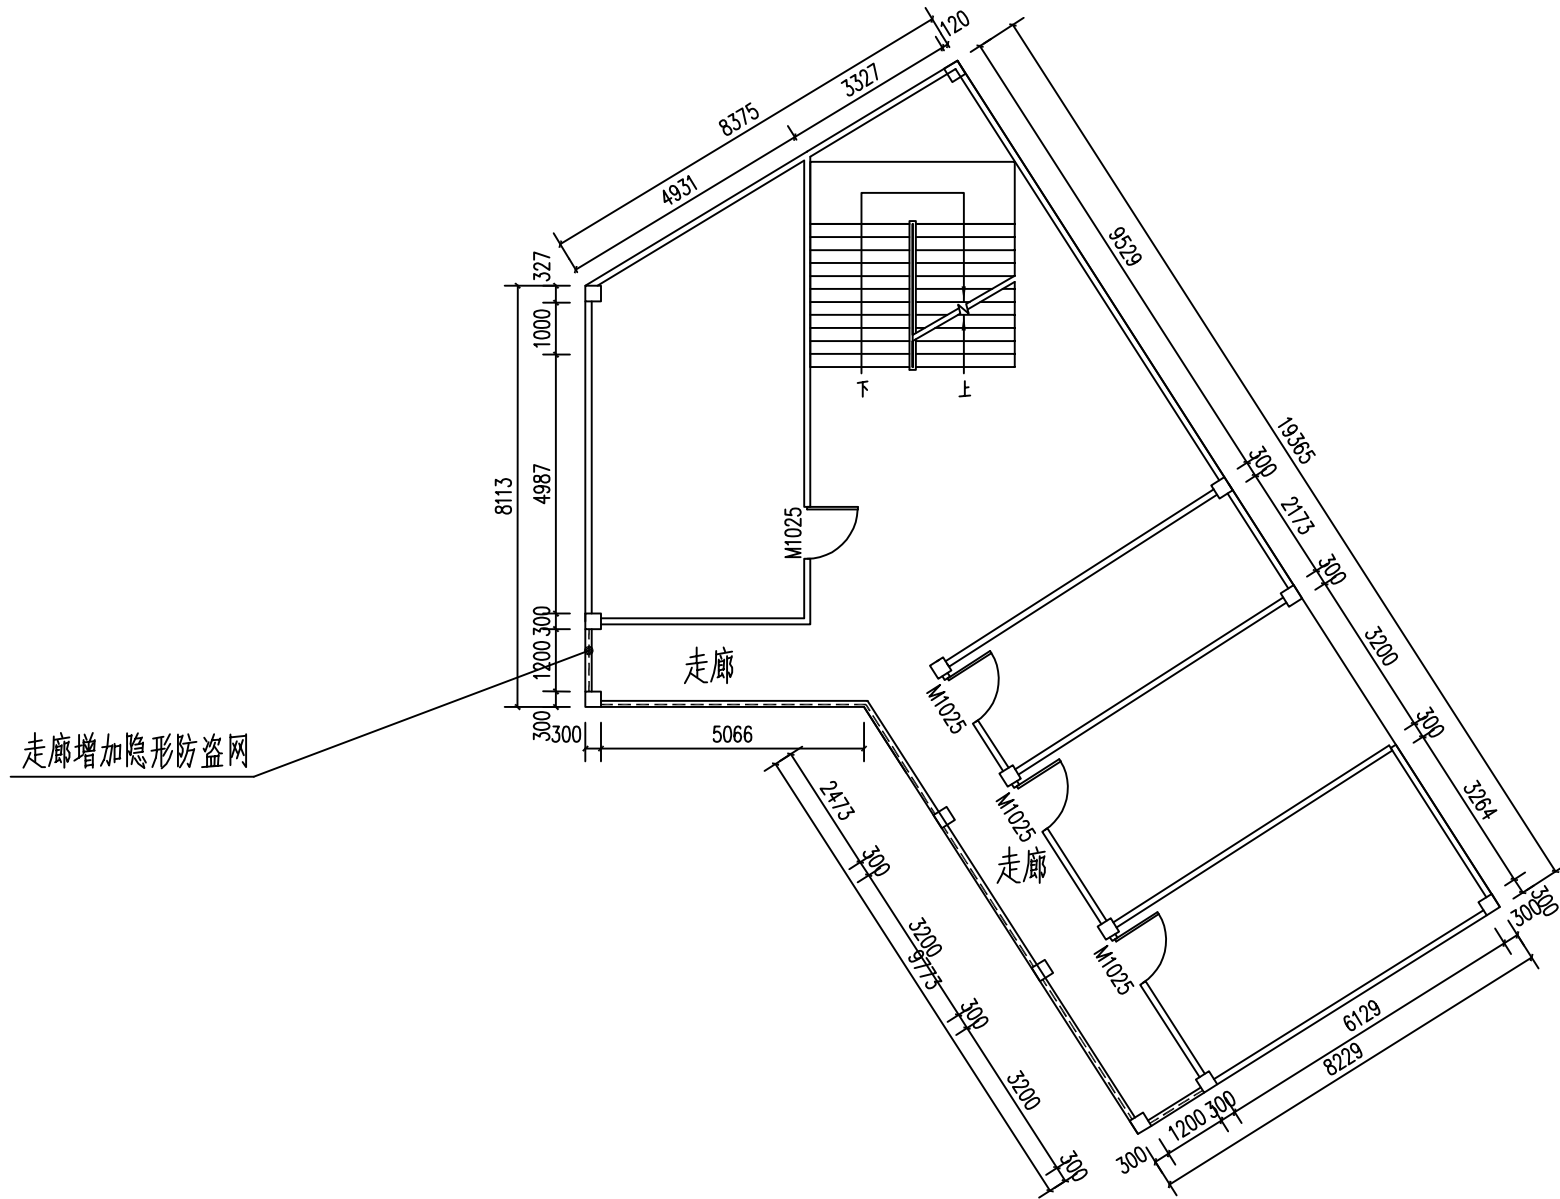

走廊增加隐形防盗网

设计签字栏			
审定人	庆鹏彬	左晓娟	
项目负责人	耿宜鹏	耿宜鹏	
专业负责人	耿宜鹏	耿宜鹏	
校对	魏军杰	耿宜鹏	
设计人	李成龙	李成龙	
制图人	李成龙	李成龙	

会签栏			
建筑		结构	
给排水		电气	
暖通			

建设单位

汕头职业技术学院

工程名称

汕头职业技术学院
院本部学生宿舍和教学场所防护网加装项目

项目名称

汕头职业技术学院
院本部学生宿舍和教学场所防护网加装项目

图纸名称

独立栋2层平面布置图

单位出图章

执业注册章

工程编号 ZYSJ22003

阶段 施工图 图别 建筑 图号 S-03

版次 A 比例 1:100 日期 2022.4

审核人 李成龙

设计人 李成龙

制图人 李成龙

校对 魏军杰

项目负责人 耿宜鹏

审定人 庆鹏彬

中誉恒信工程咨询有限公司

----- 隐形防盗网

独立栋2层平面布置图 1:100

说明：

- 1、本建筑为学生宿舍5号独立栋；
- 2、层高3100mm，走廊安全网净空1650mm，护栏1040mm高；



中誉恒信工程咨询有限公司
ZHONGYUHENGIN ENGINEERING CONSULTING CO. LTD

建筑行业（建筑工程） 甲级
证书编号：A141031658
市政行业（排水 给水 道路 桥梁） 乙级
风景园林工程设计专项 乙级
人防工程 乙级
工程勘察专业类 乙级
联系电话：0371-53615018
备注：

设计签字栏			
审定人	庆鹏彬	左明涛	
项目负责人	耿宜鹏	耿宜鹏	
专业负责人	耿宜鹏	耿宜鹏	
校对人	魏军杰	魏军杰	
设计人	李成龙	李成龙	
制图人	李成龙	李成龙	
会签栏			
建筑		结构	
给排水		电气	
暖通			

建设单位
汕头职业技术学院
工程名称
汕头职业技术学院
院本部学生宿舍和教学场所防护网加装项目
项目名称
汕头职业技术学院
院本部学生宿舍和教学场所防护网加装项目
图纸名称



学生宿舍5#楼A栋3层-B栋2层平面布置图

单位出图章

执业注册章

工程编号	ZYSJ22003
阶段	施工图
图别	建筑
图号	S-04
版次	A
比例	1:100
日期	2022.4

中誉恒信工程咨询有限公司

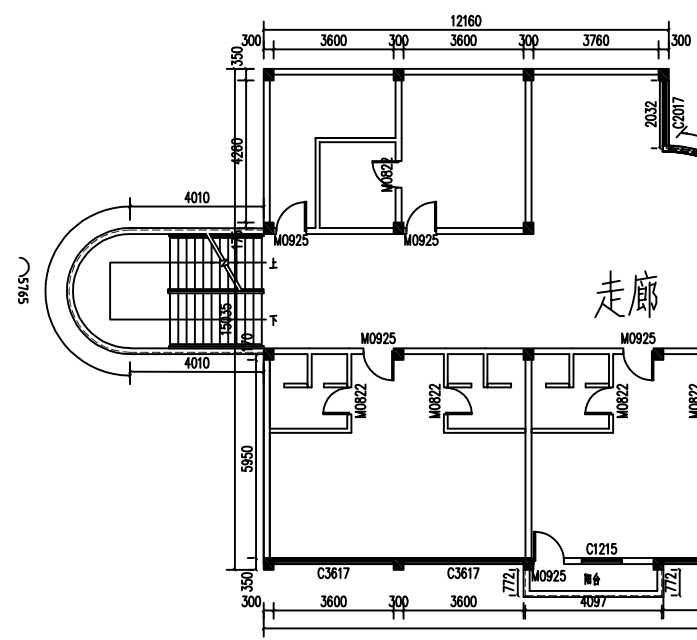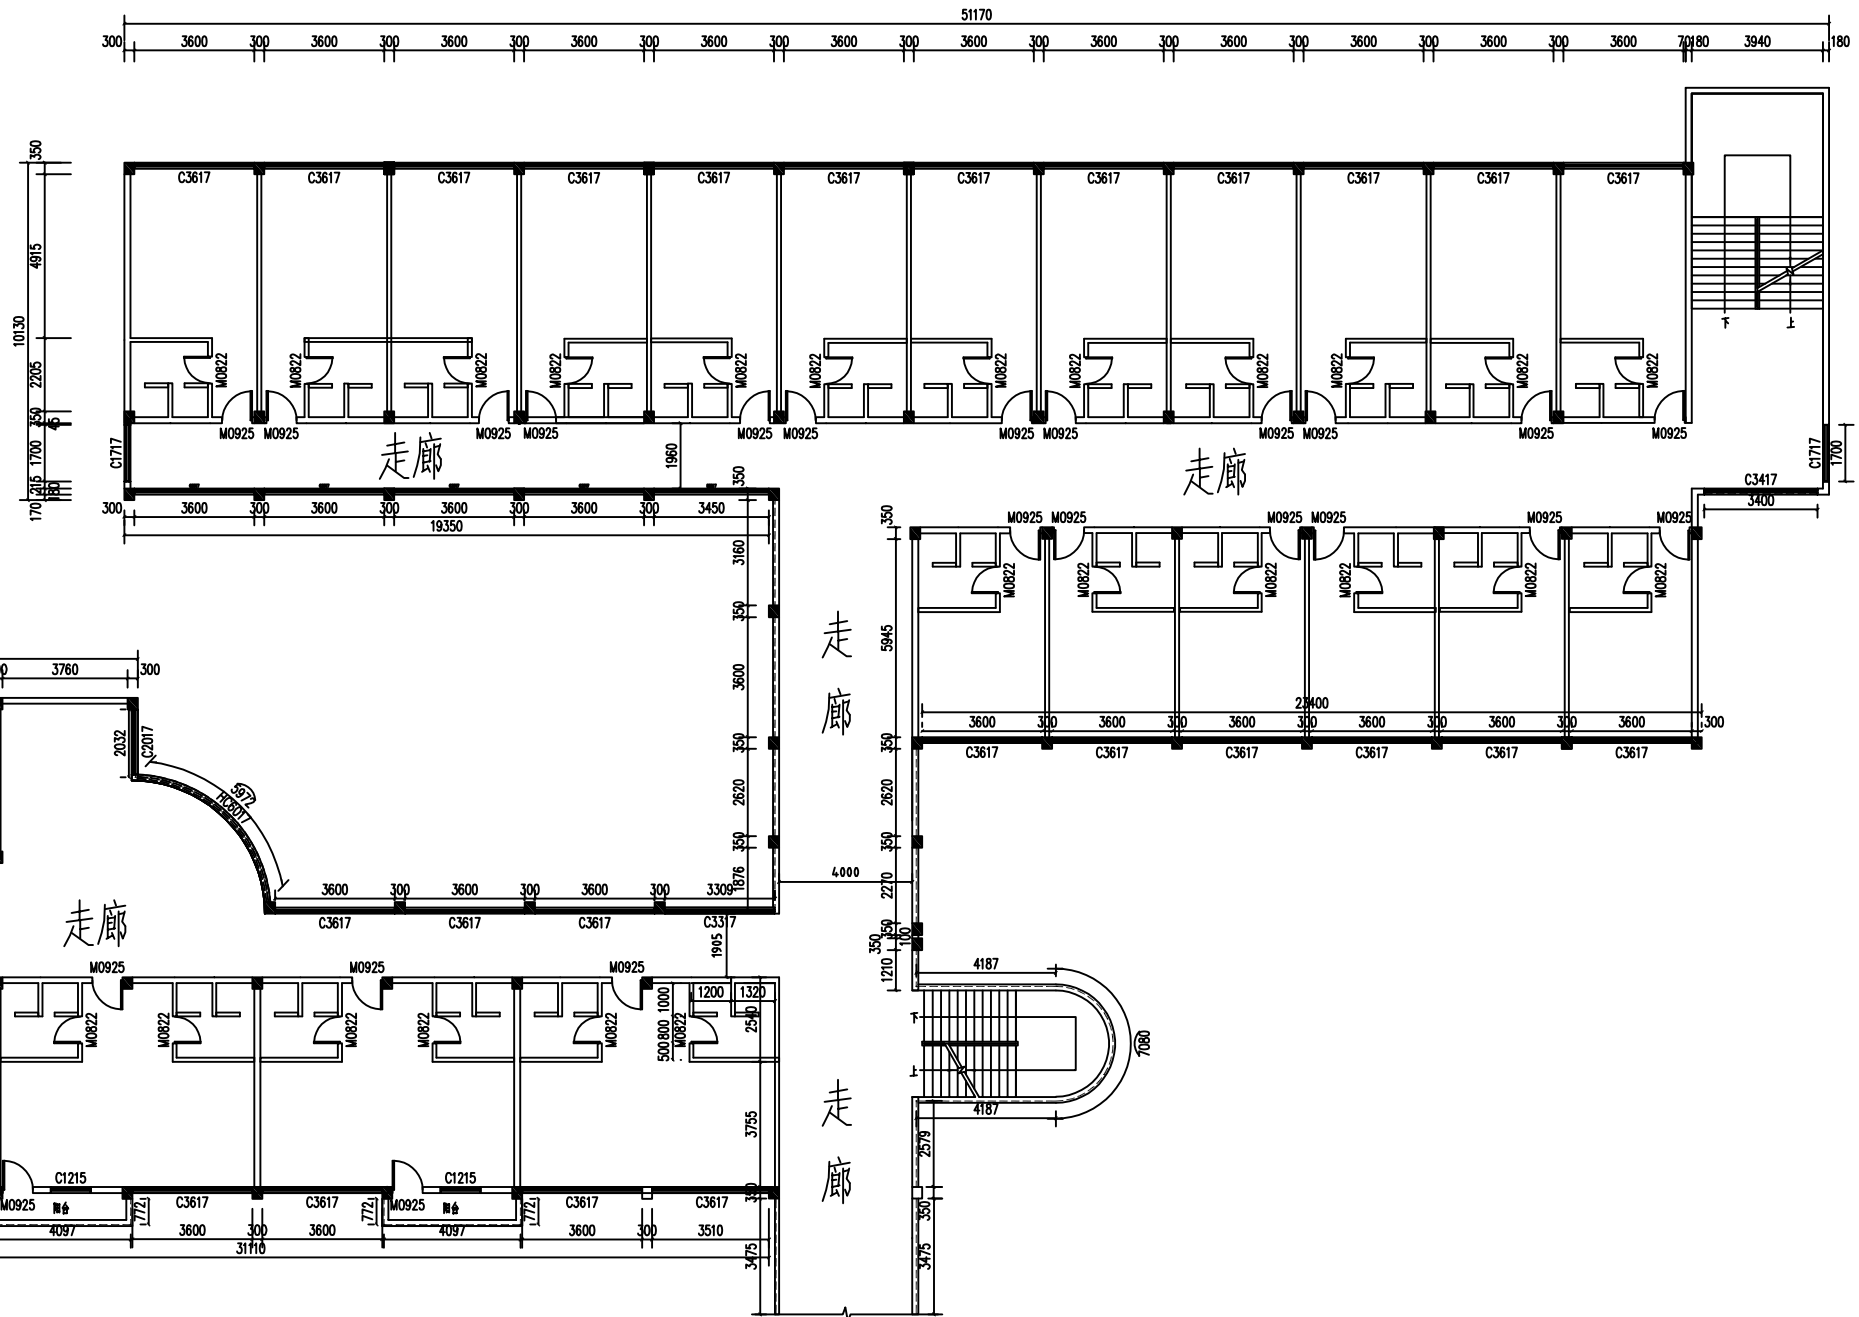

----- 隐形防盗网

说明：


- 1、本建筑为学生宿舍5号A-B栋；
- 2、层高3100mm，走廊安全网净空1650mm，护栏1040mm高；

学生宿舍5#楼A栋3层-B栋2层平面布置图 1:100



中誉恒信工程咨询有限公司
ZHONGYUHENGIN ENGINEERING CONSULTING CO. LTD

建筑行业（建筑工程）	甲级
证书编号：A141031658	
市政行业（排水 给水 道路 桥梁）	乙级
风景园林工程设计专项	乙级
人防工程	乙级
工程勘察专业类	乙级
联系电话：0371-53615018	
备注：	

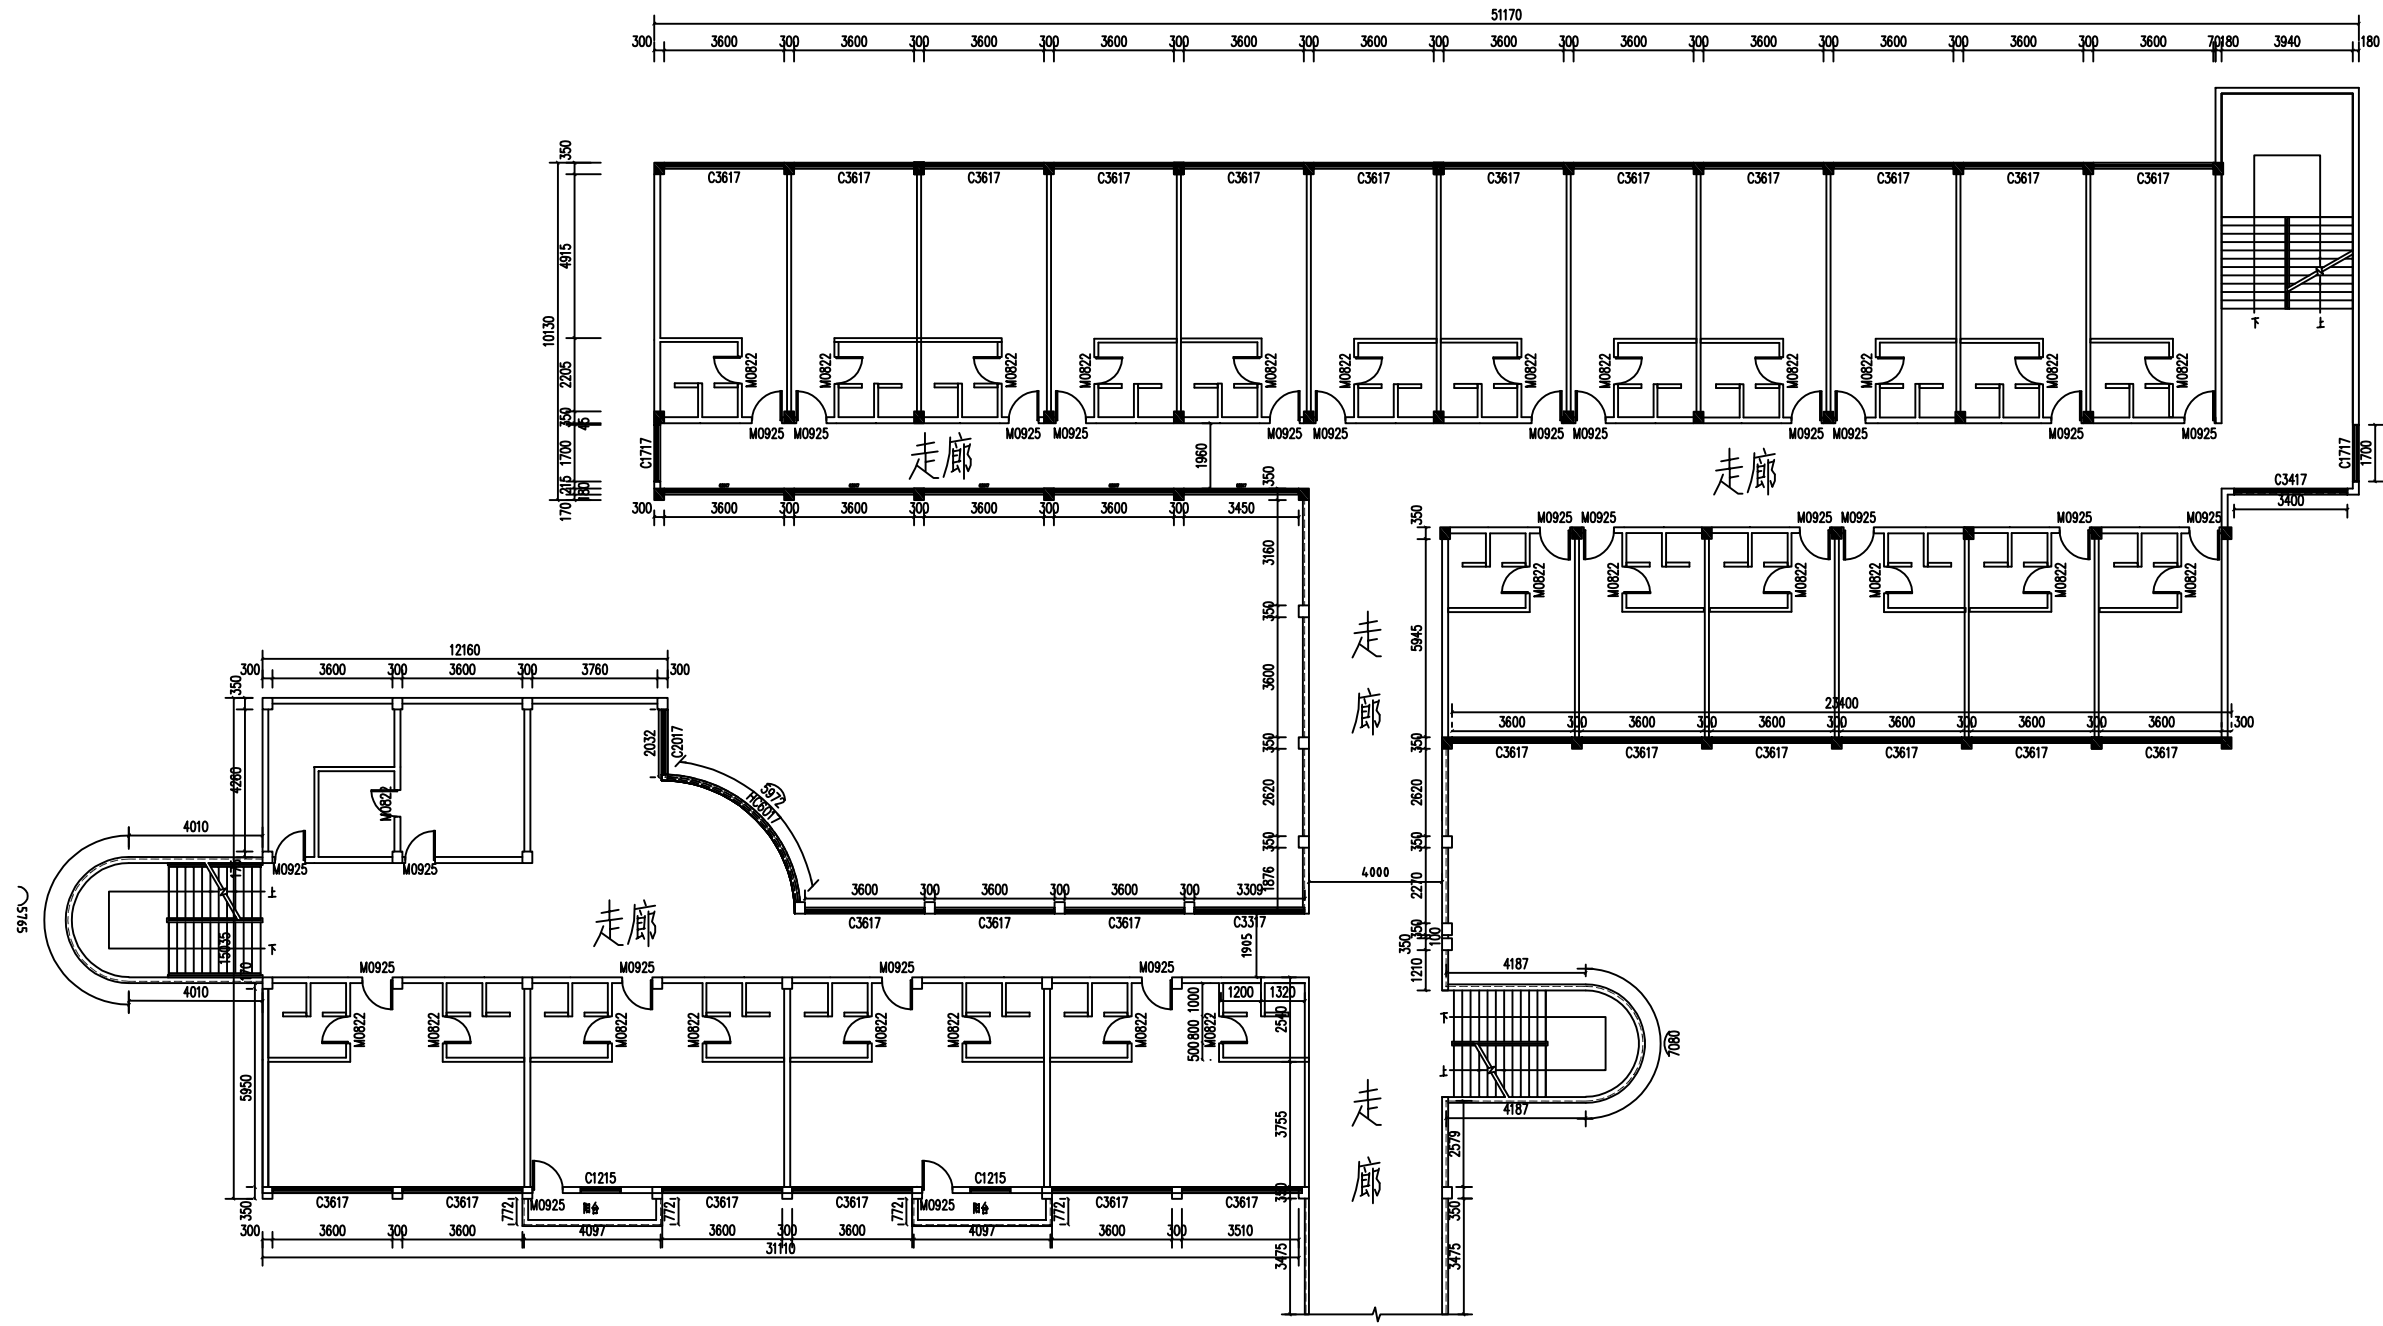

----- 隐形防盗网

说明：

- 1、本建筑为学生宿舍5号A-B栋；
- 2、层高3100mm，走廊安全网净空1650mm，护栏1040mm高；

学生宿舍5#楼A栋4层-B栋3层平面布置图 1:100

设计签字栏			
审定人	庆鹏彬	左明斌	
项目负责人	耿宜鹏	耿宜鹏	
专业负责人	耿宜鹏	耿宜鹏	
校对人	魏军杰	耿宜鹏	
设计人	李成龙	李成龙	
制图人	李成龙	李成龙	

会签栏			
建筑		结构	
给排水		电气	
暖通			

建设单位

汕头职业技术学院

工程名称

汕头职业技术学院
院本部学生宿舍和教学场所防护网加装项目

项目名称

汕头职业技术学院
院本部学生宿舍和教学场所防护网加装项目

图纸名称

学生宿舍5#楼A栋4层-B栋3层平面布置图

单位出图章

执业注册章


工程编号	ZYSJ22003
阶段	施工图
图别	建筑
图号	5-05
版次	A
比例	1:100
日期	2022.4



中誉恒信工程咨询有限公司
ZHONGYUHENGIN ENGINEERING CONSULTING CO. LTD

建筑行业（建筑工程）	甲级
证书编号：A141031658	
市政行业（排水 给水 道路 桥梁）	乙级
风景园林工程设计专项	乙级
人防工程	乙级
工程勘察专业类	乙级

联系电话：0371-53615018
备注：

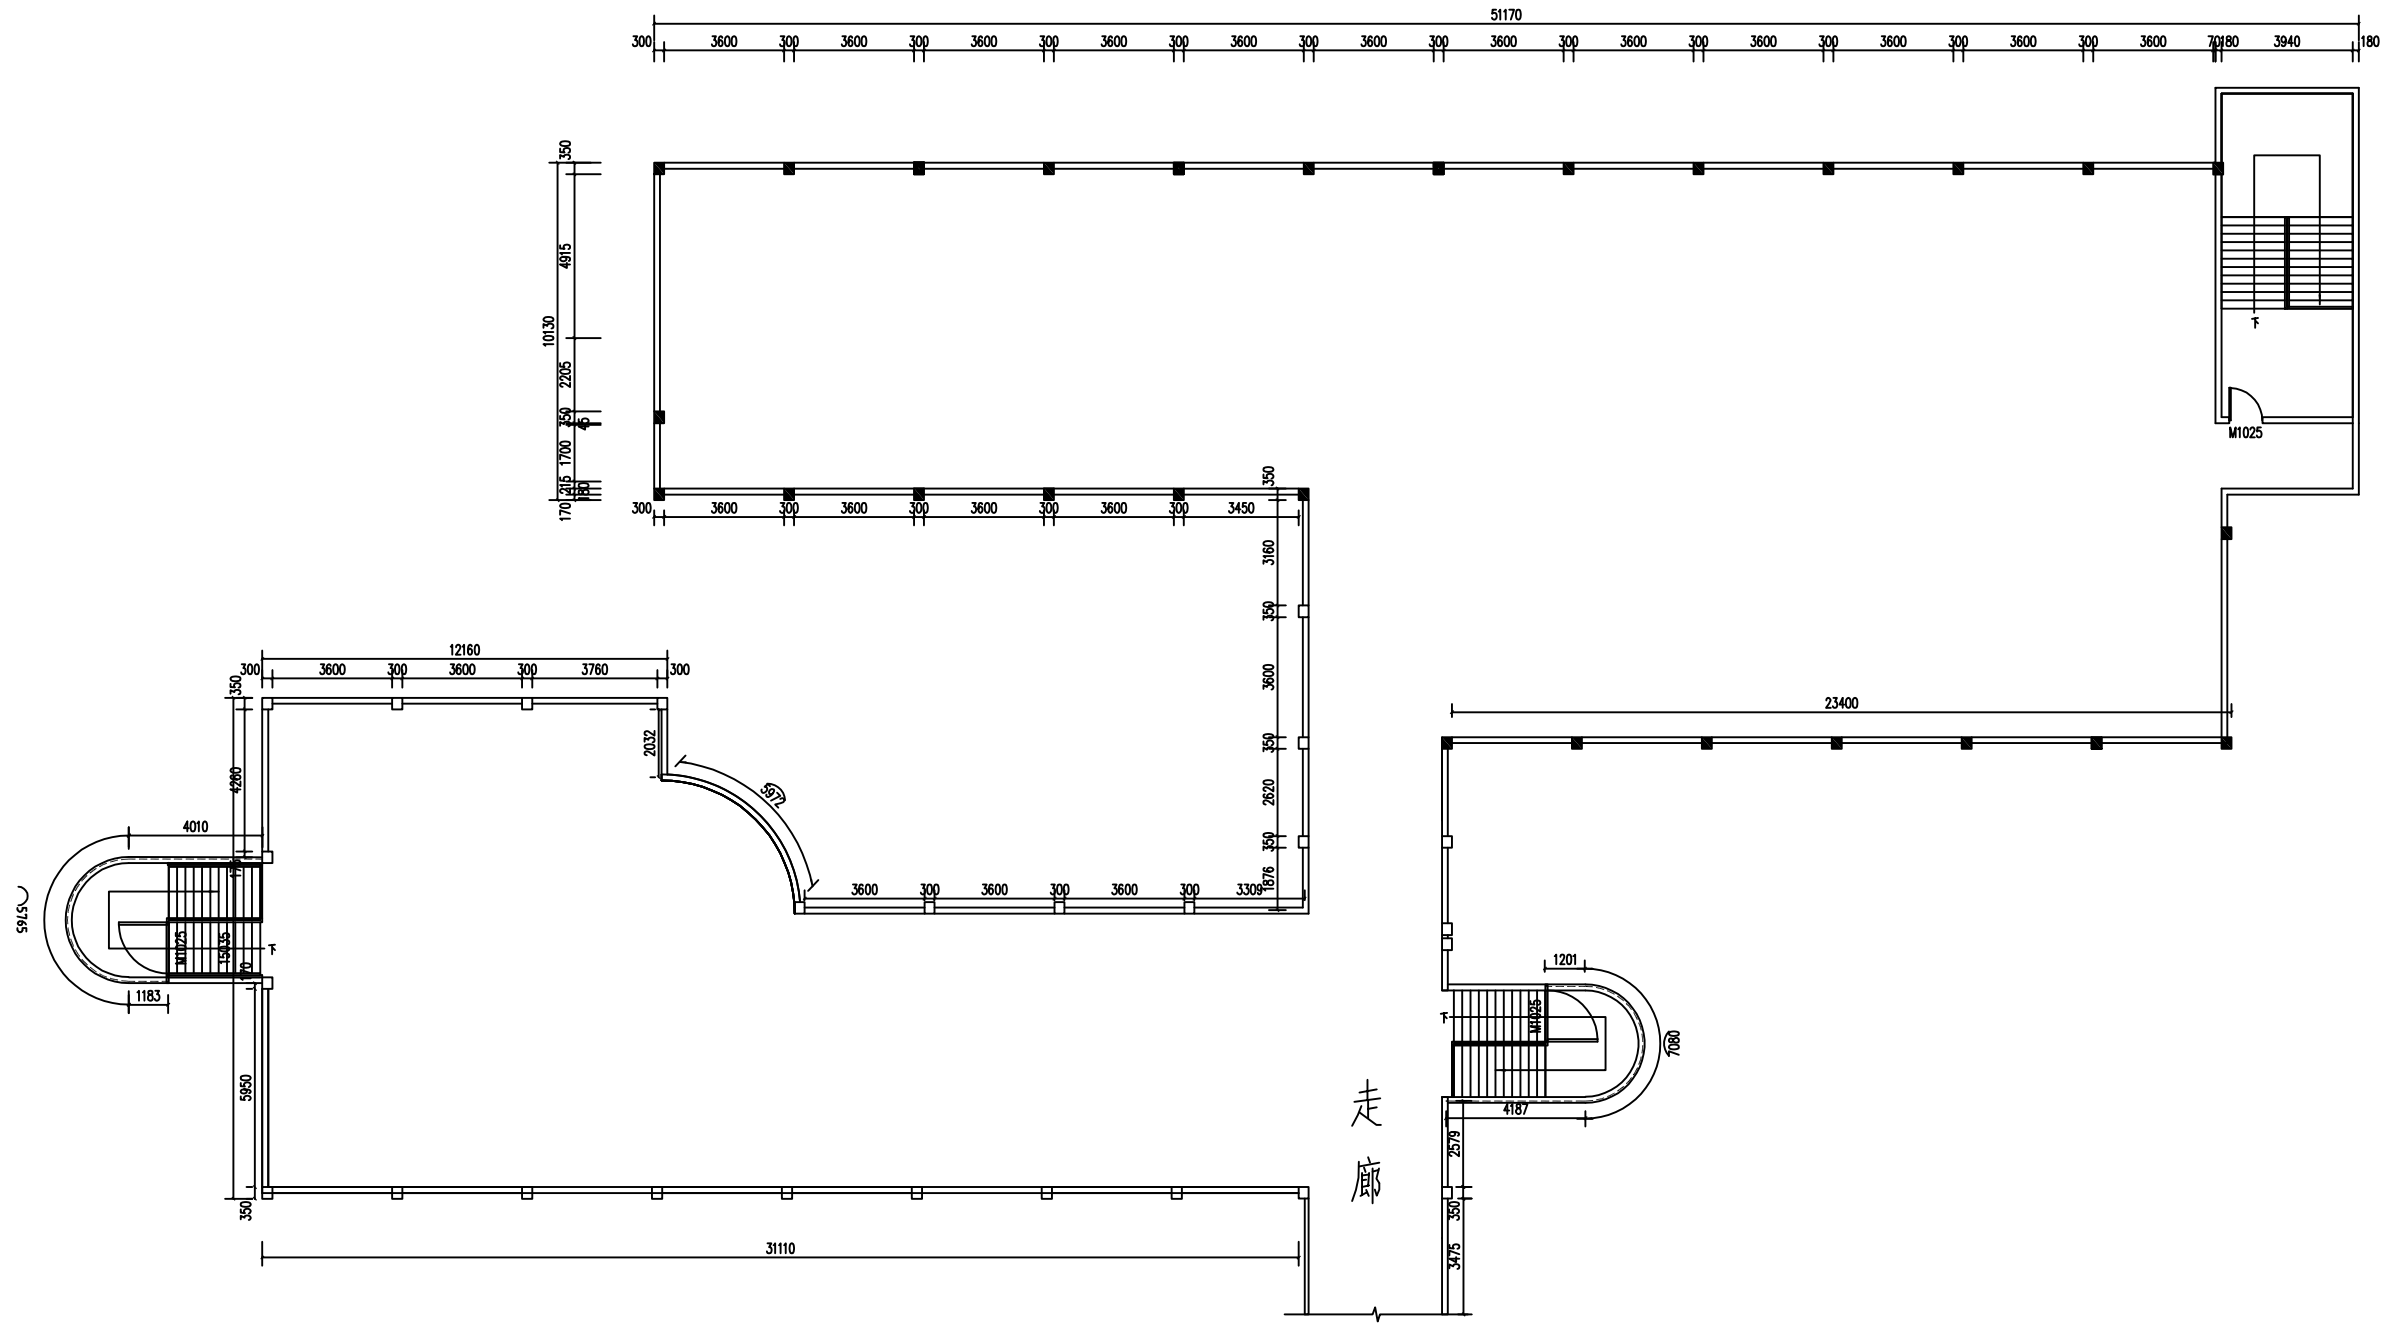

----- 隐形防盗网

说明：

- 1、本建筑为学生宿舍5号A-B栋天面层；
- 2、护栏1040mm高；

学生宿舍5#楼A-B栋天面层平面布置图 1:100

设计签字栏			
审定人	庆鹏彬	左晓娟	
项目负责人	耿宜鹏	耿宜鹏	
专业负责人	耿宜鹏	耿宜鹏	
校对	魏军杰	魏军杰	
设计人	李成龙	李成龙	
制图人	李成龙	李成龙	

会签栏			
建筑		结构	
给排水		电气	
暖通			

建设单位
汕头职业技术学院

工程名称
汕头职业技术学院
院本部学生宿舍和教学场所防护网加装项目

项目名称
汕头职业技术学院
院本部学生宿舍和教学场所防护网加装项目

图纸名称
学生宿舍5#楼A-B栋天面层平面布置图

单位出图章

执业注册章

工程编号
ZYSJ22003

阶段	施工图	图别	建筑	图号	5-06
版次	A	比例	1:100	日期	2022.4


编制人：李成龙 审核人：耿宜鹏 设计人：李成龙



中誉恒信工程咨询有限公司
ZHONGYUHENGIN ENGINEERING CONSULTING CO.,LTD

建筑行业（建筑工程） 甲级
证书编号：A141031658
市政行业（排水 给水 道路 桥梁） 乙级
风景园林工程设计专项 乙级
人防工程 乙级
工程勘察专业类 乙级

联系电话：0371-53615018
备注：

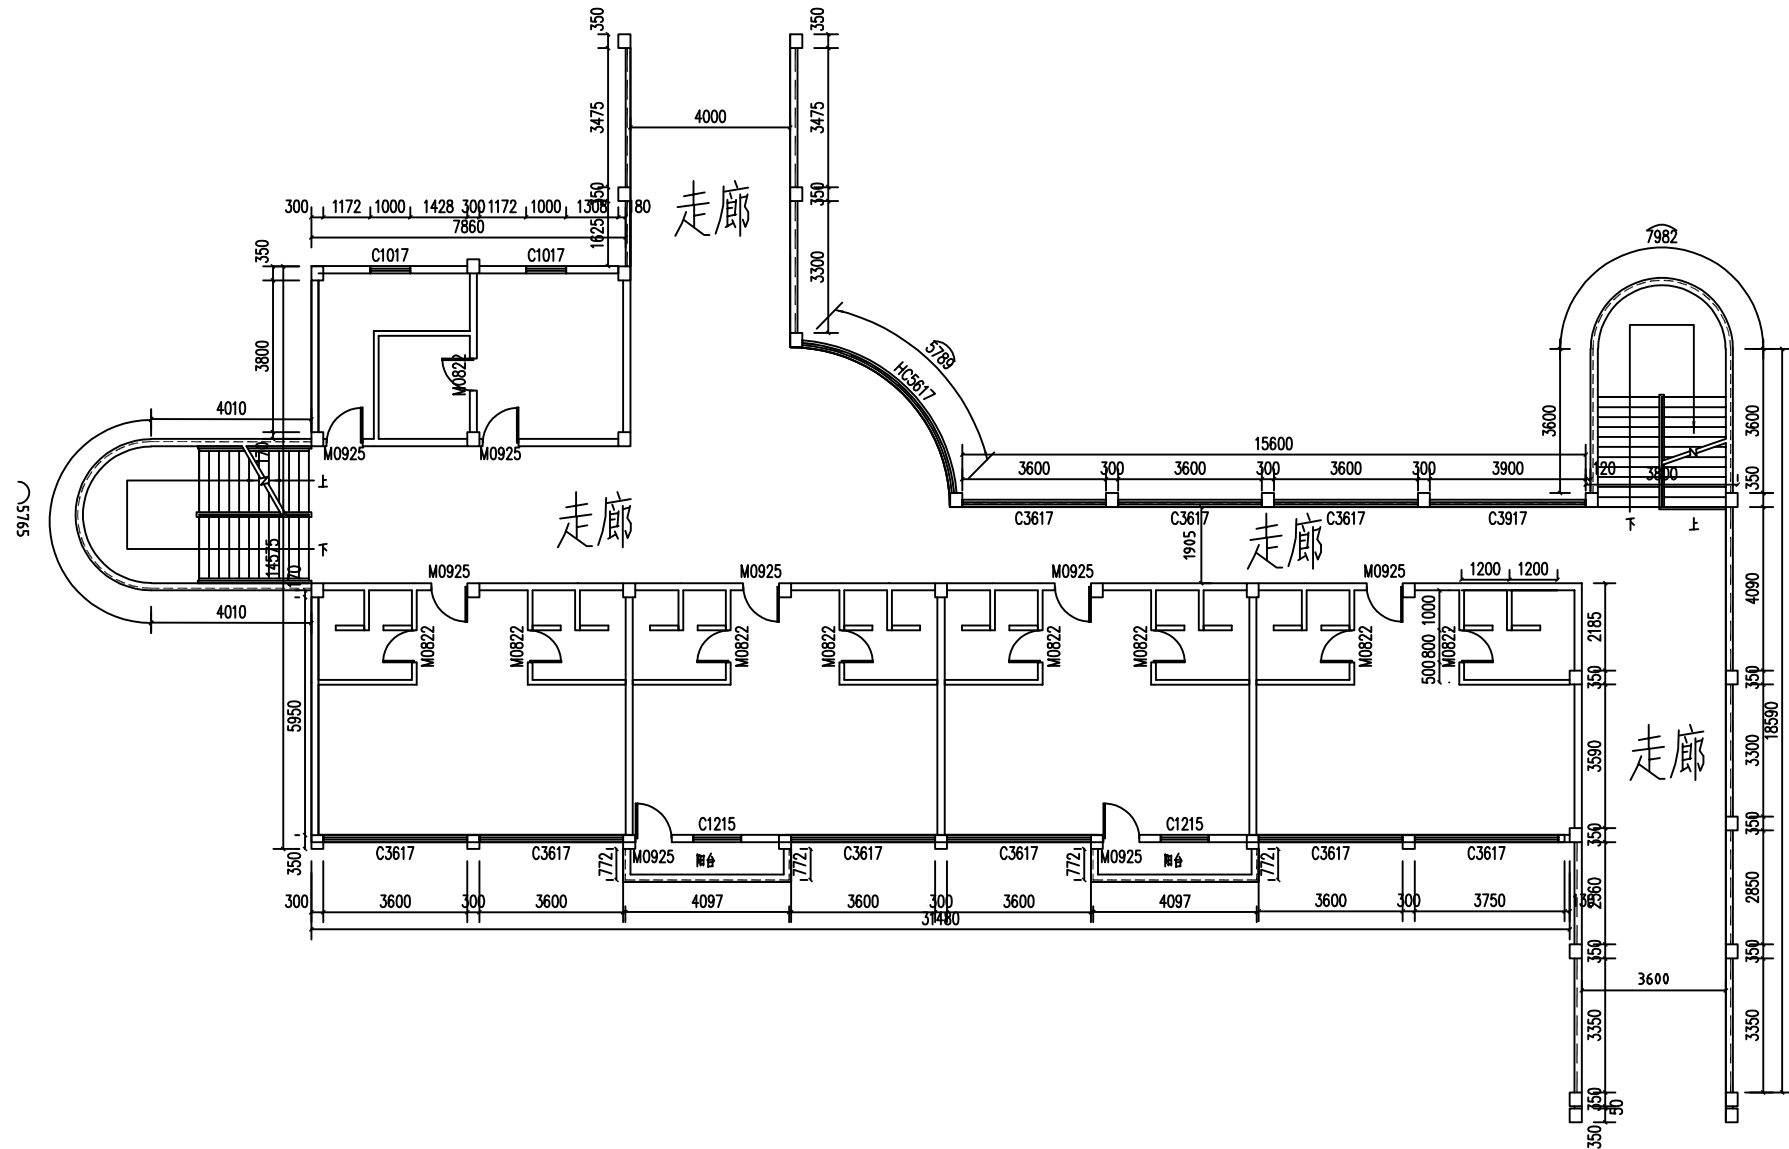

----- 隐形防盗网

学生宿舍5#楼C栋2层平面布置图 1:100

说明：

- 1、本建筑为学生宿舍5号C栋；
- 2、层高3100mm，走廊安全网净空1650mm，护栏1040mm高；

设计签字栏			
审定人	庆鹏彬	左晓彤	
项目负责人	耿宜鹏	耿宜鹏	
专业负责人	耿宜鹏	耿宜鹏	
校对人	魏军杰	魏军杰	
设计人	李成龙	李成龙	
制图人	李成龙	李成龙	

会签栏			
建筑		结构	
给排水		电气	
暖通			

建设单位
汕头职业技术学院

工程名称
汕头职业技术学院
院本部学生宿舍和教学场所防护网加装项目

项目名称
汕头职业技术学院
院本部学生宿舍和教学场所防护网加装项目

图纸名称
学生宿舍5#楼C栋2层平面布置图

单位出图章

执业注册章

工程编号
ZYSJ22003

阶段
施工图

图别
建筑

图号
S-07

版次
A

比例
1:100

日期
2022.4

比例
1:100


日期
2022.4



中誉恒信工程咨询有限公司
ZHONGYUHENGIN ENGINEERING CONSULTING CO.,LTD

建筑行业（建筑工程） 甲级
证书编号：A141031658
市政行业（排水 给水 道路 桥梁） 乙级
风景园林工程设计专项 乙级
人防工程 乙级
工程勘察专业类 乙级

联系电话：0371-53615018
备注：

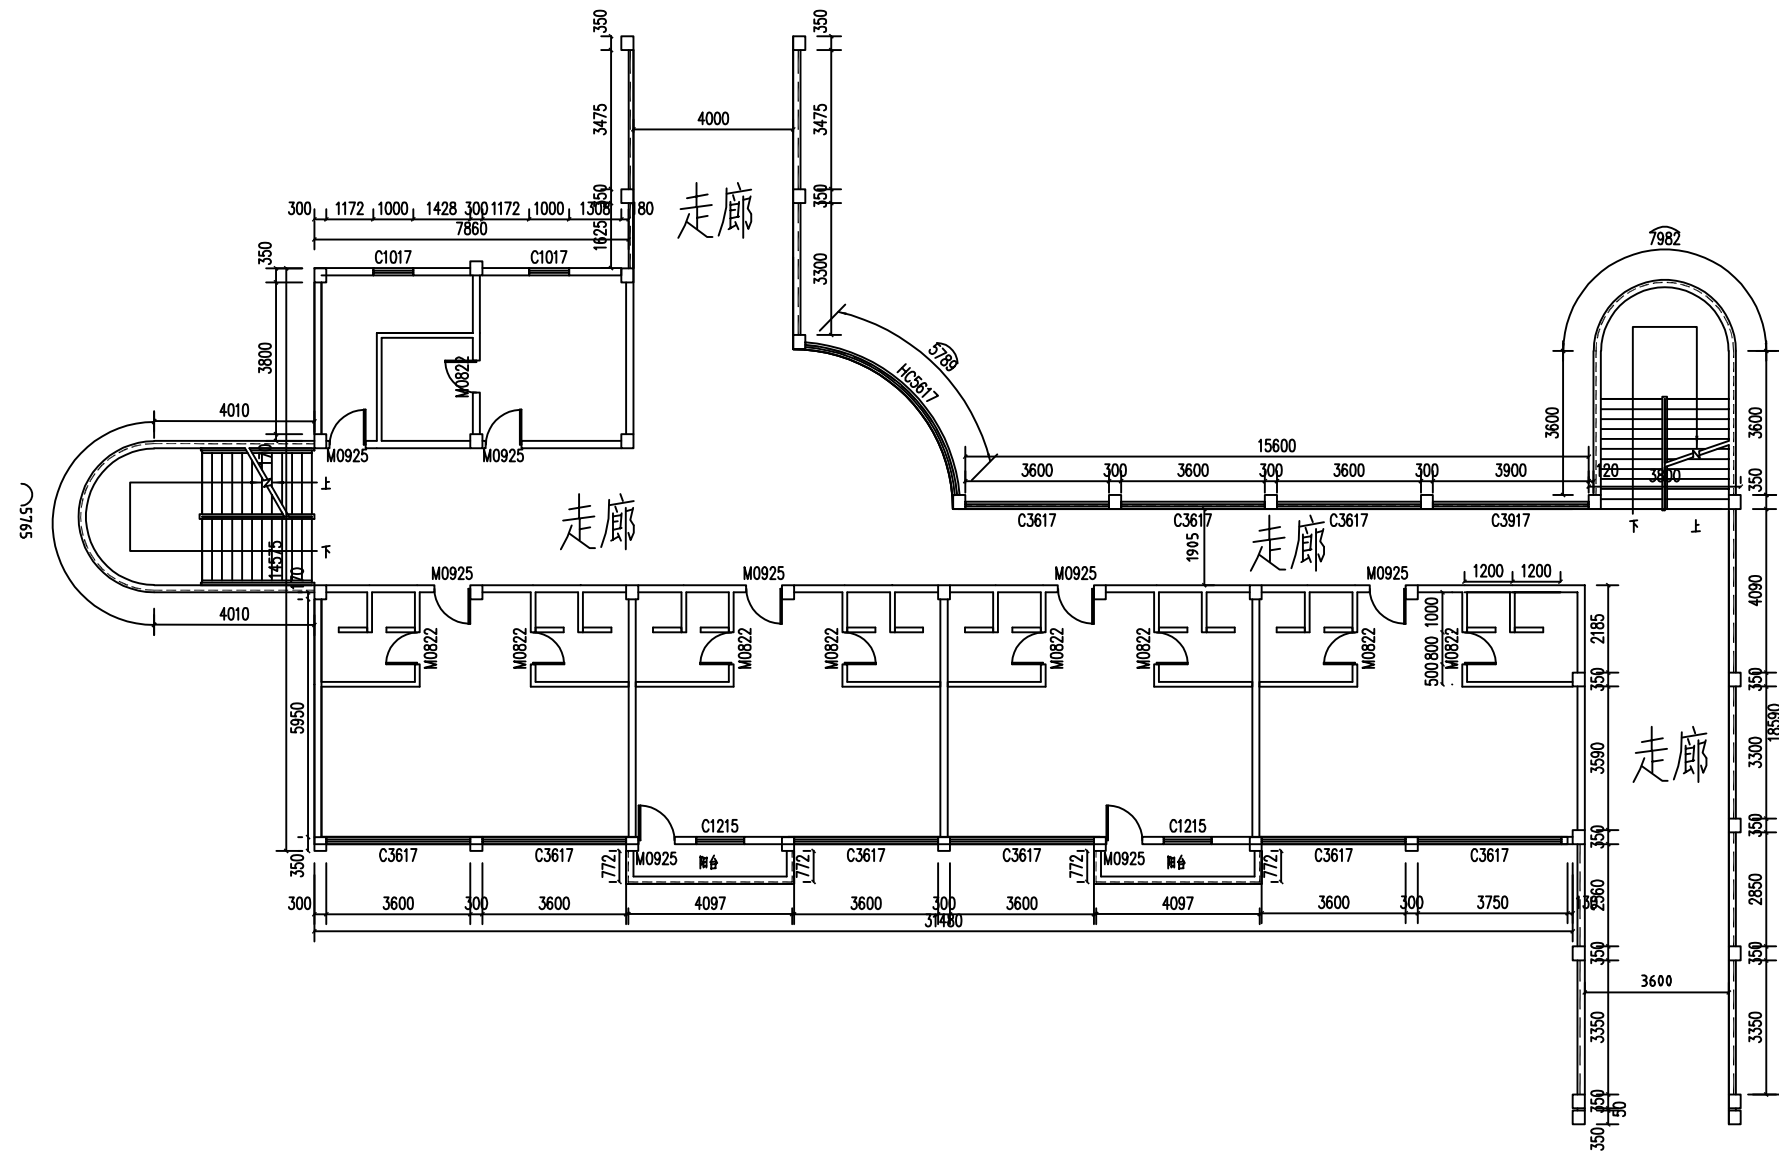

学生宿舍5#楼C栋3层平面布置图 1:100

说明：

- 1、本建筑为学生宿舍5号C栋；
- 2、层高3100mm，走廊安全网净空1650mm，护栏1040mm高；

设计签字栏			
审定人	庆鹏彬	王彬	
项目负责人	耿宜鹏	耿宜鹏	
专业负责人	耿宜鹏	耿宜鹏	
校对人	魏军杰	魏军杰	
设计人	李成龙	李成龙	
制图人	李成龙	李成龙	

会签栏			
建筑		结构	
给排水		电气	
暖通			

建设单位

汕头职业技术学院

工程名称

汕头职业技术学院
院本部学生宿舍和教学场所防护网加装项目

项目名称

汕头职业技术学院
院本部学生宿舍和教学场所防护网加装项目

图纸名称

学生宿舍5#楼C栋3层平面布置图

单位出图章

执业注册章

工程编号	ZYSJ22003
阶段	施工图
图别	建筑
图号	S-08
版次	A
比例	1:100
日期	2022.4


中誉恒信工程咨询有限公司



中誉恒信工程咨询有限公司
ZHONGYUHENGIN ENGINEERING CONSULTING CO.,LTD

建筑行业（建筑工程） 甲级
证书编号：A141031658
市政行业（排水 给水 道路 桥梁） 乙级
风景园林工程设计专项 乙级
人防工程 乙级
工程勘察专业类 乙级

联系电话：0371-53615018
备注：

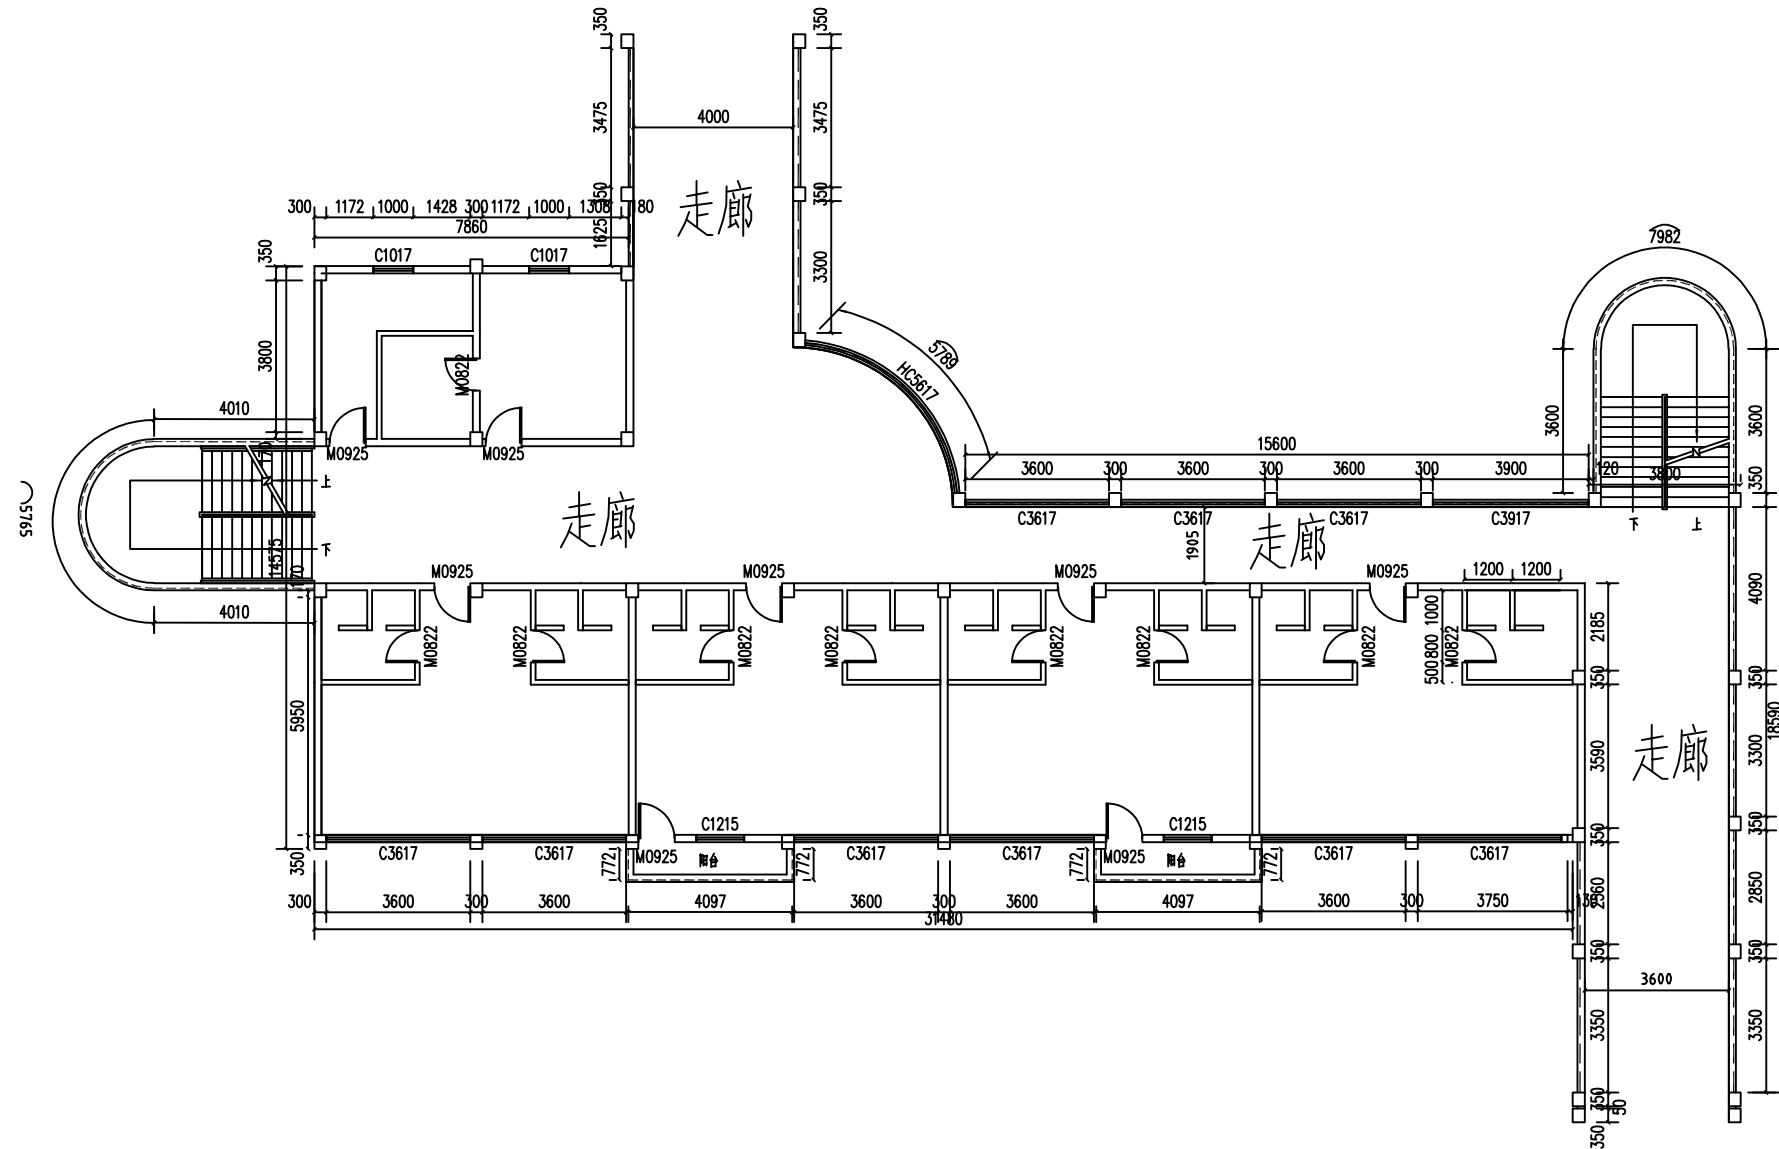

学生宿舍5#楼C栋4层平面布置图 1:100

说明：

- 1、本建筑为学生宿舍5号C栋；
- 2、层高3100mm，走廊安全网净空1650mm，护栏1040mm高；

设计签字栏			
审定人	庆鹏彬	左晓娟	
项目负责人	耿宜鹏	耿宜鹏	
专业负责人	耿宜鹏	耿宜鹏	
校对人	魏军杰	耿宜鹏	
设计人	李成龙	李成龙	
制图人	李成龙	李成龙	

会签栏			
建筑		结构	
给排水		电气	
暖通			

建设单位

汕头职业技术学院

工程名称

汕头职业技术学院
院本部学生宿舍和教学场所防护网加装项目

项目名称

汕头职业技术学院
院本部学生宿舍和教学场所防护网加装项目

图纸名称

学生宿舍5#楼C栋4层平面布置图

单位出图章

执业注册章

工程编号 ZYSJ22003

阶段 施工图 图别 建筑 图号 S-09

版次 A 比例 1:100 日期 2022.4


中誉恒信工程咨询有限公司



中誉恒信工程咨询有限公司
ZHONGYUHENGIN ENGINEERING CONSULTING CO. LTD

建筑行业（建筑工程）	甲级
证书编号：A141031658	
市政行业（排水 给水 道路 桥梁）	乙级
风景园林工程设计专项	乙级
人防工程	乙级
工程勘察专业类	乙级

联系电话：0371-53615018
备注：

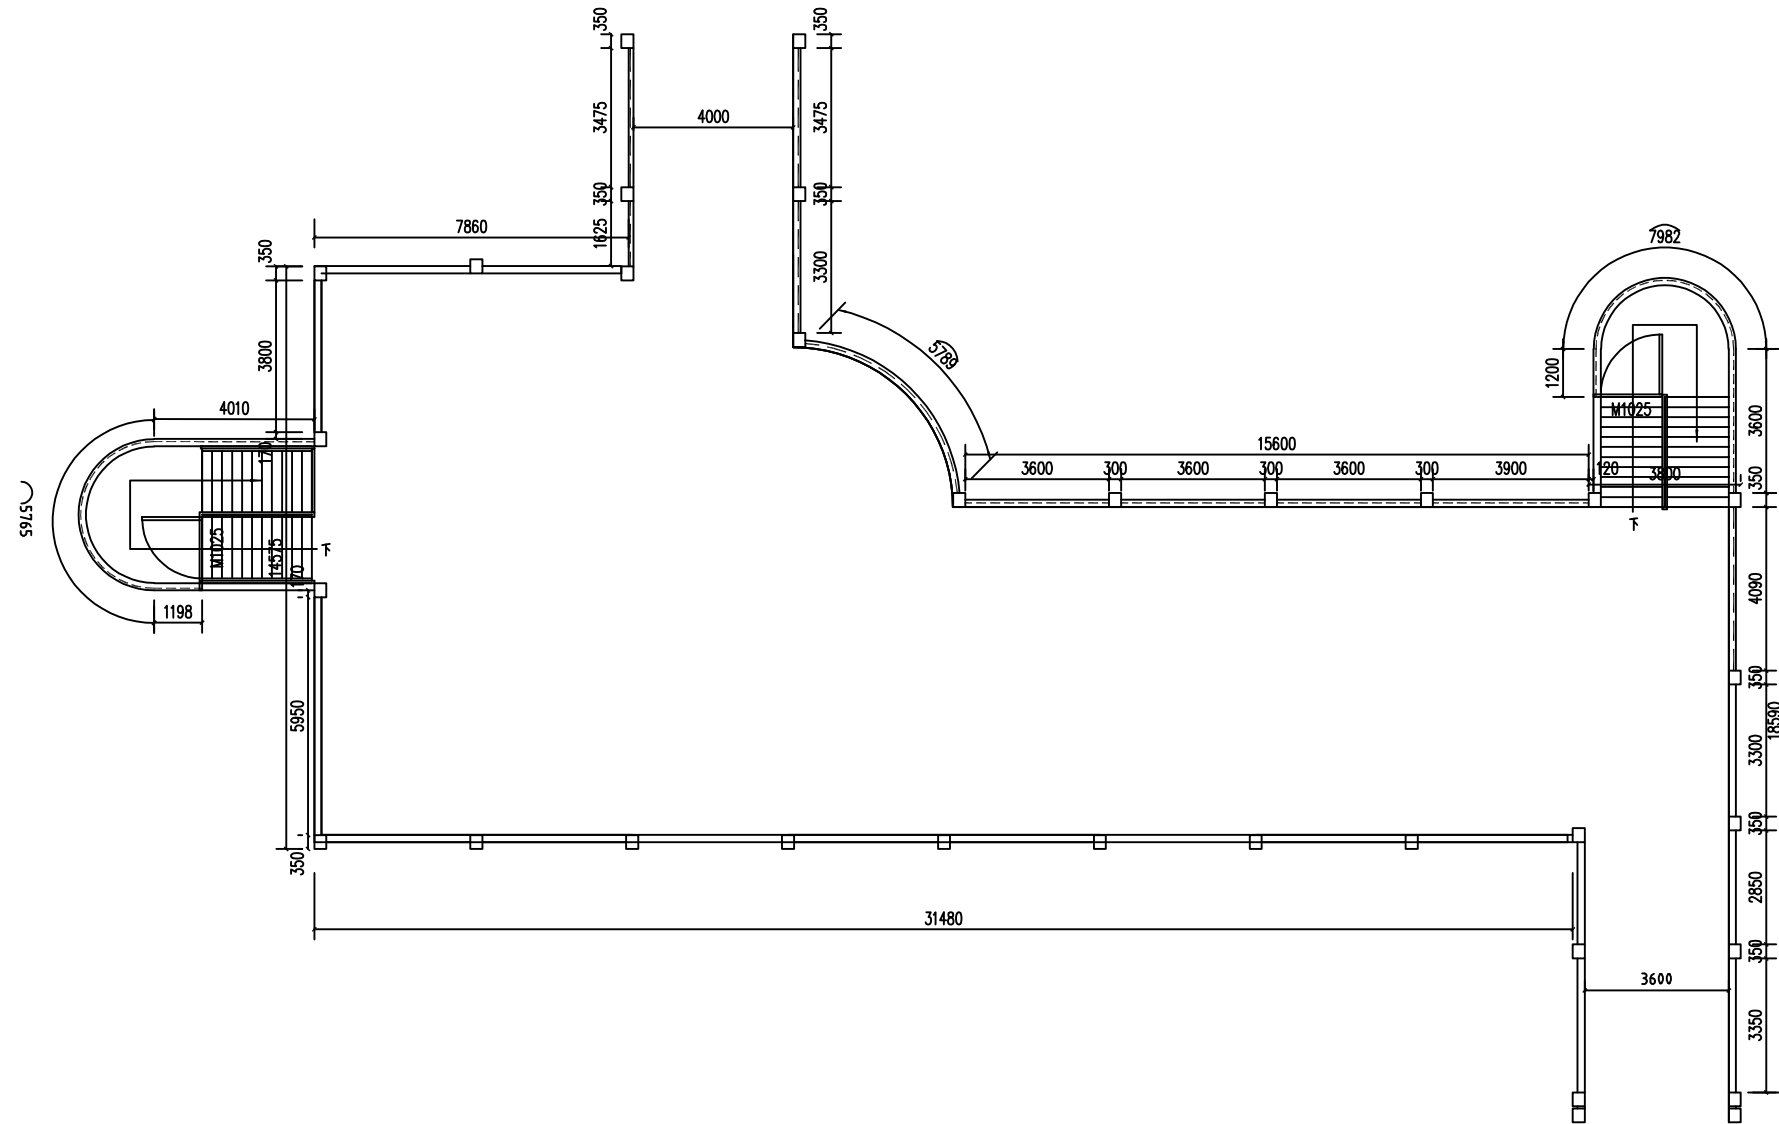

学生宿舍5#楼C栋天面层平面布置图 1:100

说明：

- 1、本建筑为学生宿舍5号C栋天面层；
- 2、护栏1040m高；

设计签字栏			
审定人	庆鹏彬	左明坤	
项目负责人	耿宜鹏	耿宜鹏	
专业负责人	耿宜鹏	耿宜鹏	
校对人	魏军杰	魏军杰	
设计人	李成龙	李成龙	
制图人	李成龙	李成龙	

会签栏			
建筑		结构	
给排水		电气	
暖通			

建设单位
汕头职业技术学院

工程名称
汕头职业技术学院
院本部学生宿舍和教学场所防护网加装项目

项目名称
汕头职业技术学院
院本部学生宿舍和教学场所防护网加装项目

图纸名称
学生宿舍5#楼C栋天面层平面布置图

单位出图章

执业注册章

工程编号	ZYSJ22003
阶段	施工图
图别	建筑
图号	S-10
版次	A
比例	1:100
日期	2022.4


编制人：李成龙 审核人：魏军杰 设计人：李成龙



中誉恒信工程咨询有限公司
ZHONGYUHENGIN ENGINEERING CONSULTING CO. LTD

建筑行业（建筑工程）	甲级
证书编号：A141031658	
市政行业（排水 给水 道路 桥梁）	乙级
风景园林工程设计专项	乙级
人防工程	乙级
工程勘察专业类	乙级

联系电话：0371-53615018
备注：

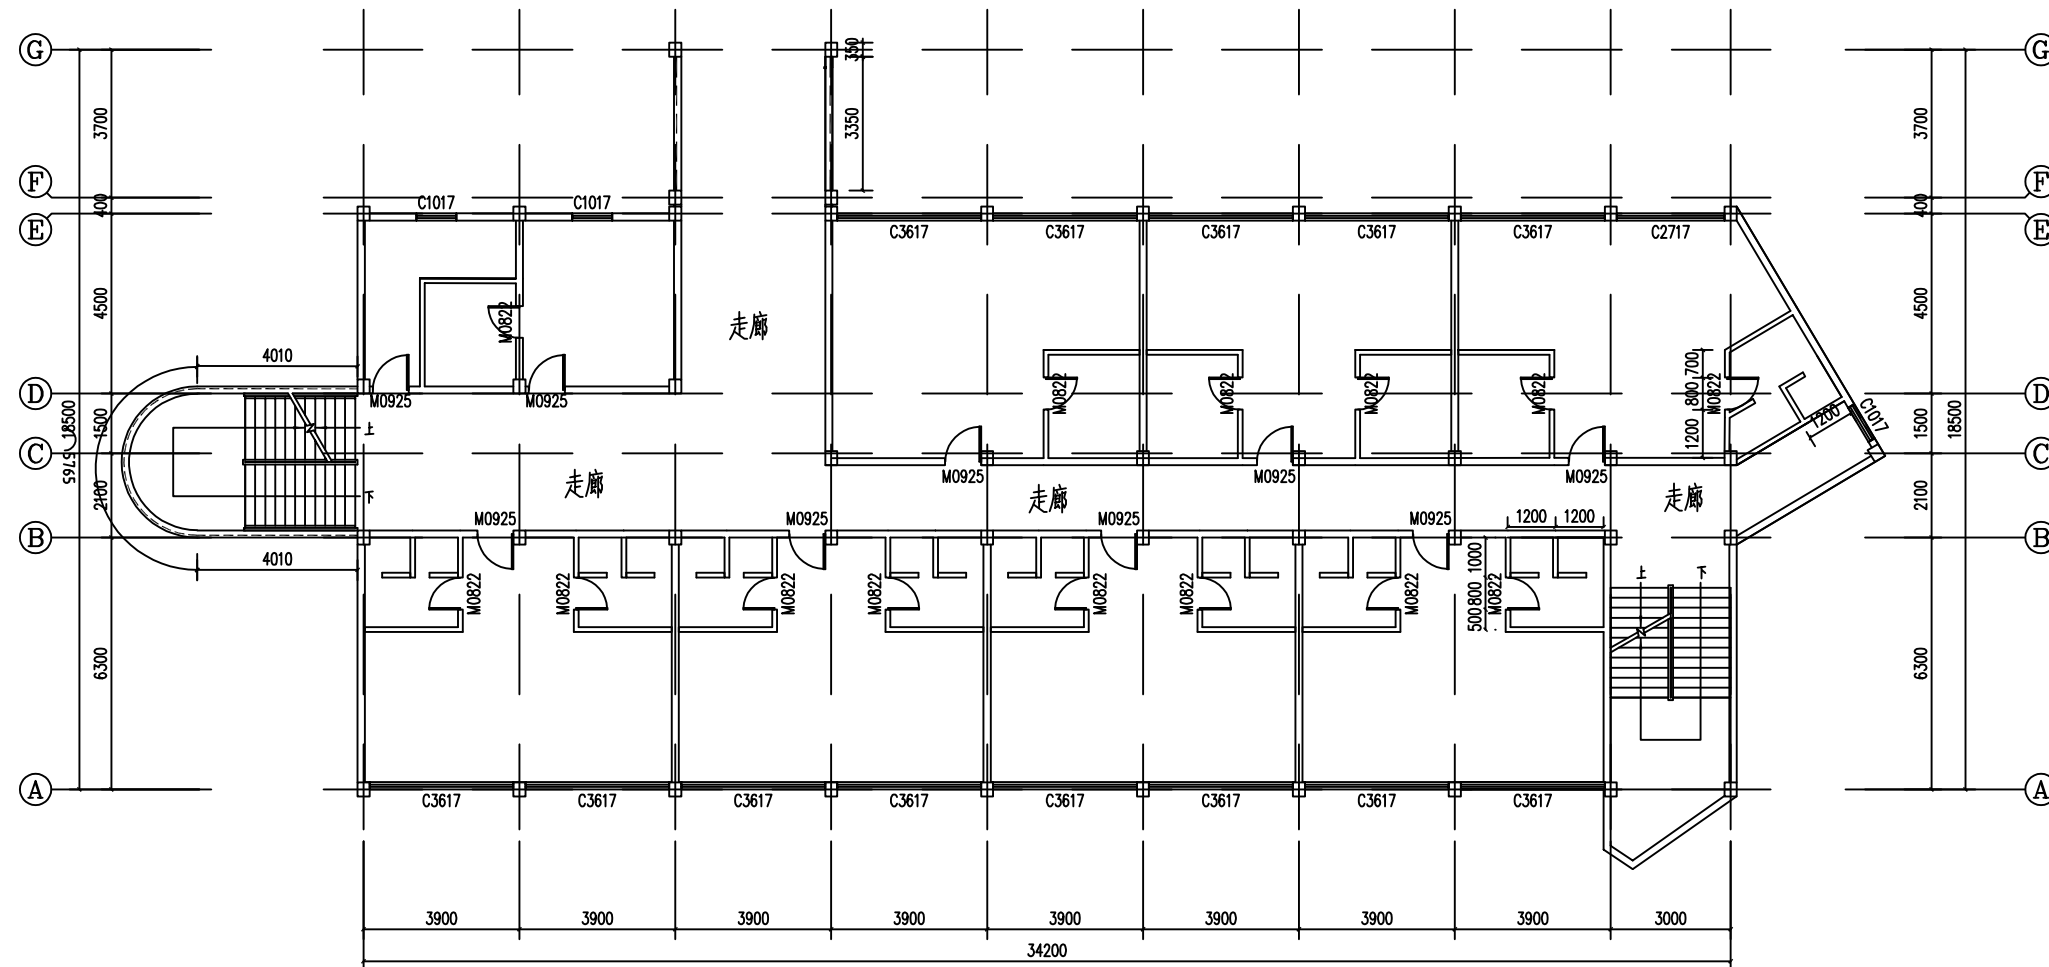

----- 隐形防盗网

说明：

- 1、本建筑为学生宿舍5号宿舍D栋；
- 2、层高3100mm，走廊安全网净空1650mm，护栏1040mm高；

学生宿舍5#楼D栋2层平面布置图 1:100

设计签字栏			
审定人	庆鹏彬	左晓彤	
项目负责人	耿宜鹏	耿宜鹏	
专业负责人	耿宜鹏	耿宜鹏	
校对人	魏军杰	魏军杰	
设计人	李成龙	李成龙	
制图人	李成龙	李成龙	

会签栏			
建筑		结构	
给排水		电气	
暖通			

建设单位

汕头职业技术学院

工程名称

汕头职业技术学院
院本部学生宿舍和教学场所防护网加装项目

项目名称

汕头职业技术学院
院本部学生宿舍和教学场所防护网加装项目

图纸名称

学生宿舍5#楼D栋2层平面布置图

单位出图章

执业注册章

工程编号	ZYSJ22003
阶段	施工图
图别	建筑
图号	S- 11
版次	A
比例	1:100
日期	2022.4


中誉恒信工程咨询有限公司



中誉恒信工程咨询有限公司
ZHONGYUHENGIN ENGINEERING CONSULTING CO. LTD

建筑行业（建筑工程）	甲级
证书编号：A141031658	
市政行业（排水 给水 道路 桥梁）	乙级
风景园林工程设计专项	乙级
人防工程	乙级
工程勘察专业类	乙级

联系电话：0371-53615018
备注：

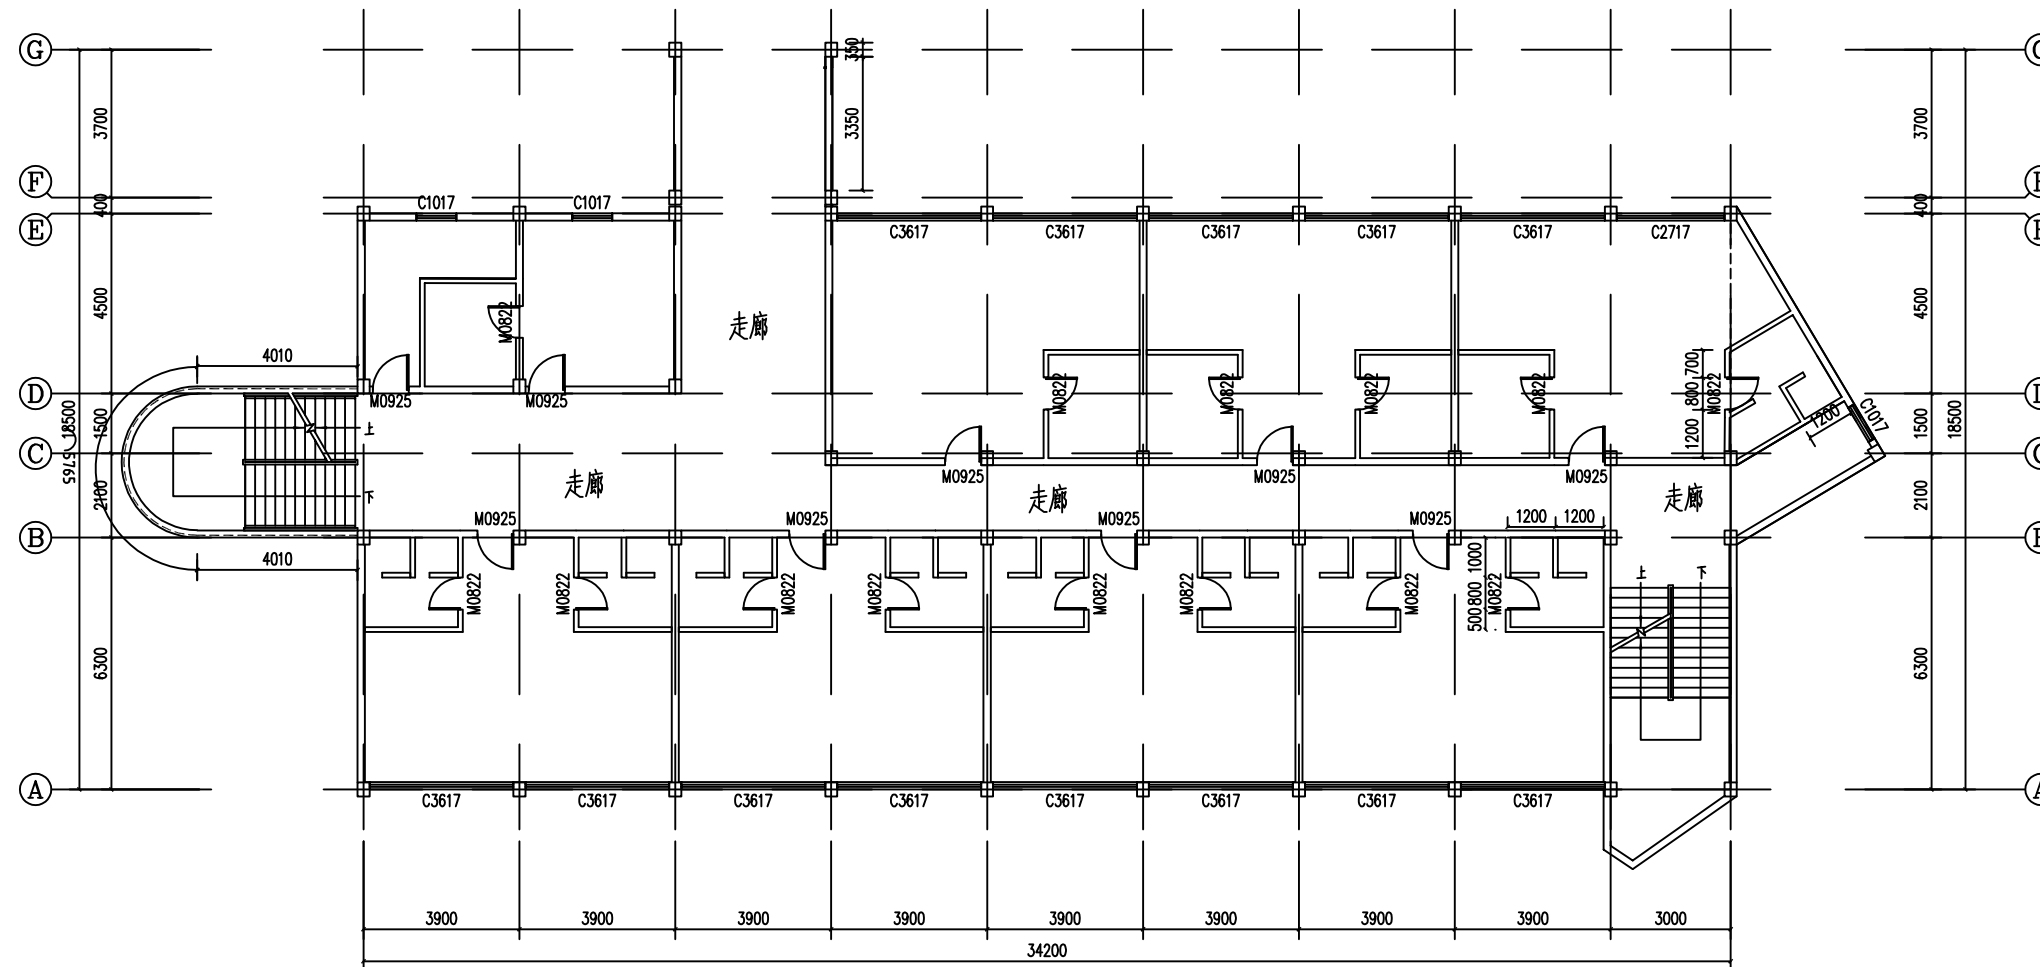

----- 隐形防盗网

说明：

- 1、本建筑为学生宿舍5号宿舍D栋；
- 2、层高3100mm，走廊安全网净空1650mm，护栏1040mm高；

学生宿舍5#楼D栋3层平面布置图 1:100

设计签字栏			
审定人	庆鹏彬	王明坤	
项目负责人	耿宜鹏	耿宜鹏	
专业负责人	耿宜鹏	耿宜鹏	
校对人	魏军杰	李成龙	
设计人	李成龙	李成龙	
制图人	李成龙	李成龙	

会签栏			
建筑		结构	
给排水		电气	
暖通			

建设单位

汕头职业技术学院

工程名称

汕头职业技术学院
院本部学生宿舍和教学场所防护网加装项目

项目名称

汕头职业技术学院
院本部学生宿舍和教学场所防护网加装项目

图纸名称

学生宿舍5#楼D栋3层平面布置图

单位出图章

执业注册章

工程编号	ZYSJ22003
阶段	施工图
图别	建筑
图号	S-12
版次	A
比例	1:100
日期	2022.4


中誉恒信工程咨询有限公司



中誉恒信工程咨询有限公司
ZHONGYUHENGIN ENGINEERING CONSULTING CO. LTD

建筑行业（建筑工程）	甲级
证书编号：A141031658	
市政行业（排水 给水 道路 桥梁）	乙级
风景园林工程设计专项	乙级
人防工程	乙级
工程勘察专业类	乙级

联系电话：0371-63615018
备注：

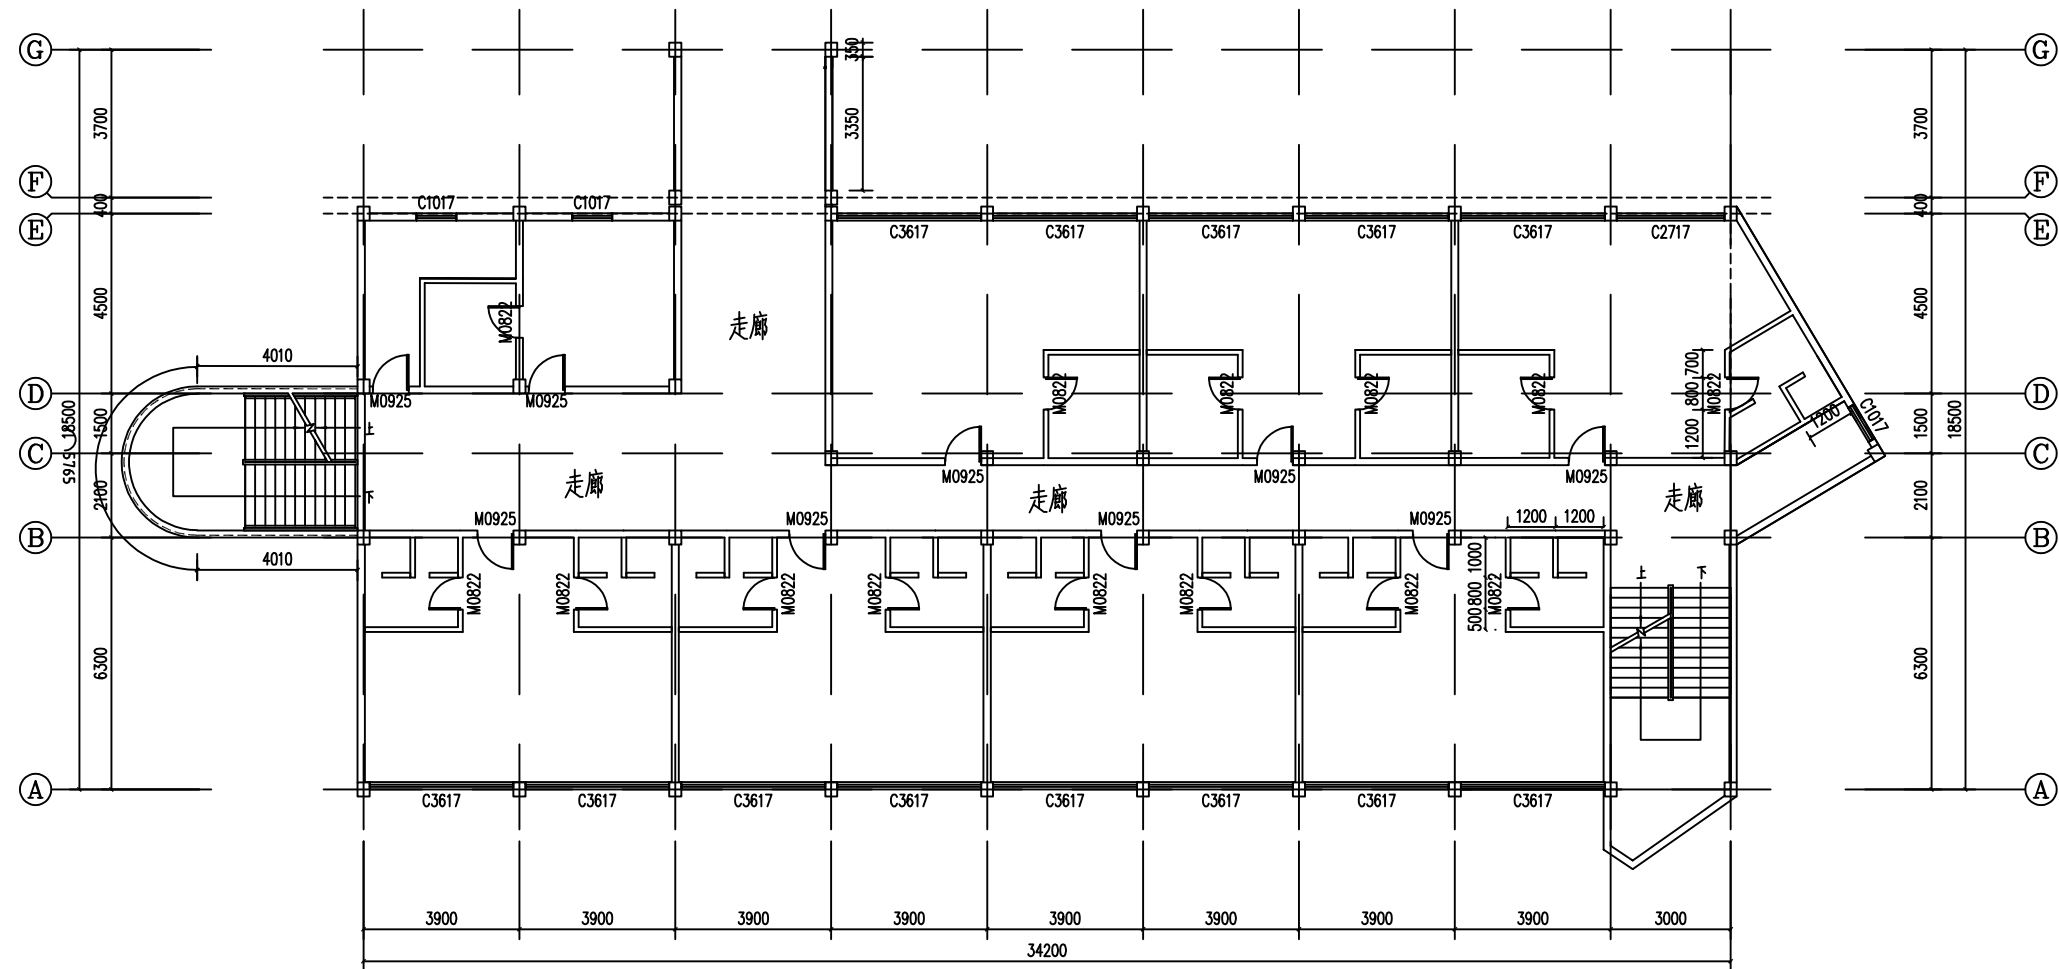

----- 隐形防盗网

说明：

- 1、本建筑为学生宿舍5号宿舍D栋；
- 2、层高3100mm，走廊安全网净空1700mm，护栏1040mm高；

学生宿舍5#楼D栋4层平面布置图 1:100

设计签字栏			
审定人	庆鹏彬	左明涛	
项目负责人	耿宣鹏	耿宣鹏	
专业负责人	耿宣鹏	耿宣鹏	
校对人	魏军杰	魏军杰	
设计人	李成龙	李成龙	
制图人	李成龙	李成龙	

会签栏			
建筑		结构	
给排水		电气	
暖通			

建设单位

汕头职业技术学院

工程名称

汕头职业技术学院
院本部学生宿舍和教学场所防护网加装项目

项目名称

汕头职业技术学院
院本部学生宿舍和教学场所防护网加装项目

图纸名称

学生宿舍5#楼D栋4层平面布置图

单位出图章

执业注册章

工程编号	ZYSJ22003
阶段	施工图
图别	建筑
图号	S- 13
版次	A
比例	1:100
日期	2022.4


中誉恒信工程咨询有限公司



中誉恒信工程咨询有限公司
ZHONGYUHENGIN ENGINEERING CONSULTING CO. LTD

建筑行业（建筑工程） 甲级
证书编号：A141031658
市政行业（排水 给水 道路 桥梁） 乙级
风景园林工程设计专项 乙级
人防工程 乙级
工程勘察专业类 乙级

联系电话：0371-53615018
备注：

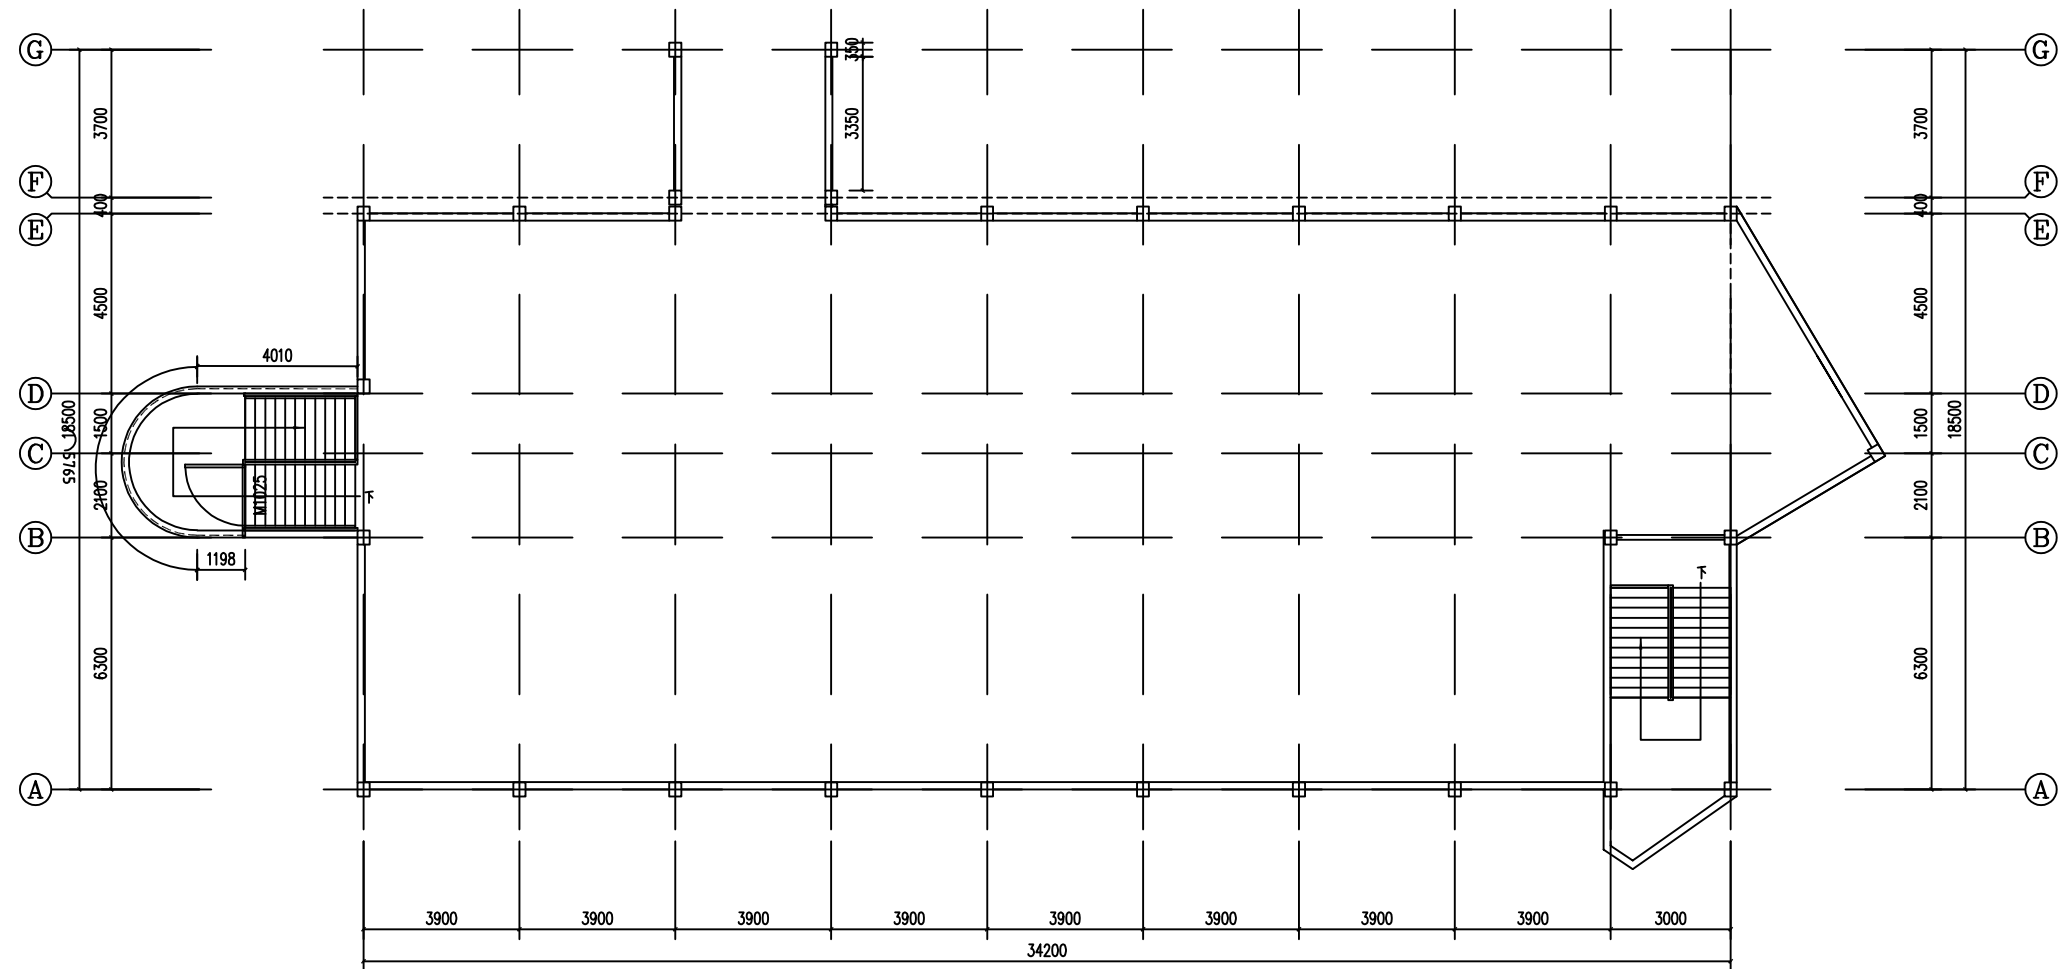

设计签字栏			
审定人	庆鹏彬	王明坤	
项目负责人	耿宜鹏	耿宜鹏	
专业负责人	耿宜鹏	耿宜鹏	
校对人	魏军杰	和军杰	
设计人	李成龙	李成龙	
制图人	李成龙	李成龙	

会签栏			
建筑		结构	
给排水		电气	
暖通			

建设单位

汕头职业技术学院

工程名称

汕头职业技术学院
院本部学生宿舍和教学场所防护网加装项目

项目名称

汕头职业技术学院
院本部学生宿舍和教学场所防护网加装项目

图纸名称

学生宿舍5#楼D栋天面层平面布置图

单位出图章

执业注册章

工程编号	ZYSJ22003
阶段	施工图
图别	建筑
图号	S- 14
版次	A
比例	1:100
日期	2022.4

中誉恒信工程咨询有限公司

说明：


- 1、本建筑为学生宿舍5号宿舍D栋天面层；
- 2、护栏1040mm高；

学生宿舍5#楼D栋天面层平面布置图 1:100



中誉恒信工程咨询有限公司
ZHONGYUHENGIN ENGINEERING CONSULTING CO., LTD

建筑行业（建筑工程）	甲级
证书编号：A141031658	
市政行业（排水 给水 道路 桥梁）	乙级
风景园林工程设计专项	乙级
人防工程	乙级
工程勘察专业类	乙级
联系电话：0371-53615018	
备注：	

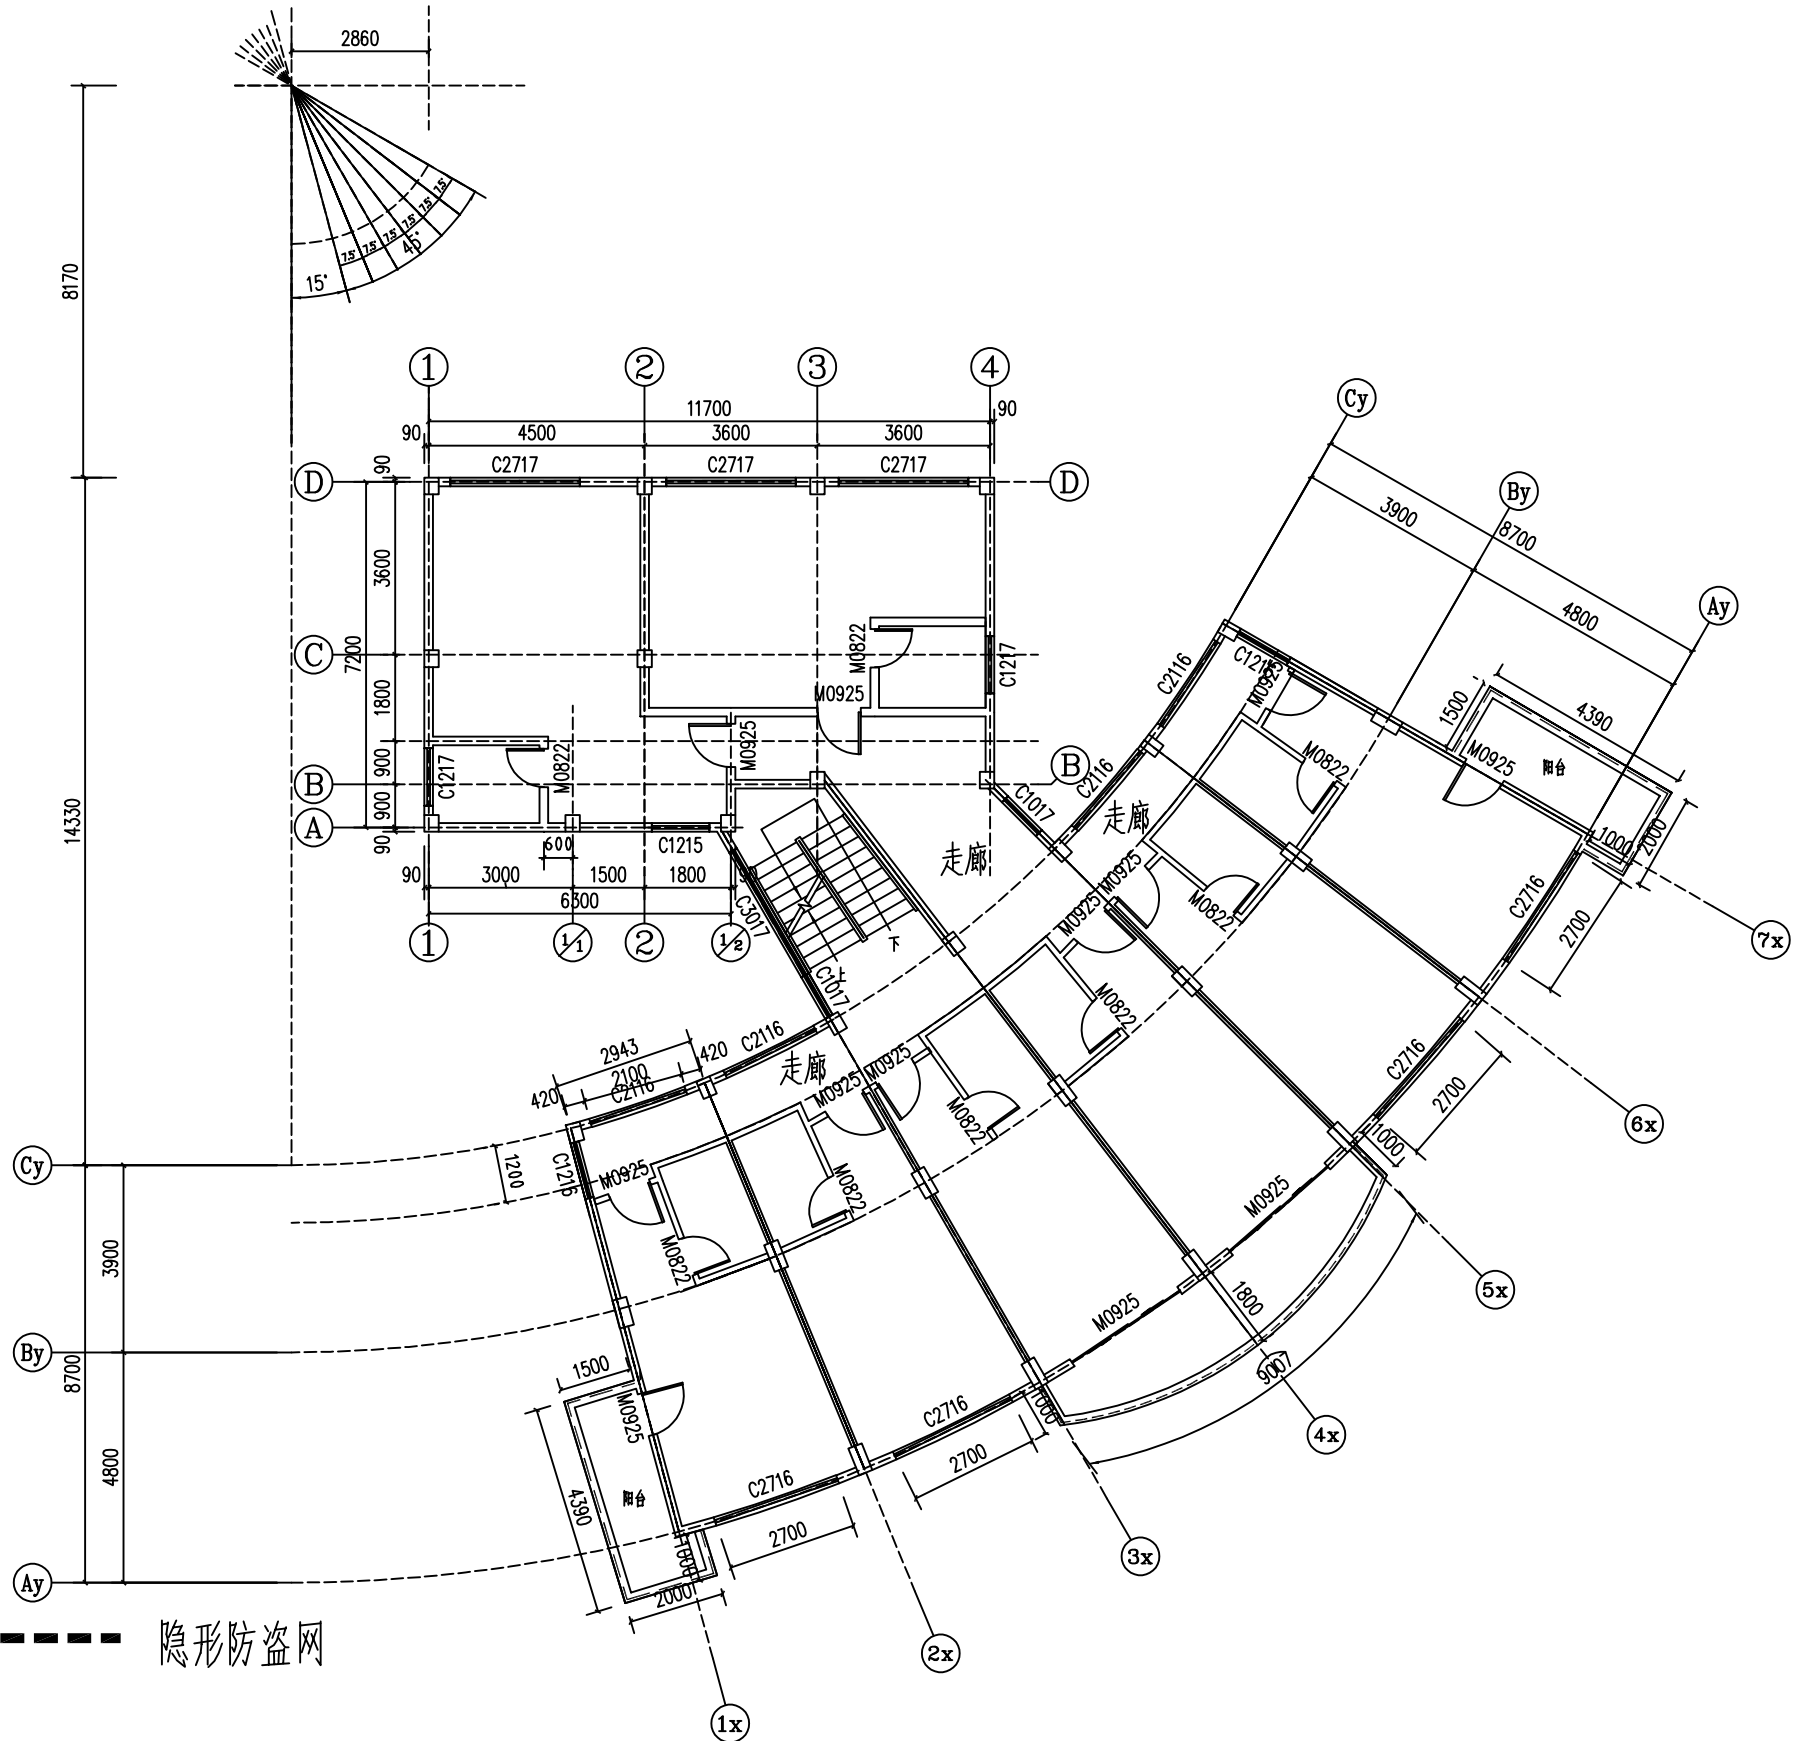

设计签字栏			
审定人	庆鹏彬	左晓娟	
项目负责人	耿宜鹏	耿宜鹏	
专业负责人	耿宜鹏	耿宜鹏	
校对人	魏军杰	耿宜鹏	
设计人	李成龙	李成龙	
制图人	李成龙	李成龙	
会签栏			
建筑		结构	
给排水		电气	
暖通			

建设单位
汕头职业技术学院

工程名称
汕头职业技术学院
院本部学生宿舍和教学场所防护网加装项目


项目名称
汕头职业技术学院
院本部学生宿舍和教学场所防护网加装项目

图纸名称

招待所2层平面布置图

单位出图章

执业注册章

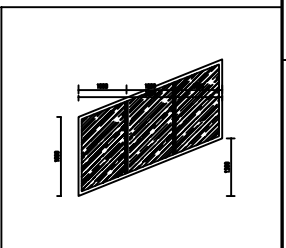

说明：

- 1、本建筑为招待所；
- 2、层高3000mm，安全网净空随窗户高度；
- 3、阳台护栏高度900mm，安全网高度至梁底，梁高度为300mm；

招待所2层平面布置图 1:100


图号	CH22	位置	2F 2F	工程编号	ZYSJ22003
洞口尺寸 (mm)	3000x1800	面积	4.50㎡	阶段	施工图
备注	玻璃明合层+自锁			图号	S-15
				版次	A
				比例	1:100
				日期	2022.4



中誉恒信工程咨询有限公司
ZHONGYUHENGIN ENGINEERING CONSULTING CO., LTD

建筑行业(建筑工程)	甲级
证书编号: A141031658	
市政行业(排水 给水 道路 桥梁)	乙级
风景园林工程设计专项	乙级
人防工程	乙级
工程勘察专业类	乙级

联系电话: 0371-53615018
备注:

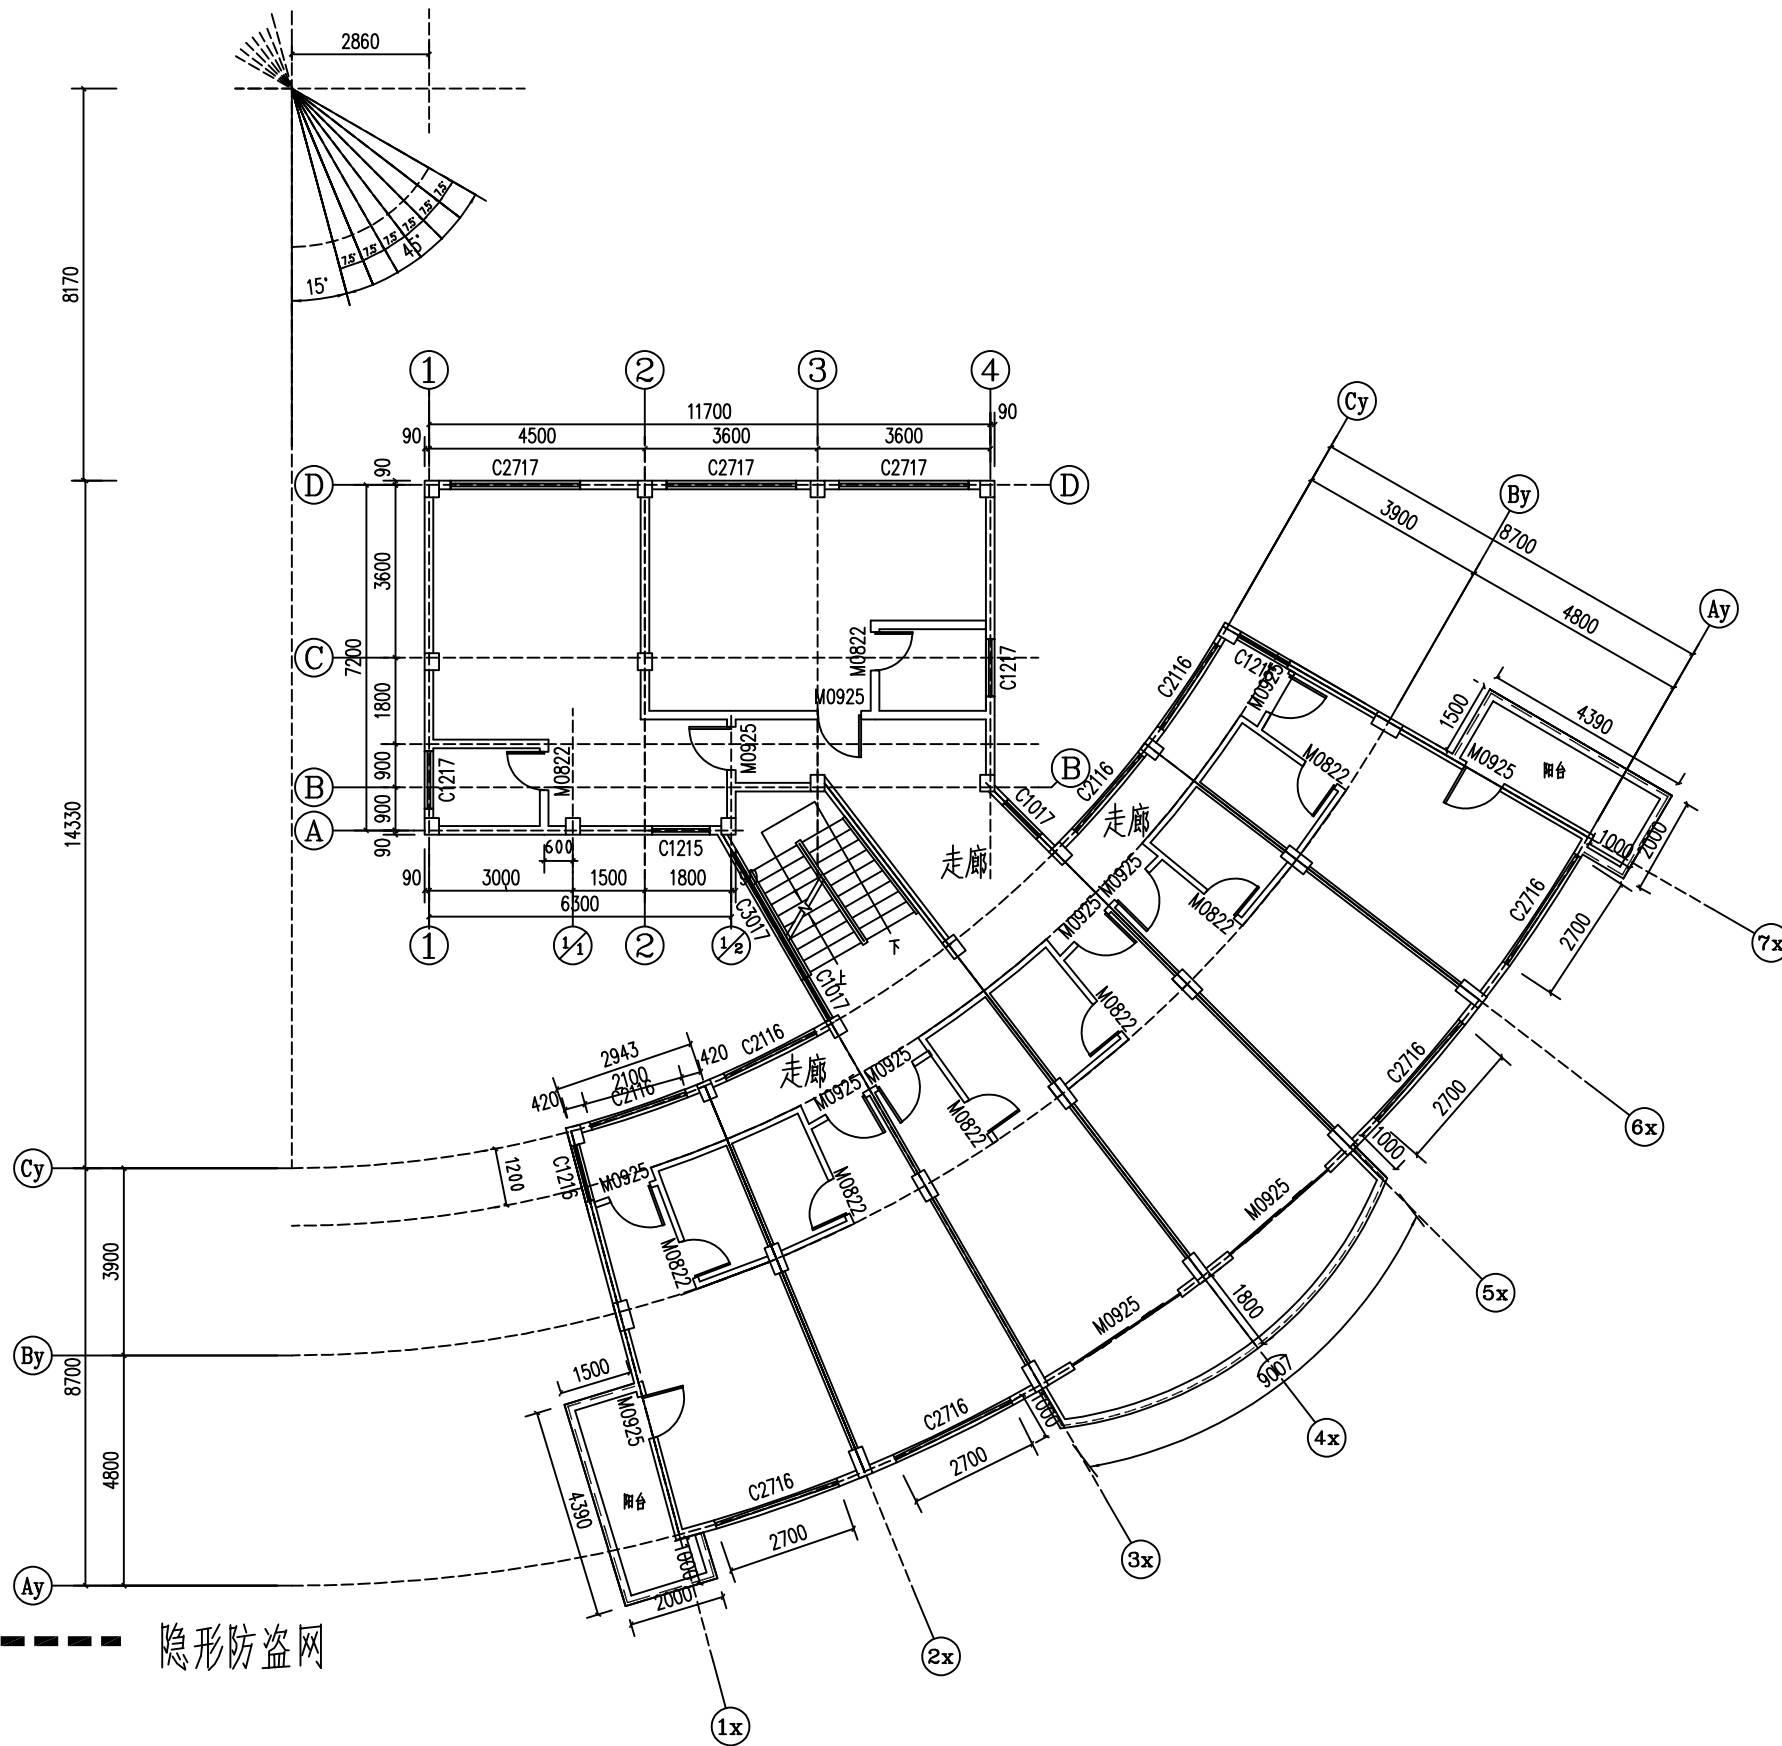

说明:

- 1、本建筑为招待所;
- 2、层高3000mm, 安全网净空随窗户高度;
- 3、阳台护栏高度900mm, 安全网高度至梁底, 梁高度为300mm;

招待所3层平面布置图 1:100

设计签字栏

审定人	庆鹏彬	左晓峰
项目负责人	耿宜鹏	耿宜鹏
专业负责人	耿宜鹏	耿宜鹏
校对人	魏军杰	耿宜鹏
设计人	李成龙	李成龙
制图人	李成龙	李成龙

会签栏

建筑		结构	
给排水		电气	
暖通			

建设单位

汕头职业技术学院

工程名称

汕头职业技术学院
院本部学生宿舍和教学场所防护网加装项目

项目名称

汕头职业技术学院
院本部学生宿舍和教学场所防护网加装项目

图纸名称

招待所3层平面布置图

单位出图章

执业注册章

工程编号	ZYSJ22003
阶段	施工图
图别	建筑
图号	S-16
版次	A
比例	1:100
日期	2022.4


审核人: 李成龙 设计人: 李成龙 制图人: 李成龙 校对: 魏军杰 审核: 耿宜鹏 审核: 耿宜鹏



中誉恒信工程咨询有限公司
ZHONGYUHENGIN ENGINEERING CONSULTING CO.,LTD

建筑行业（建筑工程）	甲级
证书编号：A141031658	
市政行业（排水 给水 道路 桥梁）	乙级
风景园林工程设计专项	乙级
人防工程	乙级
工程勘察专业类	乙级

联系电话：0371-53615018
备注：

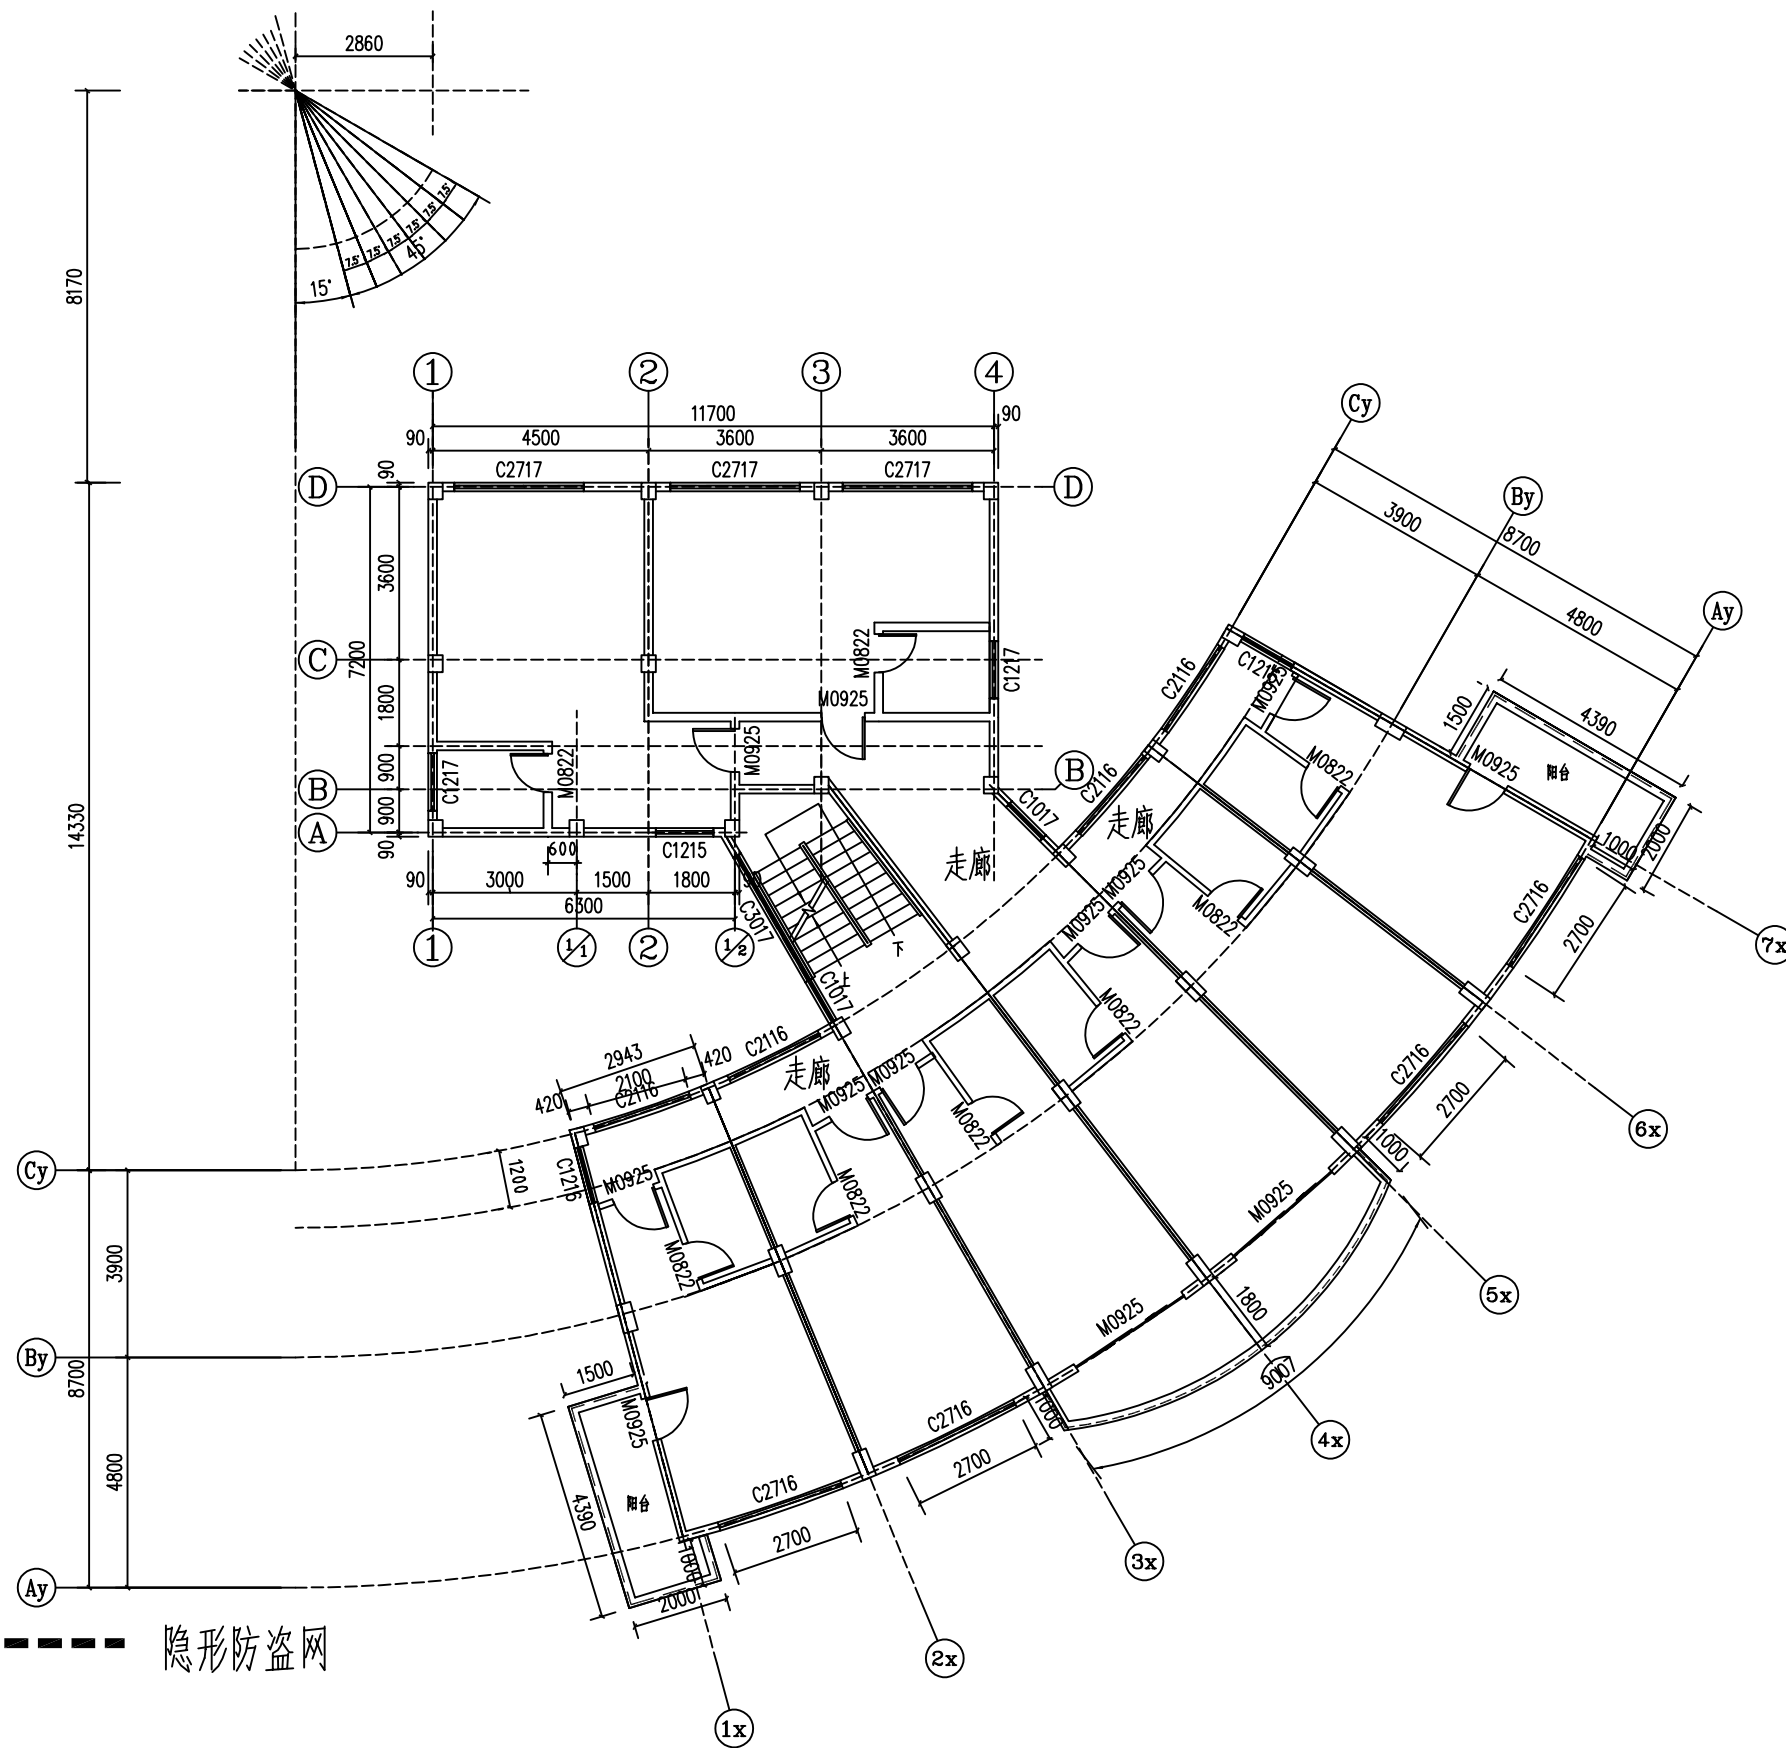

说明：

- 1、本建筑为招待所；
- 2、层高3000mm，安全网净空随窗户高度；
- 3、阳台护栏高度900mm，安全网高度至梁底，梁高度为300mm；

招待所4层平面布置图 1:100

设计签字栏		
审定人	庆鹏彬	左晓彤
项目负责人	耿宜鹏	耿宜鹏
专业负责人	耿宜鹏	耿宜鹏
校对人	魏军杰	耿宜鹏
设计人	李成龙	李成龙
制图人	李成龙	李成龙

会签栏		
建筑		结构
给排水		电气
暖通		

建设单位

汕头职业技术学院

工程名称

汕头职业技术学院
院本部学生宿舍和教学场所防护网加装项目

项目名称

汕头职业技术学院
院本部学生宿舍和教学场所防护网加装项目

图纸名称

招待所4层平面布置图

单位出图章

执业注册章

工程编号	ZYSJ22003
阶段	施工图
图别	建筑
图号	S-17
版次	A
比例	1:100
日期	2022.4


中誉恒信工程咨询有限公司



中誉恒信工程咨询有限公司
ZHONGYUHENGIN ENGINEERING CONSULTING CO. LTD

建筑行业（建筑工程） 甲级
证书编号：A141031658
市政行业（排水 给水 道路 桥梁） 乙级
风景园林工程设计专项 乙级
人防工程 乙级
工程勘察专业类 乙级

联系电话：0371-53615018
备注：

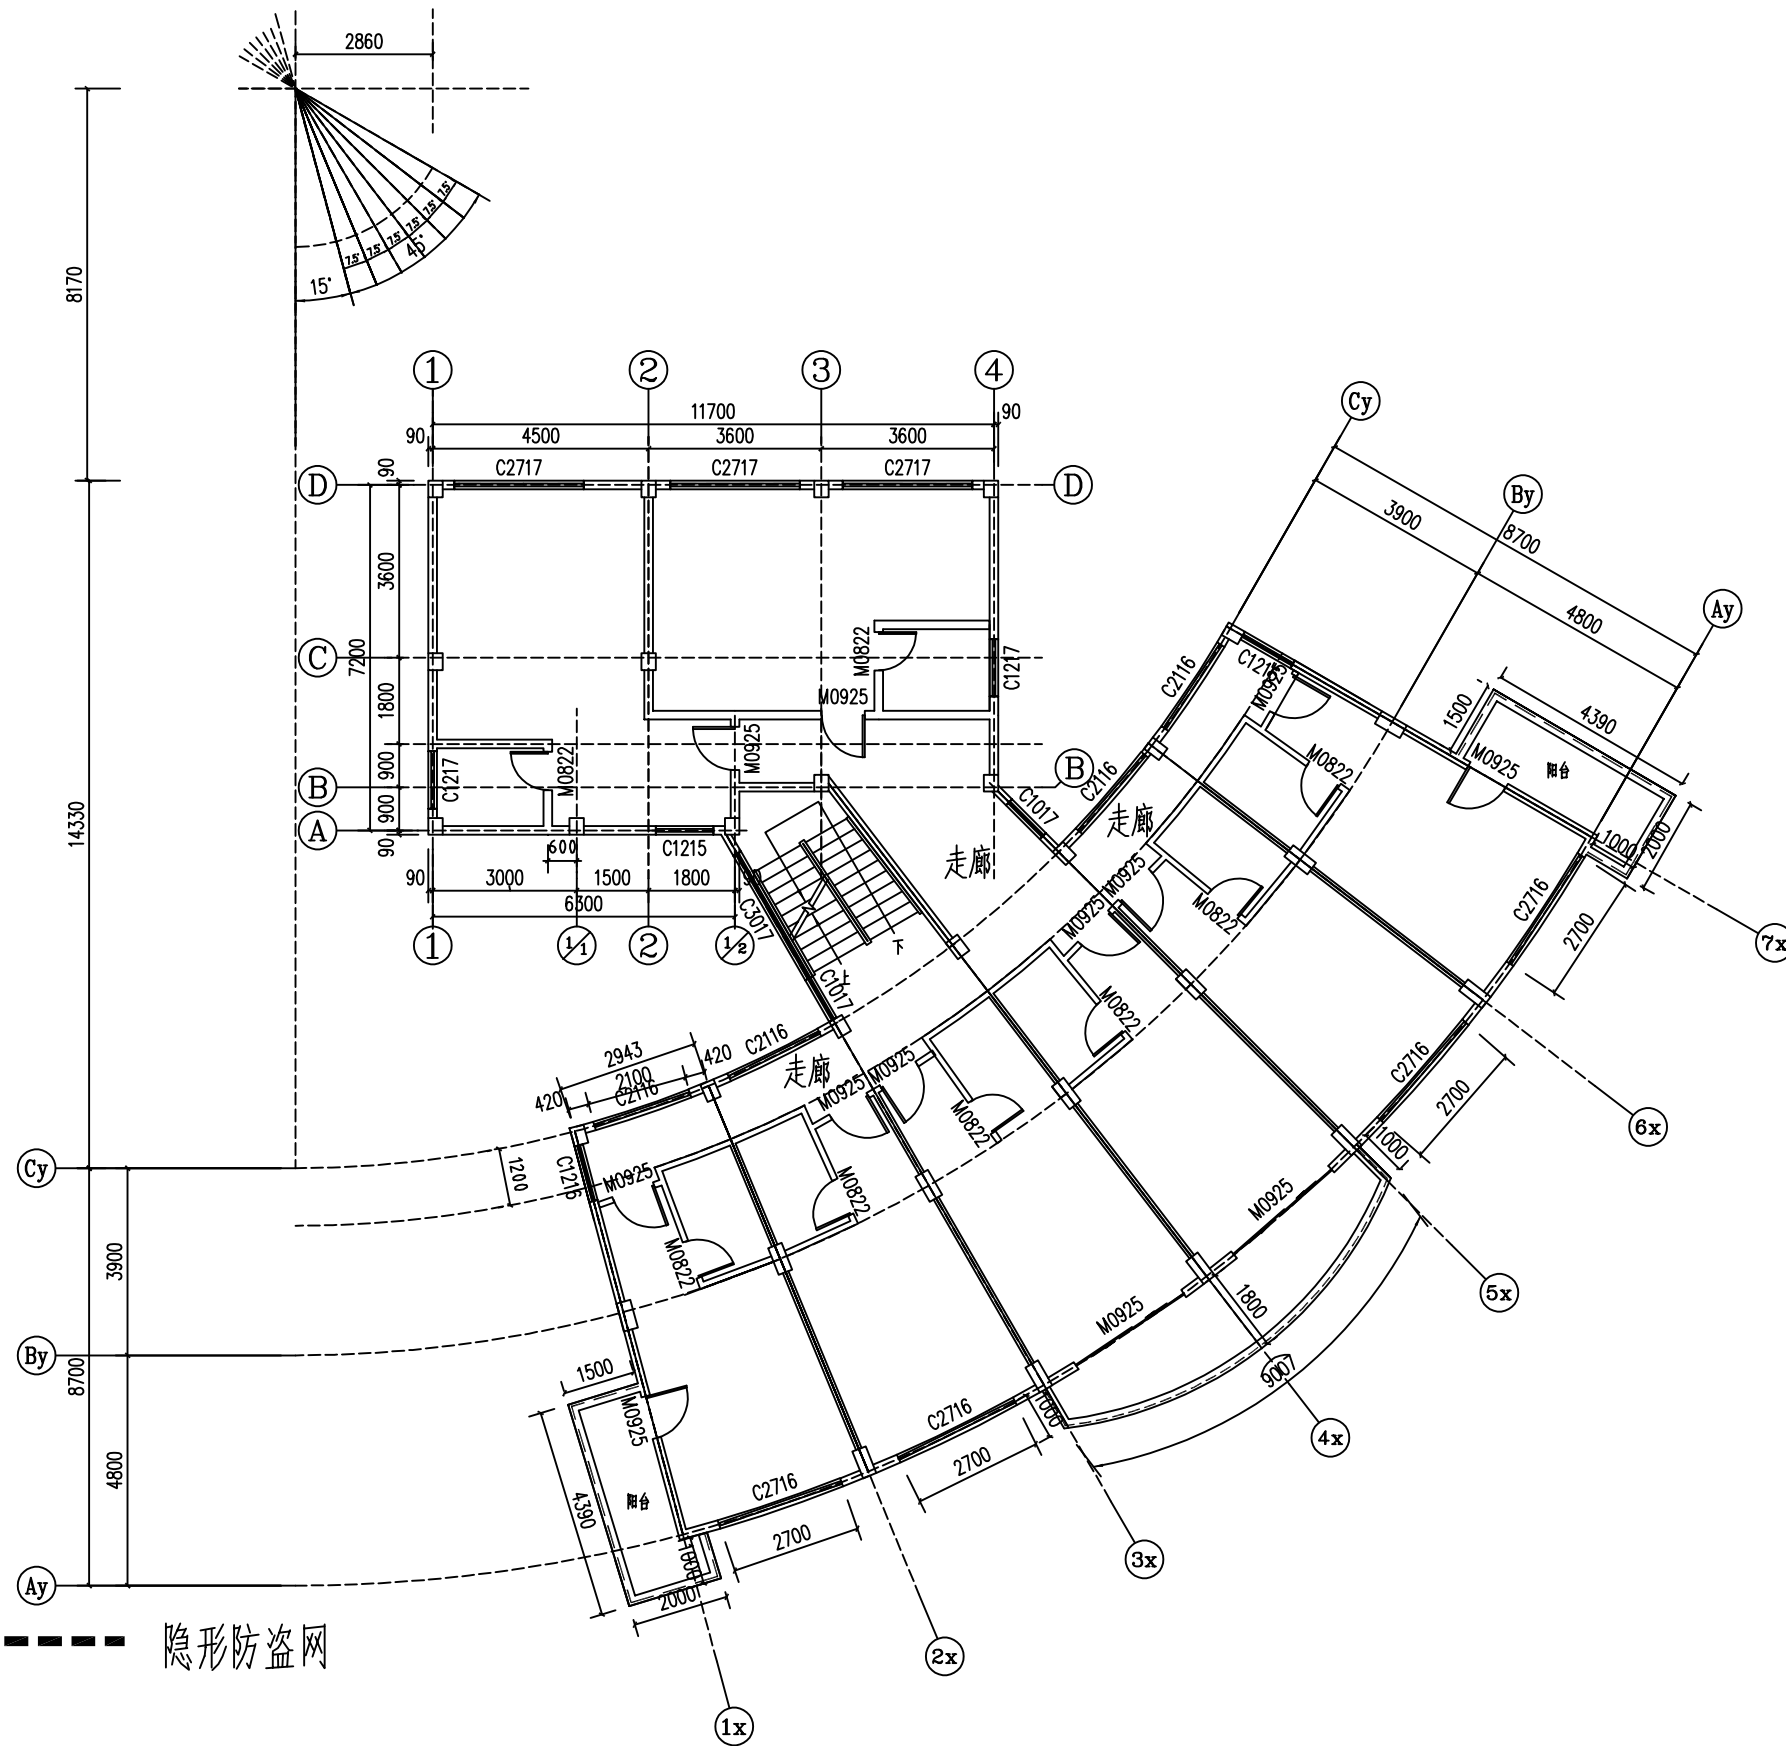

说明：

- 1、本建筑为招待所；
- 2、层高3000mm，安全网净空随窗户高度；
- 3、阳台护栏高度900mm，安全网高度至梁底，梁高度为300mm；

--- 隐形防盗网

招待所5层平面布置图 1:100

设计签字栏			
审定人	庆鹏彬	左明彬	
项目负责人	耿宜鹏	耿宜鹏	
专业负责人	耿宜鹏	耿宜鹏	
校对人	魏军杰	耿宜鹏	
设计人	李成龙	李成龙	
制图人	李成龙	李成龙	

会签栏			
建筑		结构	
给排水		电气	
暖通			

建设单位

汕头职业技术学院

工程名称

汕头职业技术学院
院本部学生宿舍和教学场所防护网加装项目

项目名称

汕头职业技术学院
院本部学生宿舍和教学场所防护网加装项目

图纸名称

招待所5层平面布置图

单位出图章

执业注册章

工程编号	ZYSJ22003
阶段	施工图
图别	建筑
图号	S-18
版次	A
比例	1:100
日期	2022.4



中誉恒信工程咨询有限公司
ZHONGYUHENGIN ENGINEERING CONSULTING CO. LTD

建筑行业（建筑工程）	甲级
证书编号：A141031658	
市政行业（排水 给水 道路 桥梁）	乙级
风景园林工程设计专项	乙级
人防工程	乙级
工程勘察专业类	乙级

联系电话：0371-53615018
备注：

设计签字栏			
审定人	庆鹏彬	左晓娟	
项目负责人	耿宜鹏	耿宜鹏	
专业负责人	耿宜鹏	耿宜鹏	
校对人	魏军杰	魏军杰	
设计人	李成龙	李成龙	
制图人	李成龙	李成龙	

会签栏			
建筑		结构	
给排水		电气	
暖通			

建设单位
汕头职业技术学院


工程名称
汕头职业技术学院
院本部学生宿舍和教学场所防护网加装项目

项目名称
汕头职业技术学院
院本部学生宿舍和教学场所防护网加装项目

图纸名称
教师宿舍2层平面布置图

单位出图章

执业注册章

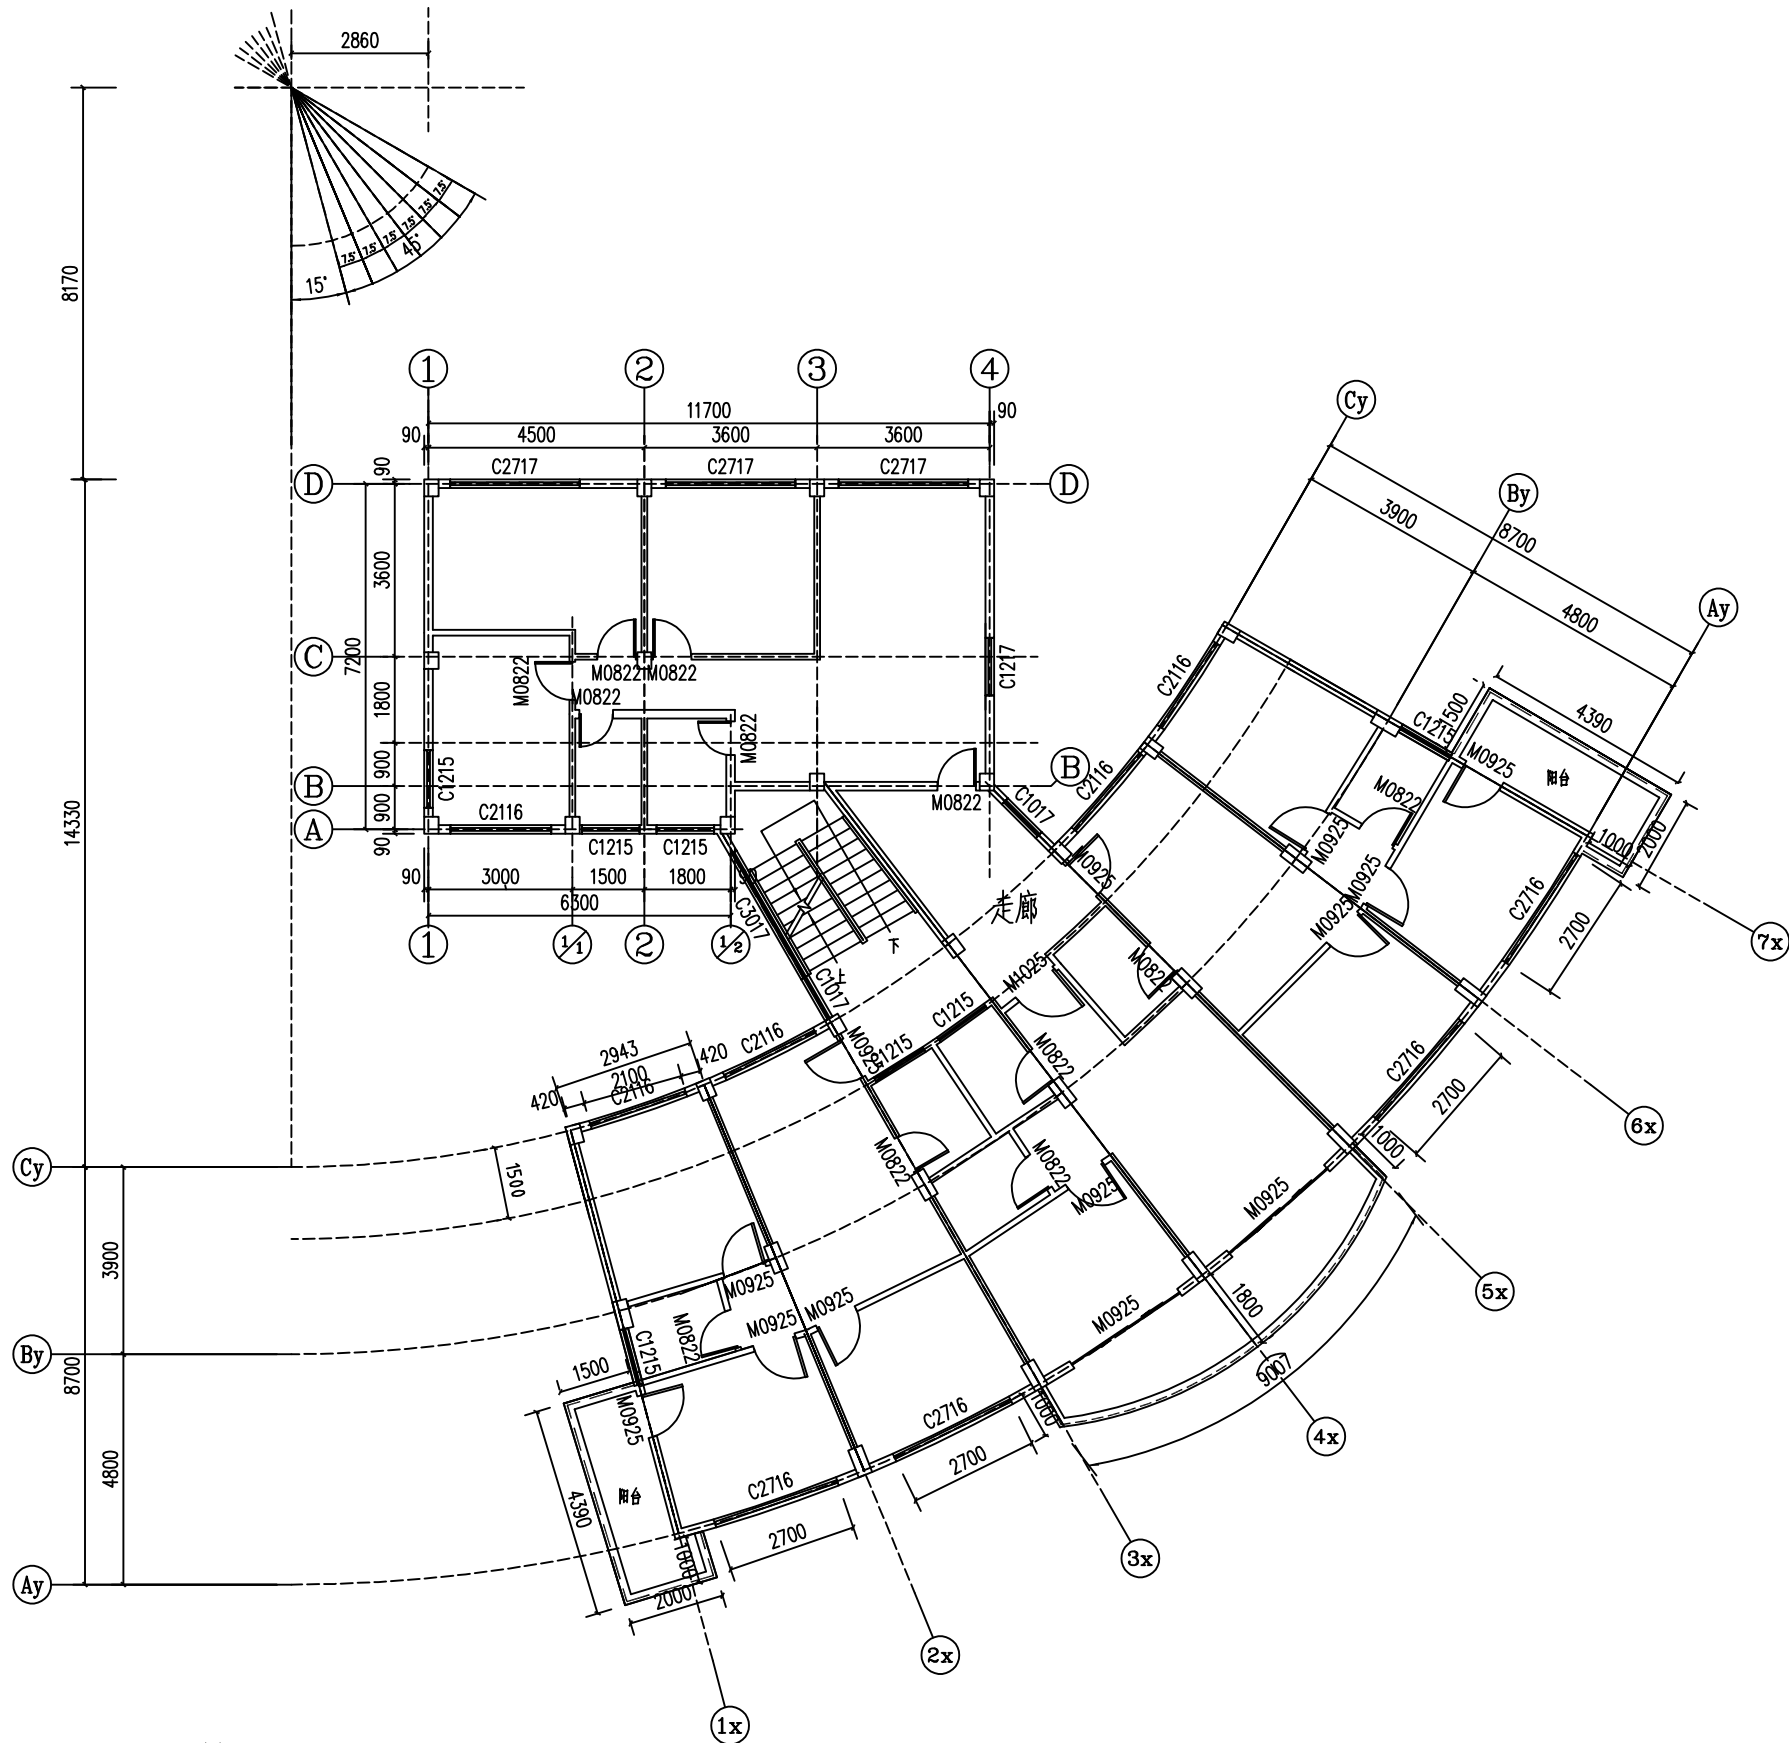


说明：

----- 隐形防盗网

- 1、本建筑为教师宿舍；
- 2、层高3000mm，安全网净空随窗户高度；
- 3、阳台护栏高度900mm，安全网高度至梁底，梁高度为300mm；

教师宿舍2层平面布置图 1:100

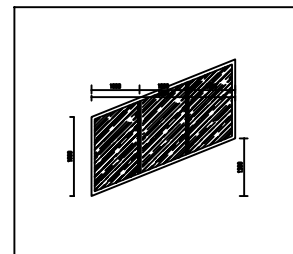

图号	CHT	数量	2022	工程编号	ZYSJ22003
窗口尺寸 (mm)	3000x1800	面积	4.500	阶段	施工图
备注	按图施工			图别	建筑
				图号	S-19
				版次	A
				比例	1:100
				日期	2022.4


中誉恒信工程咨询有限公司



中誉恒信工程咨询有限公司
ZHONGYUHENGIN ENGINEERING CONSULTING CO. LTD

建筑行业（建筑工程） 甲级
证书编号：A141031658
市政行业（排水 给水 道路 桥梁） 乙级
风景园林工程设计专项 乙级
人防工程 乙级
工程勘察专业类 乙级

联系电话：0371-53615018
备注：

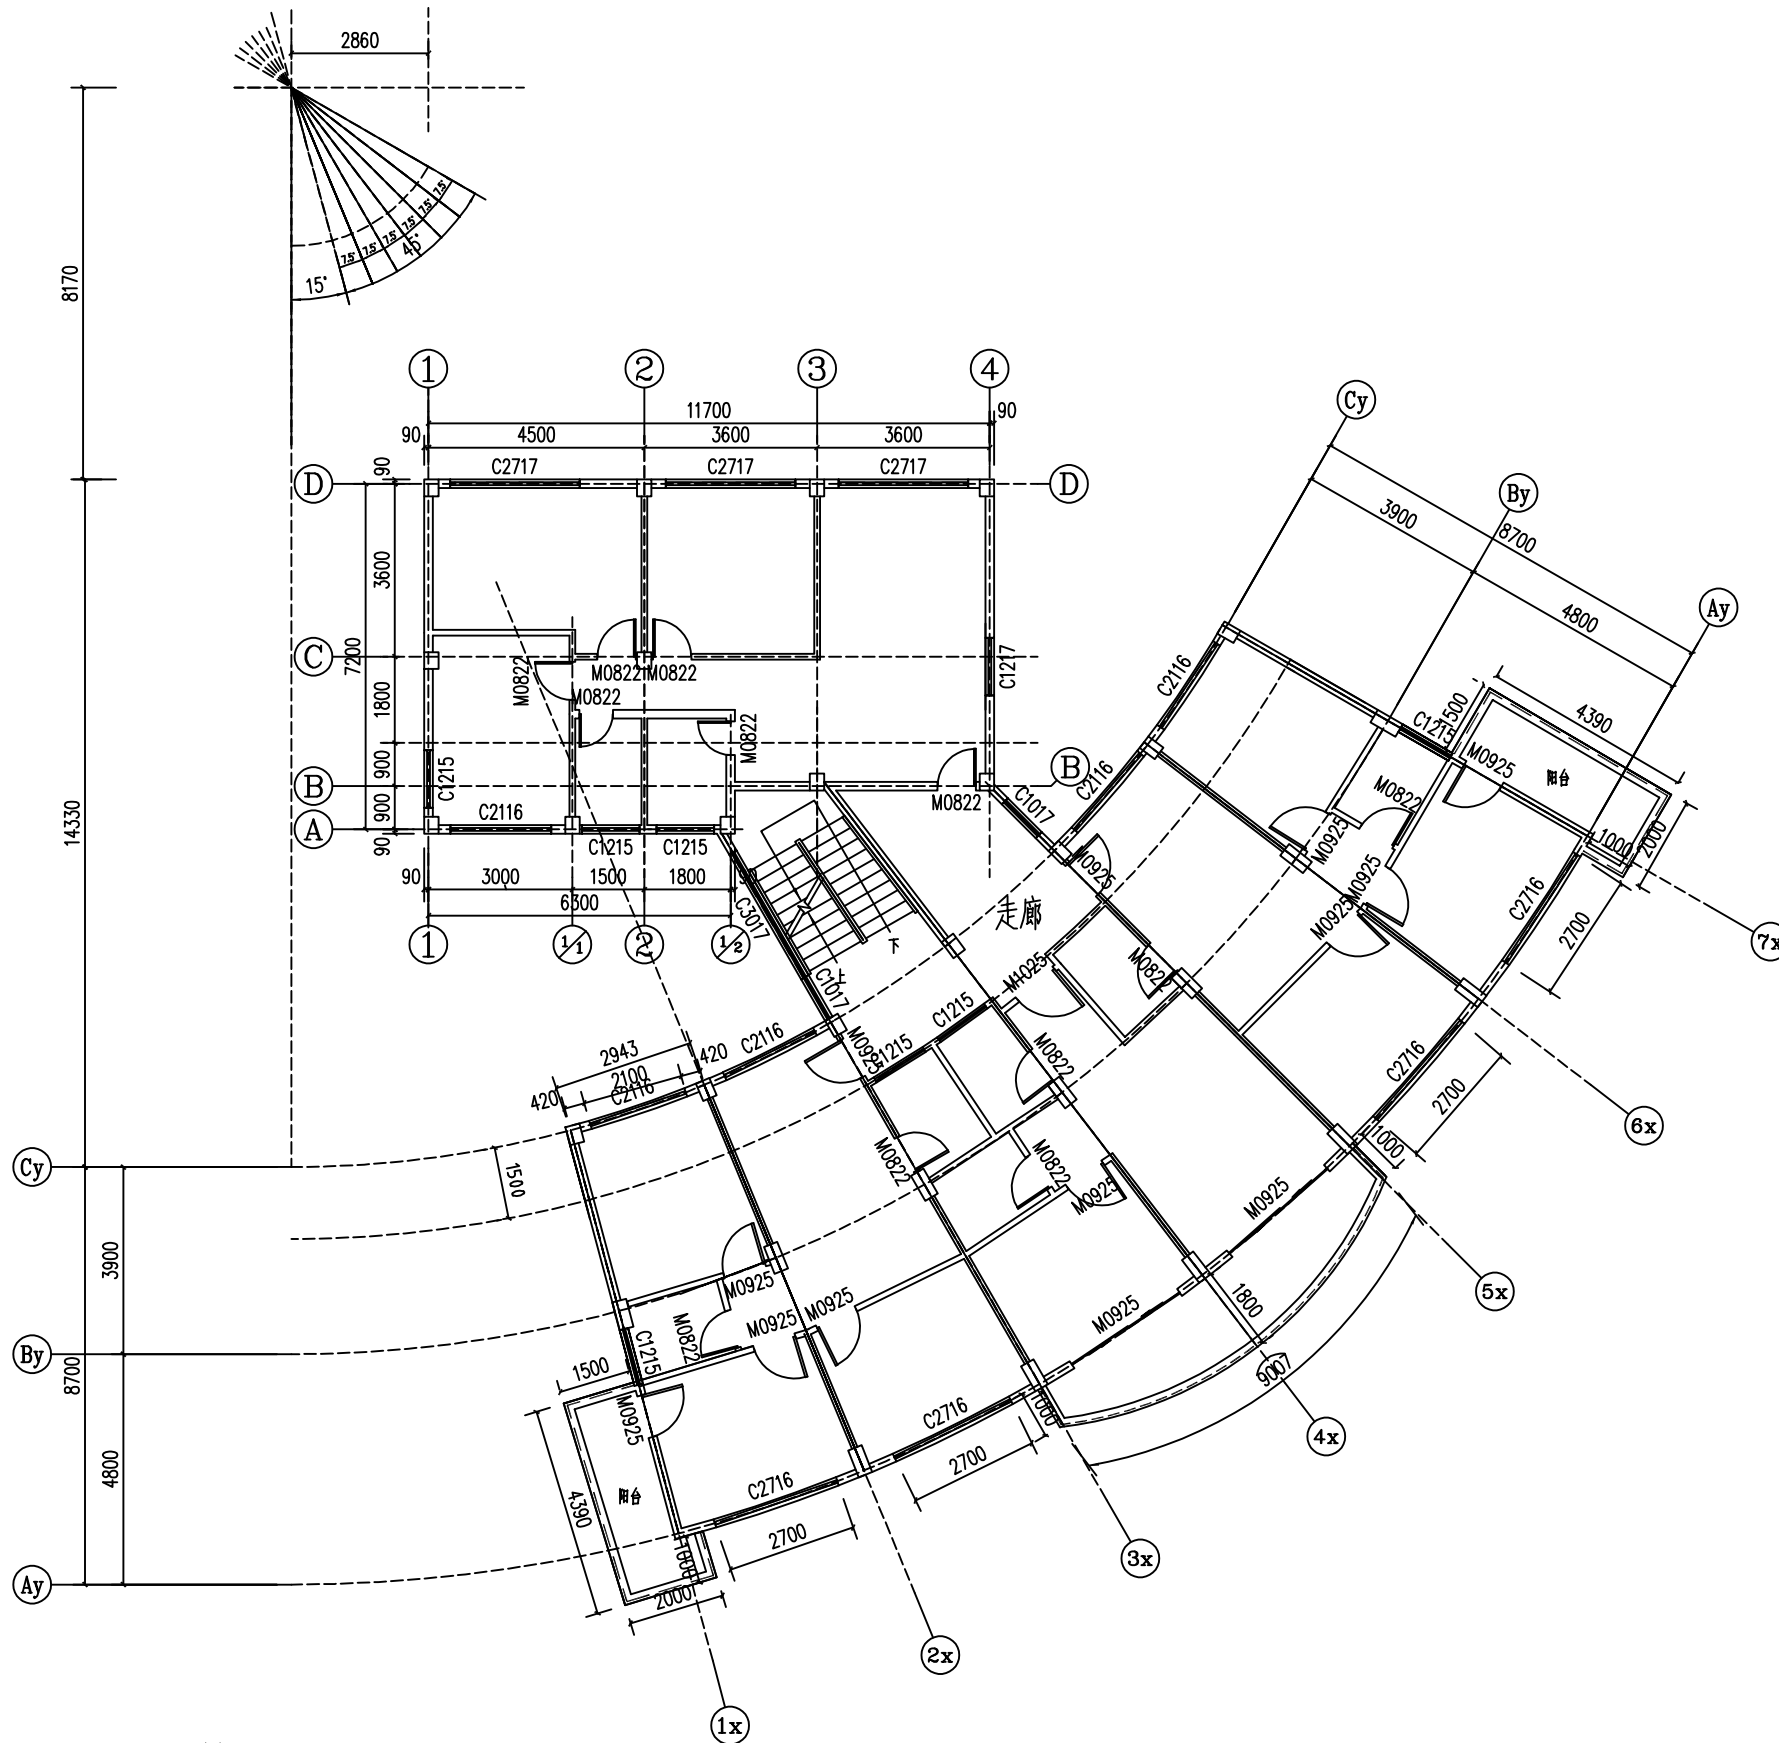

说明：

- 1、本建筑为教师宿舍；
- 2、层高3000mm，安全网净空随窗户高度；
- 3、阳台护栏高度900mm，安全网高度至梁底，梁高度为300mm；

教师宿舍3层平面布置图 1:100

设计签字栏			
审定人	庆鹏彬	左晓娟	
项目负责人	耿宜鹏	耿宜鹏	
专业负责人	耿宜鹏	耿宜鹏	
校对人	魏军杰	魏军杰	
设计人	李成龙	李成龙	
制图人	李成龙	李成龙	

会签栏			
建筑		结构	
给排水		电气	
暖通			

建设单位

汕头职业技术学院

工程名称

汕头职业技术学院
院本部学生宿舍和教学场所防护网加装项目

项目名称

汕头职业技术学院
院本部学生宿舍和教学场所防护网加装项目

图纸名称

教师宿舍3层平面布置图

单位出图章

执业注册章


工程编号	ZYSJ22003
阶段	施工图
图别	建筑
图号	S-20
版次	A
比例	1:100
日期	2022.4



中誉恒信工程咨询有限公司
ZHONGYUHENGIN ENGINEERING CONSULTING CO. LTD

建筑行业（建筑工程） 甲级
证书编号：A141031658
市政行业（排水 给水 道路 桥梁） 乙级
风景园林工程设计专项 乙级
人防工程 乙级
工程勘察专业类 乙级

联系电话：0371-53615018
备注：

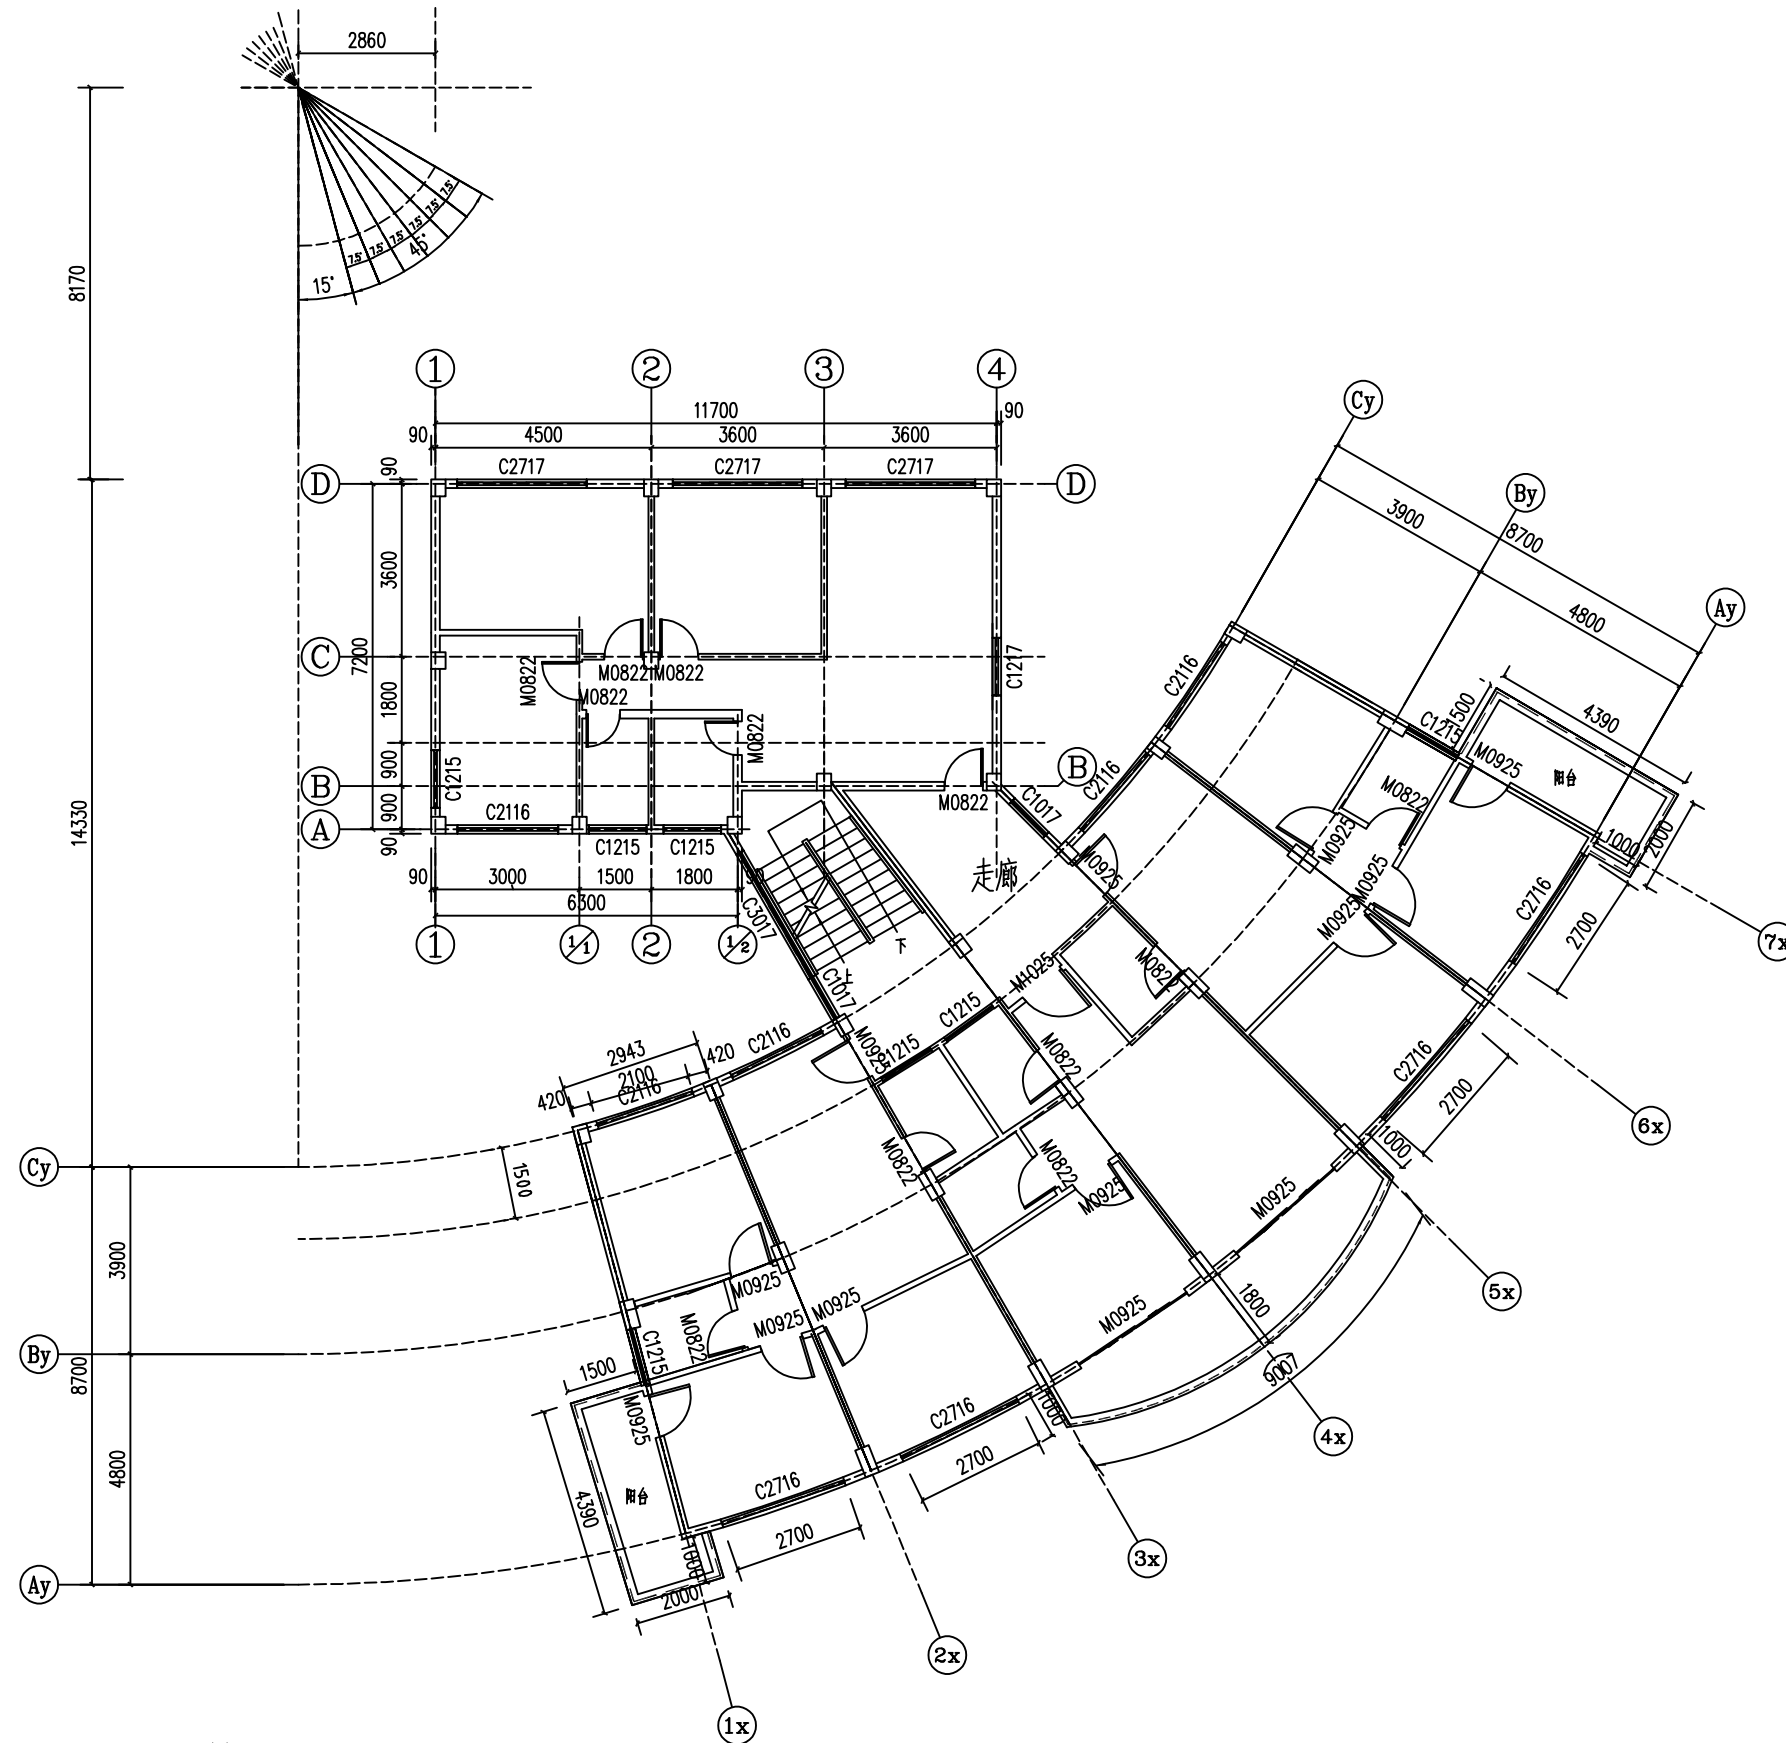

说明：  隐形防盗网

- 1、本建筑为教师宿舍；
- 2、层高3000mm，安全网净空随窗户高度；
- 3、阳台护栏高度900mm，安全网高度至梁底，梁高度为300mm；

教师宿舍4层平面布置图 1:100

设计签字栏			
审定人	庆鹏彬	左晓娟	
项目负责人	耿宜鹏	耿宜鹏	
专业负责人	耿宜鹏	耿宜鹏	
校对人	魏翠杰	耿宜鹏	
设计人	李成龙	李成龙	
制图人	李成龙	李成龙	

会签栏			
建筑		结构	
给排水		电气	
暖通			

建设单位

汕头职业技术学院

工程名称

汕头职业技术学院
院本部学生宿舍和教学场所防护网加装项目

项目名称

汕头职业技术学院
院本部学生宿舍和教学场所防护网加装项目

图纸名称

教师宿舍4层平面布置图

单位出图章

执业注册章

工程编号	ZYSJ22003
阶段	施工图
图别	建筑
图号	S-21
版次	A
比例	1:100
日期	2022.4

中誉恒信工程咨询有限公司



中誉恒信工程咨询有限公司
ZHONGYUHENGIN ENGINEERING CONSULTING CO., LTD

建筑行业（建筑工程） 甲级
证书编号：A141031658
市政行业（排水 给水 道路 桥梁） 乙级
风景园林工程设计专项 乙级
人防工程 乙级
工程勘察专业类 乙级

联系电话：0371-53615018
备注：

设计签字栏			
审定人	庆鹏彬	左晓彤	
项目负责人	耿宜鹏	耿宜鹏	
专业负责人	耿宜鹏	耿宜鹏	
校对人	魏翠杰	魏翠杰	
设计人	李成龙	李成龙	
制图人	李成龙	李成龙	

会签栏			
建筑		结构	
给排水		电气	
暖通			

建设单位

汕头职业技术学院

工程名称

汕头职业技术学院
院本部学生宿舍和教学场所防护网加装项目

项目名称

汕头职业技术学院
院本部学生宿舍和教学场所防护网加装项目

图纸名称


教师宿舍5层平面布置图

单位出图章

执业注册章

工程编号	ZYSJ22003
阶段	施工图
图别	建筑
图号	S-22
版次	A
比例	1:100
日期	2022.4

中誉恒信工程咨询有限公司

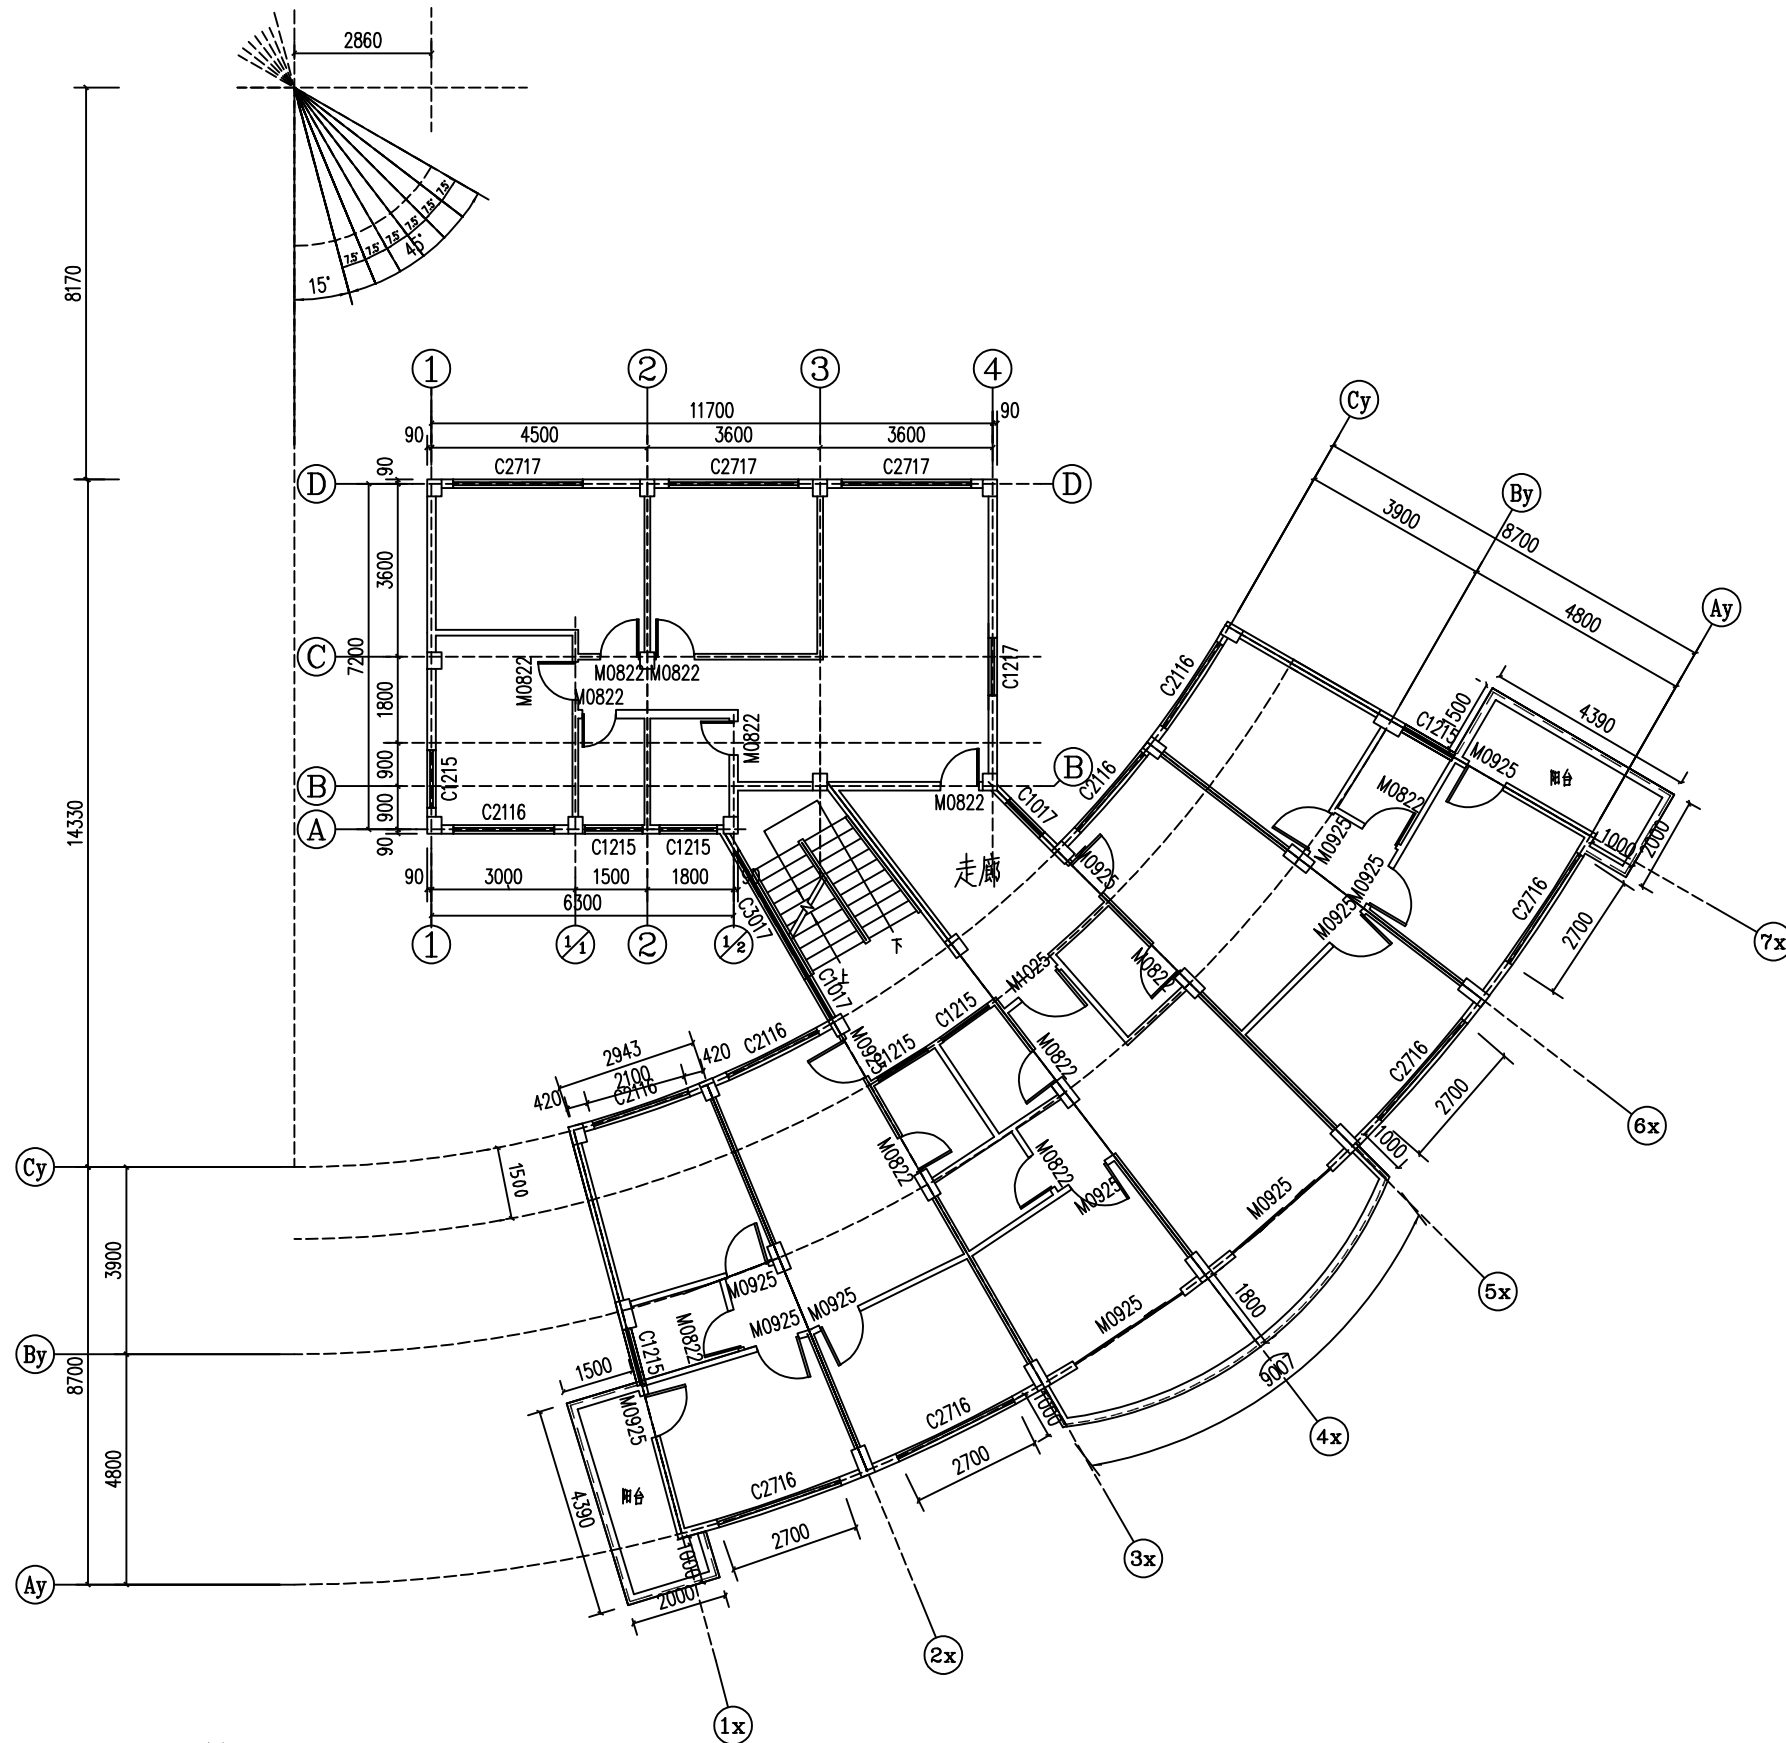

说明：

- 1、本建筑为教师宿舍；
- 2、层高3000mm，安全网净空随窗户高度；
- 3、阳台护栏高度900mm，安全网高度至梁底，梁高度为300mm；


教师宿舍5层平面布置图 1:100



中誉恒信工程咨询有限公司
ZHONGYUHENGIN ENGINEERING CONSULTING CO.,LTD

建筑行业（建筑工程） 甲级
证书编号：A141031658
市政行业（排水 给水 道路 桥梁） 乙级
风景园林工程设计专项 乙级
人防工程 乙级
工程勘察专业类 乙级

联系电话：0371-53615018
备注：

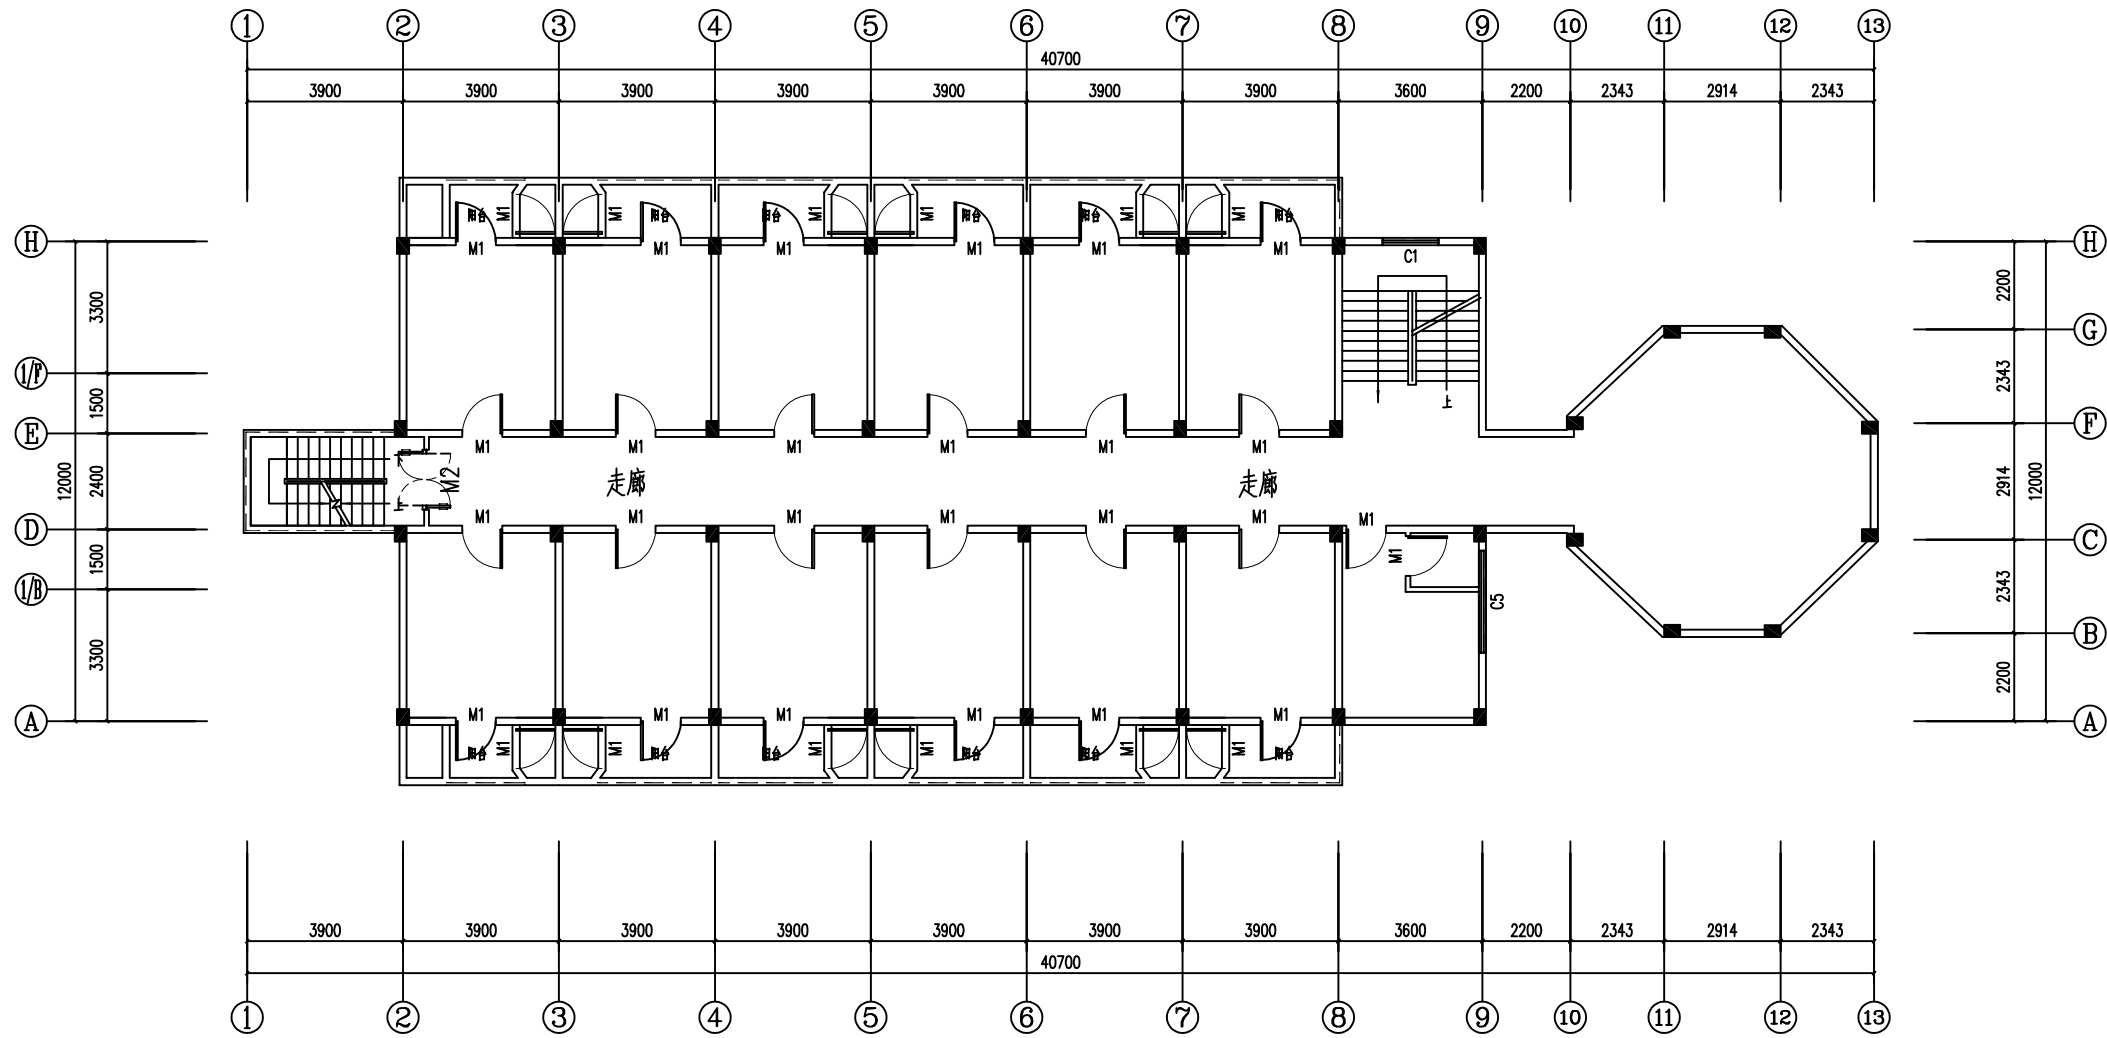

----- 隐形防盗网

学生宿舍3#楼2层平面布置图 1:100

说明：

- 1、本建筑为学生宿舍3号楼；
- 2、层高3100mm，安全网净空2580至梁底，梁高300mm；
- 3、学生宿舍阳台安全网净空1800mm；

设计签字栏			
审定人	庆鹏彬	左晓娟	
项目负责人	耿宜鹏	耿宜鹏	
专业负责人	耿宜鹏	耿宜鹏	
校对人	魏军杰	魏军杰	
设计人	李成龙	李成龙	
制图人	李成龙	李成龙	
会签栏			
建筑		结构	
给排水		电气	
暖通			

建设单位

汕头职业技术学院

工程名称

汕头职业技术学院
院本部学生宿舍和教学场所防护网加装项目

项目名称

汕头职业技术学院
院本部学生宿舍和教学场所防护网加装项目

图纸名称

学生宿舍3#楼2层平面布置图

单位出图章

执业注册章

工程编号	ZYSJ22003
阶段	施工图
图别	建筑
图号	S-23
版次	A
比例	1:100
日期	2022.4


中誉恒信工程咨询有限公司



中誉恒信工程咨询有限公司
ZHONGYUHENGIN ENGINEERING CONSULTING CO. LTD

建筑行业（建筑工程） 甲级
证书编号：A141031658
市政行业（排水 给水 道路 桥梁） 乙级
风景园林工程设计专项 乙级
人防工程 乙级
工程勘察专业类 乙级

联系电话：0371-53615018
备注：

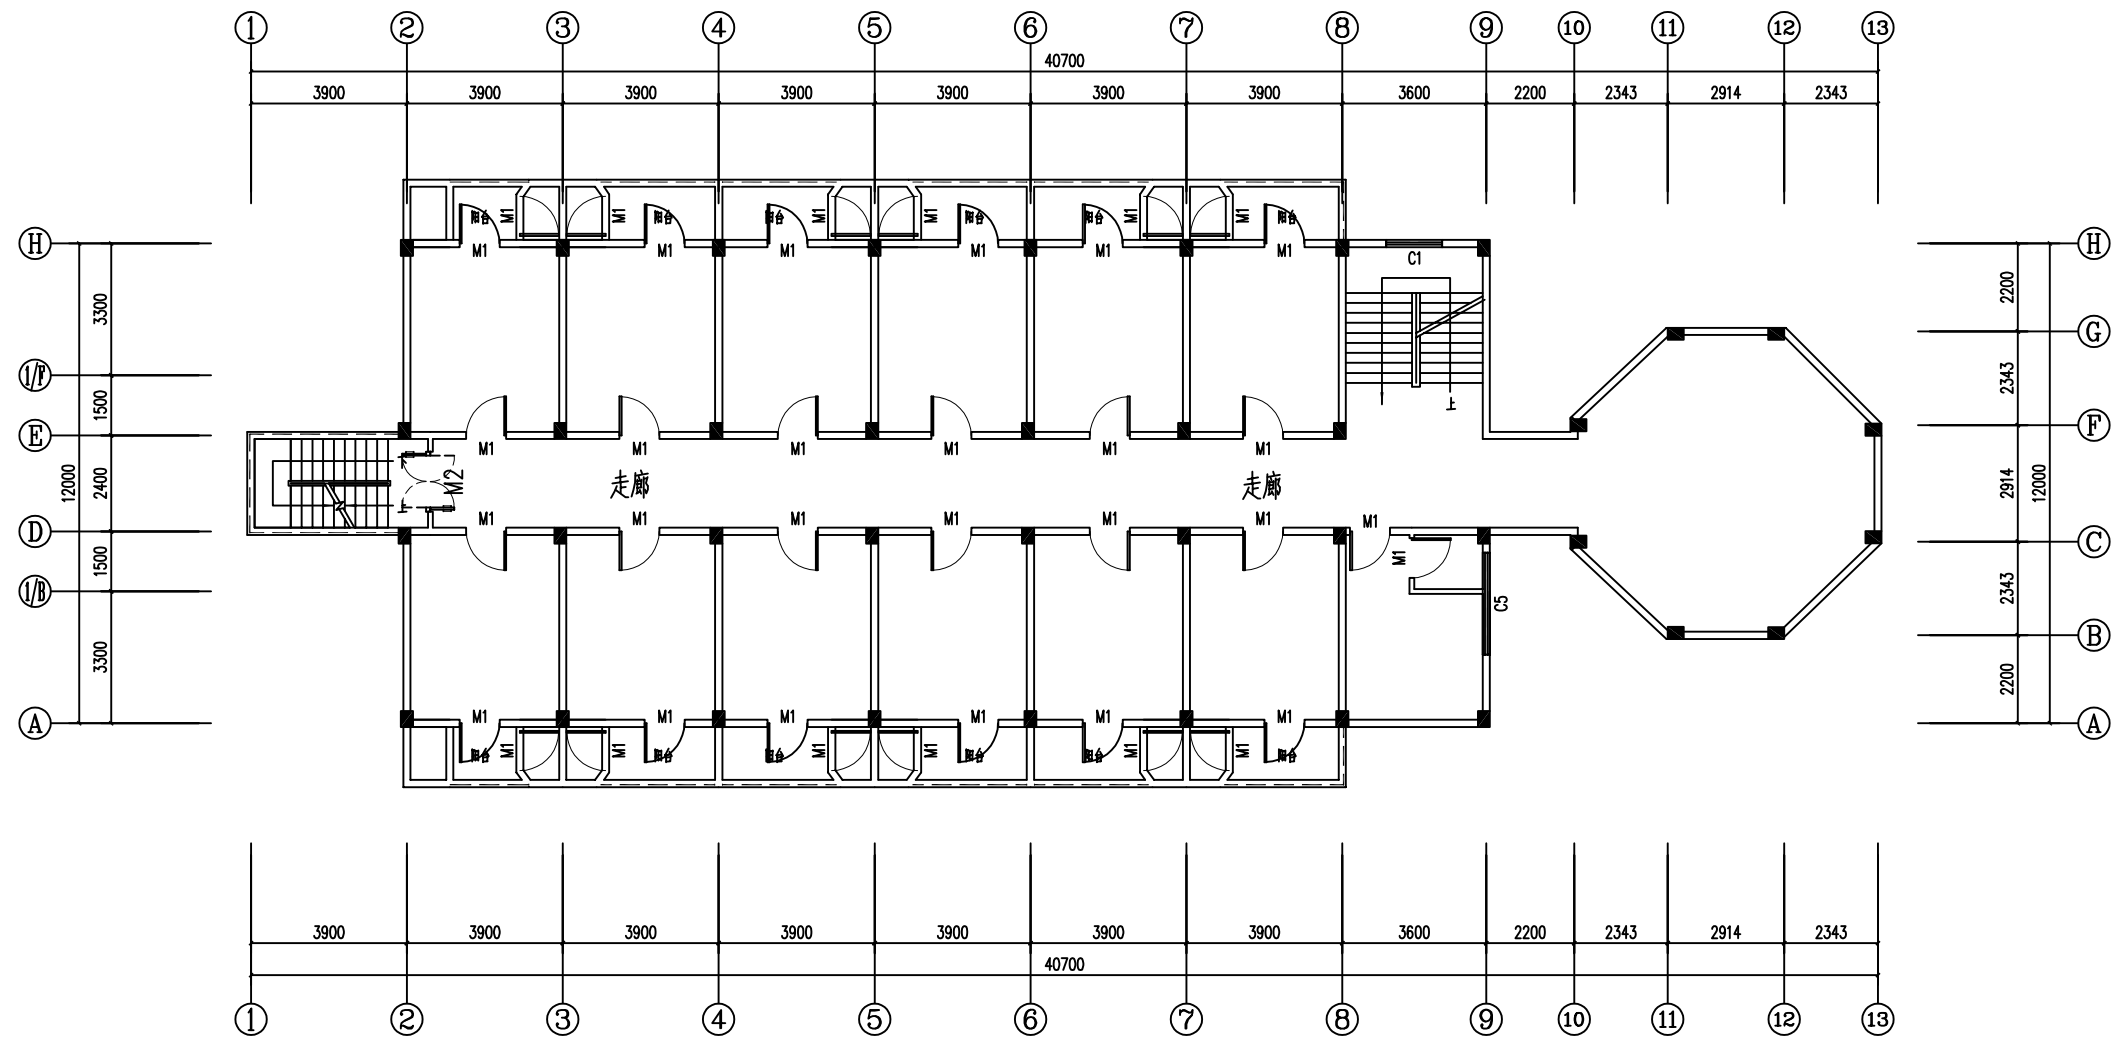

----- 隐形防盗网

学生宿舍3#楼3层平面布置图 1:100

说明：

- 1、本建筑为学生宿舍3号楼；
- 2、层高3100mm，安全网净空2580至梁底，梁高300mm；
- 3、学生宿舍阳台安全网净空1800mm；

设计签字栏			
审定人	庆鹏彬	左晓娟	
项目负责人	耿宜鹏	耿宜鹏	
专业负责人	耿宜鹏	耿宜鹏	
校对人	魏军杰	魏军杰	
设计人	李成龙	李成龙	
制图人	李成龙	李成龙	
会签栏			
建筑		结构	
给排水		电气	
暖通			

建设单位	汕头职业技术学院
工程名称	汕头职业技术学院 院本部学生宿舍和教学场所防护网加装项目
项目名称	汕头职业技术学院 院本部学生宿舍和教学场所防护网加装项目
图纸名称	学生宿舍3#楼3层平面布置图

单位出图章	
执业注册章	

工程编号	ZYSJ22003
阶段	施工图
图别	建筑
图号	S-24
版次	A
比例	1:100
日期	2022.4


中誉恒信工程咨询有限公司



中誉恒信工程咨询有限公司
ZHONGYUHENGIN ENGINEERING CONSULTING CO. LTD

建筑行业（建筑工程） 甲级
证书编号：A141031658
市政行业（排水 给水 道路 桥梁） 乙级
风景园林工程设计专项 乙级
人防工程 乙级
工程勘察专业类 乙级

联系电话：0371-53615018
备注：

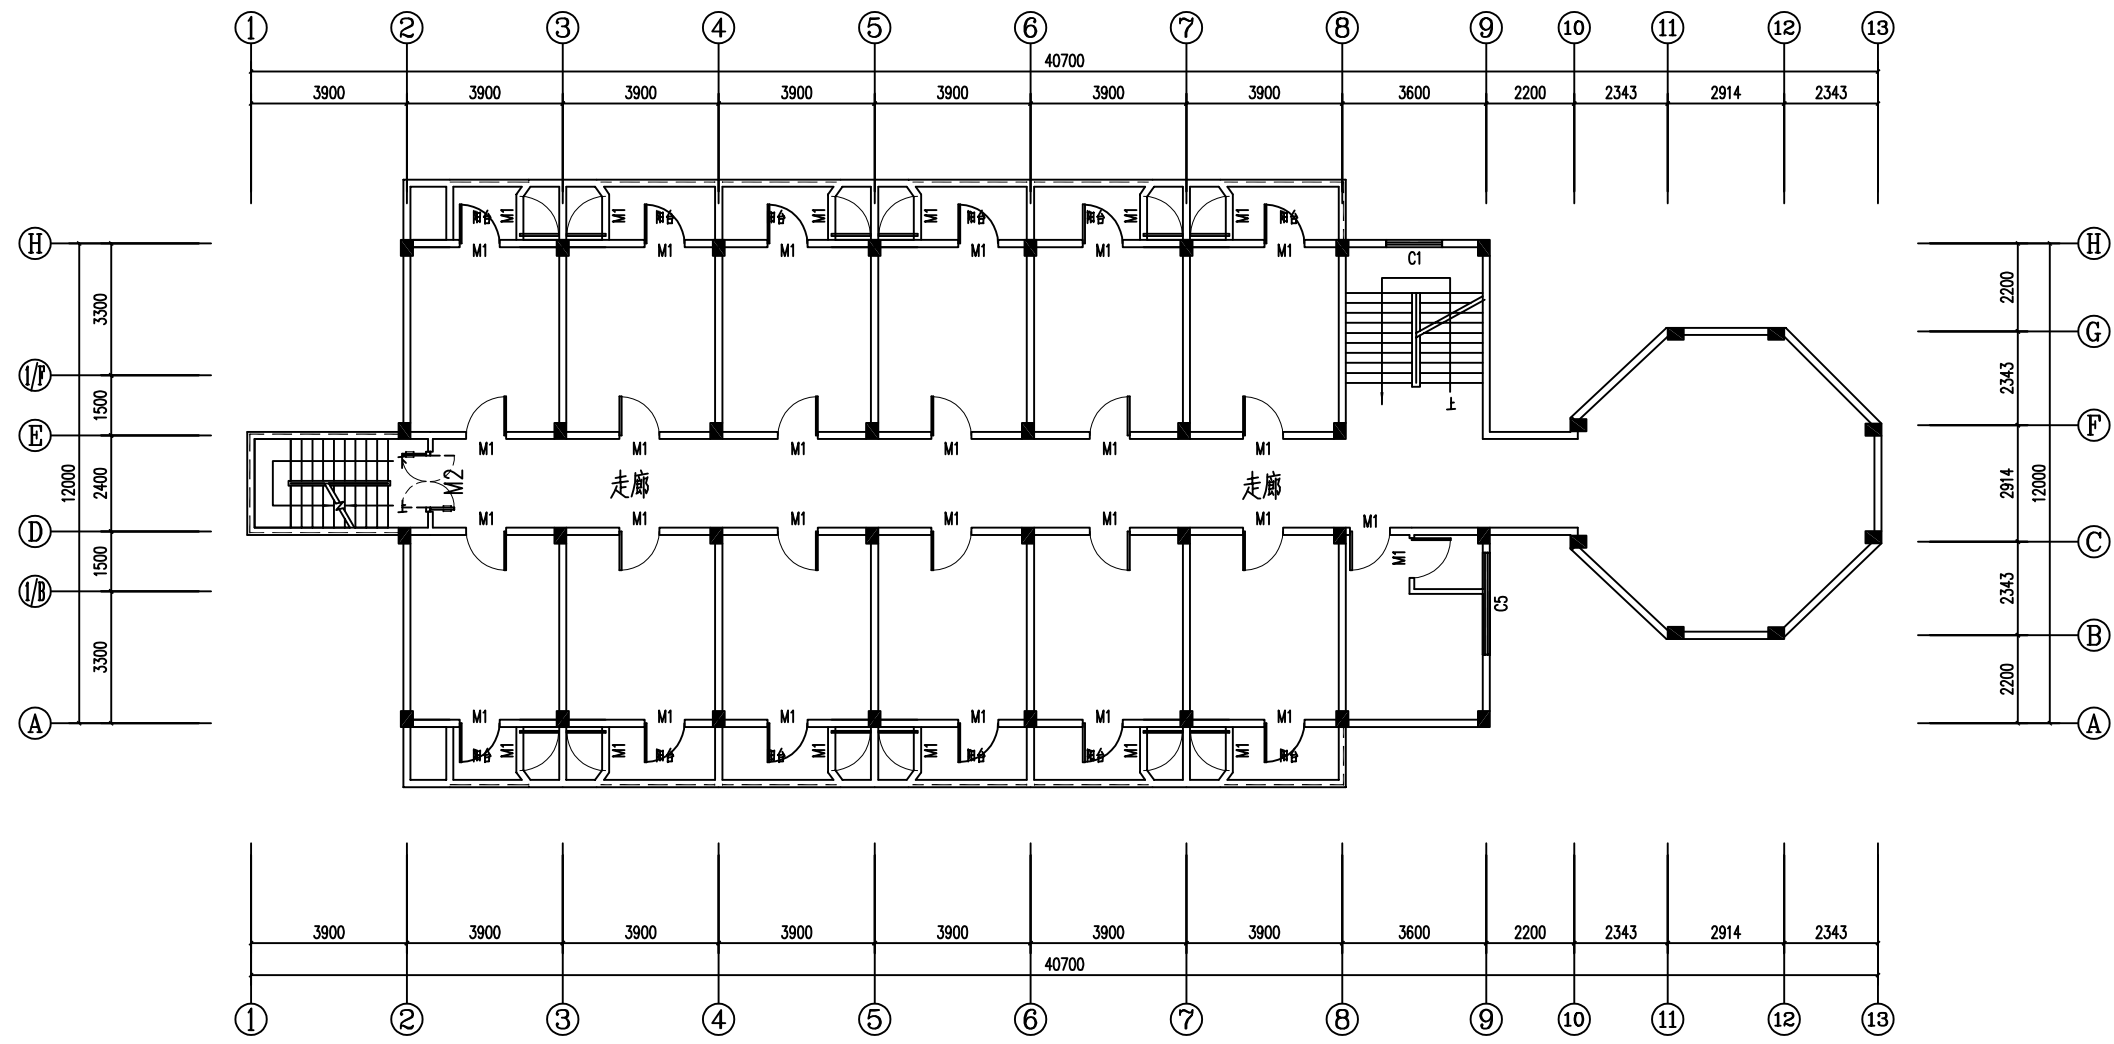

----- 隐形防盗网

学生宿舍3#楼4层平面布置图 1:100

说明：

- 1、本建筑为学生宿舍3号楼；
- 2、层高3100mm，安全网净空2580至梁底，梁高300mm；
- 3、学生宿舍阳台安全网净空1800mm；

设计签字栏			
审定人	庆鹏彬	左晓娟	
项目负责人	耿宜鹏	耿宜鹏	
专业负责人	耿宜鹏	耿宜鹏	
校对人	魏军杰	魏军杰	
设计人	李成龙	李成龙	
制图人	李成龙	李成龙	
会签栏			
建筑		结构	
给排水		电气	
暖通			

建设单位	汕头职业技术学院
工程名称	汕头职业技术学院 院本部学生宿舍和教学场所防护网加装项目
项目名称	汕头职业技术学院 院本部学生宿舍和教学场所防护网加装项目
图纸名称	学生宿舍3#楼4层平面布置图

单位出图章	
执业注册章	

工程编号	ZYSJ22003
阶段	施工图
图别	建筑
图号	S-25
版次	A
比例	1:100
日期	2022.4


中誉恒信工程咨询有限公司



中誉恒信工程咨询有限公司
ZHONGYUHENGIN ENGINEERING CONSULTING CO. LTD

建筑行业（建筑工程） 甲级
证书编号：A141031658
市政行业（排水 给水 道路 桥梁） 乙级
风景园林工程设计专项 乙级
人防工程 乙级
工程勘察专业类 乙级

联系电话：0371-53615018
备注：

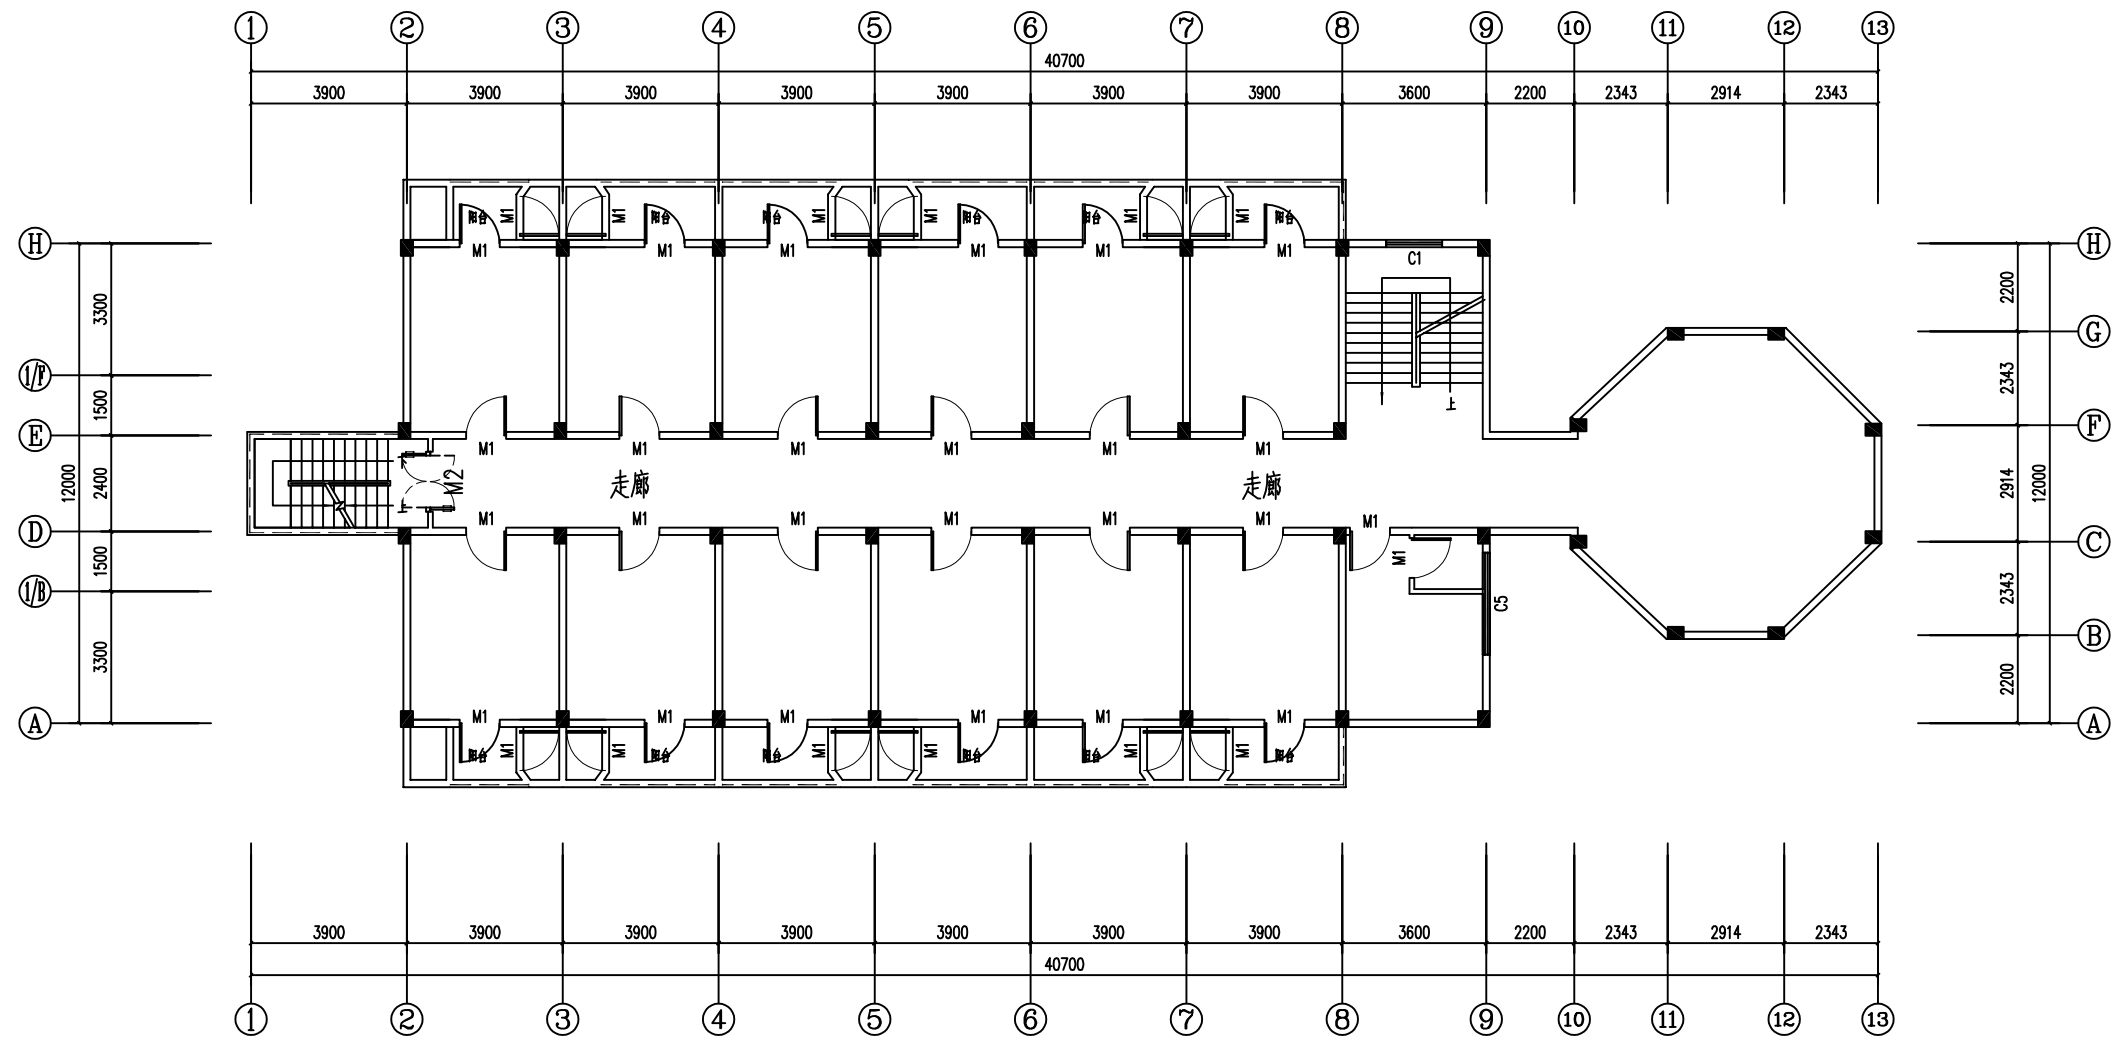

----- 隐形防盗网

学生宿舍3#楼5层平面布置图 1:100

说明：

- 1、本建筑为学生宿舍3号楼；
- 2、层高3100mm，安全网净空2580至梁底，梁高300mm；
- 3、学生宿舍阳台安全网净空1800mm；

设计签字栏			
审定人	庆鹏彬	左晓娟	
项目负责人	耿宜鹏	耿宜鹏	
专业负责人	耿宜鹏	耿宜鹏	
校对人	魏军杰	魏军杰	
设计人	李成龙	李成龙	
制图人	李成龙	李成龙	
会签栏			
建筑		结构	
给排水		电气	
暖通			

建设单位	汕头职业技术学院
工程名称	汕头职业技术学院 院本部学生宿舍和教学场所防护网加装项目
项目名称	汕头职业技术学院 院本部学生宿舍和教学场所防护网加装项目
图纸名称	学生宿舍3#楼5层平面布置图

单位出图章	
执业注册章	


工程编号	ZYSJ22003
阶段	施工图
图别	建筑
图号	S-26
版次	A
比例	1:100
日期	2022.4



中誉恒信工程咨询有限公司
ZHONGYUHENGIN ENGINEERING CONSULTING CO. LTD

建筑行业（建筑工程） 甲级
证书编号：A141031658
市政行业（排水 给水 道路 桥梁） 乙级
风景园林工程设计专项 乙级
人防工程 乙级
工程勘察专业类 乙级

联系电话：0371-53615018
备注：

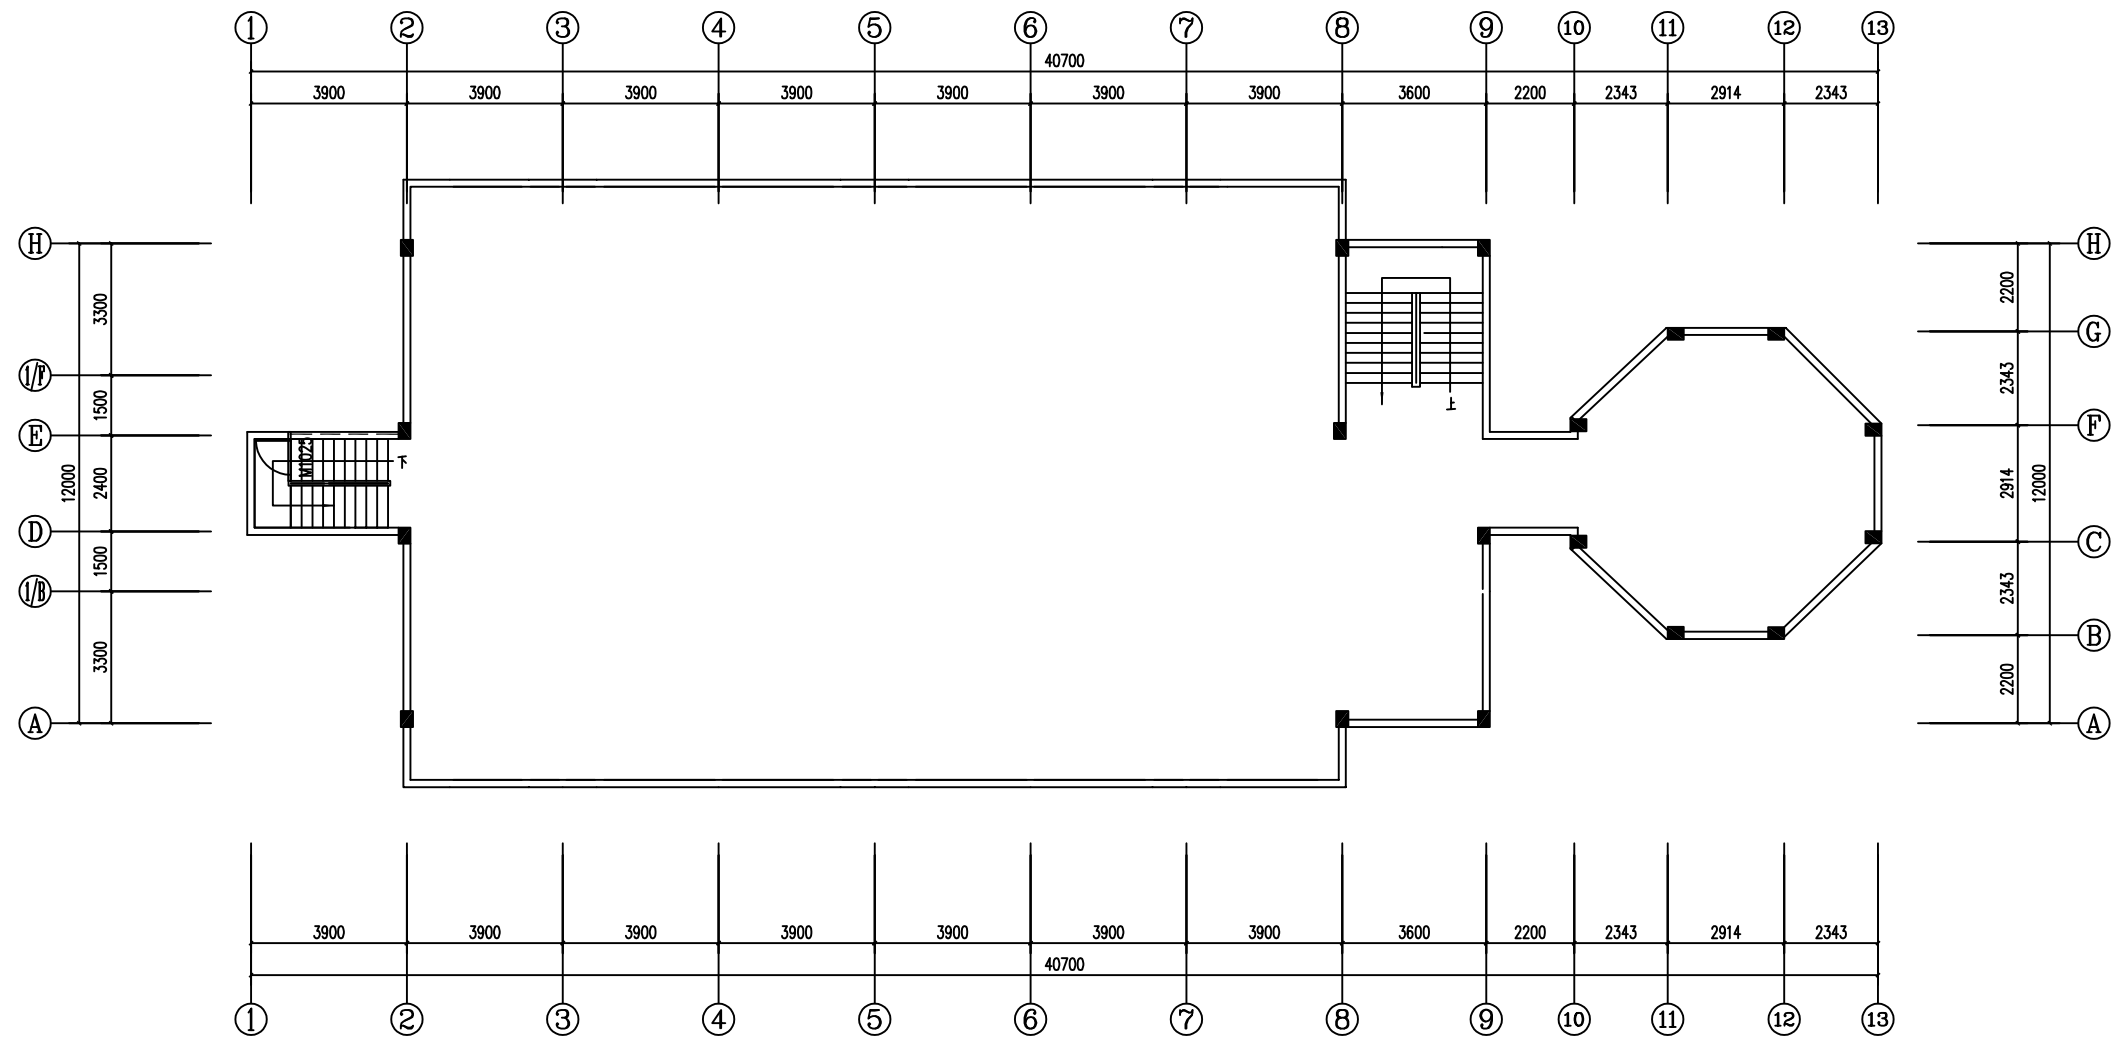

设计签字栏			
审定人	庆鹏彬	左晓娟	
项目负责人	耿宜鹏	耿宜鹏	
专业负责人	耿宜鹏	耿宜鹏	
校对人	魏军杰	魏军杰	
设计人	李成龙	李成龙	
制图人	李成龙	李成龙	
会签栏			
建筑		结构	
给排水		电气	
暖通			

建设单位	汕头职业技术学院
工程名称	汕头职业技术学院 院本部学生宿舍和教学场所防护网加装项目
项目名称	汕头职业技术学院 院本部学生宿舍和教学场所防护网加装项目
图纸名称	学生宿舍3#楼天面层平面布置图

单位出图章	
执业注册章	

工程编号	ZYSJ22003
阶段	施工图
图别	建筑
图号	S-27
版次	A
比例	1:100
日期	2022.4

学生宿舍3#楼天面层平面布置图 1:100

----- 隐形防盗网

说明：




- 1、本建筑为学生宿舍3号楼；
- 2、层高3100mm，安全网净空2580至梁底，梁高300mm；
- 3、学生宿舍阳台安全网净空1800mm；




中誉恒信工程咨询有限公司
ZHONGYUHENGIN ENGINEERING CONSULTING CO. LTD

建筑行业（建筑工程）	甲级
证书编号：A141031658	
市政行业（排水 给水 道路 桥梁）	乙级
风景园林工程设计专项	乙级
人防工程	乙级
工程勘察专业类	乙级

联系电话：0371-53615018
备注：

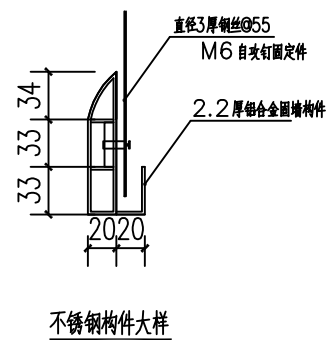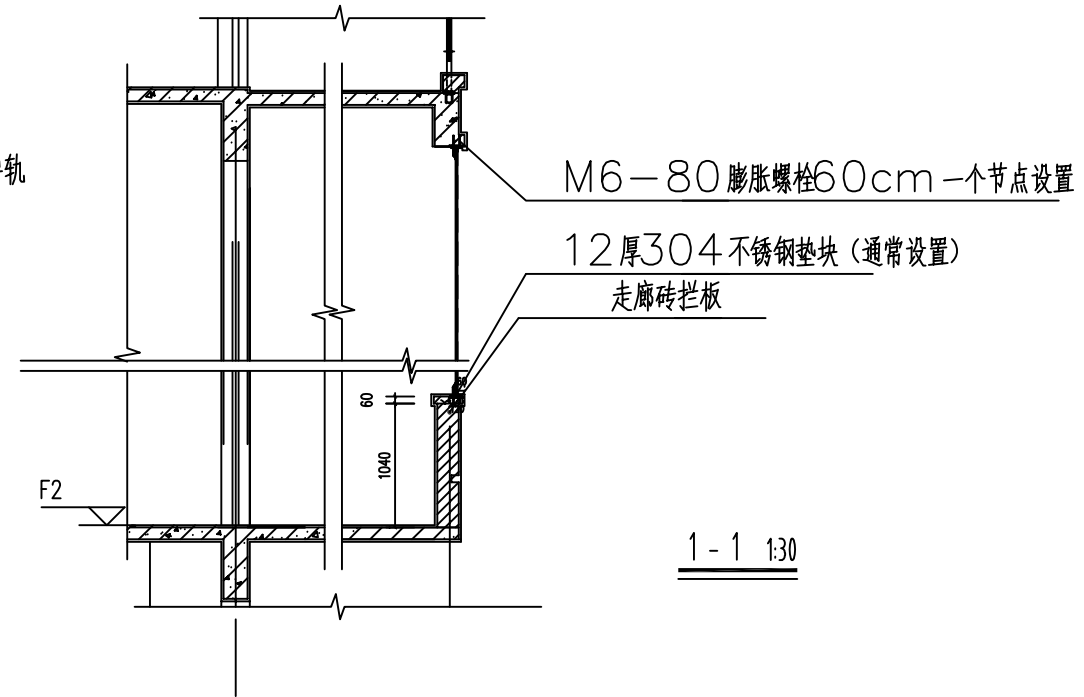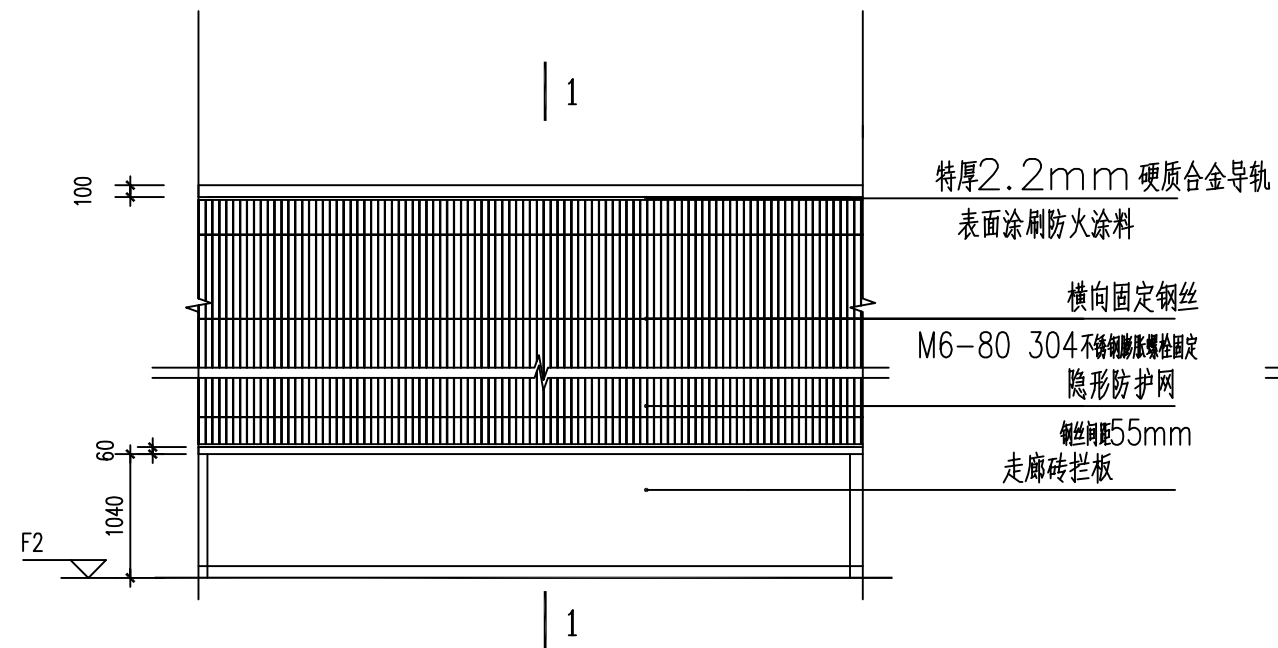

走廊隐形防盗网立面示意图 1:30

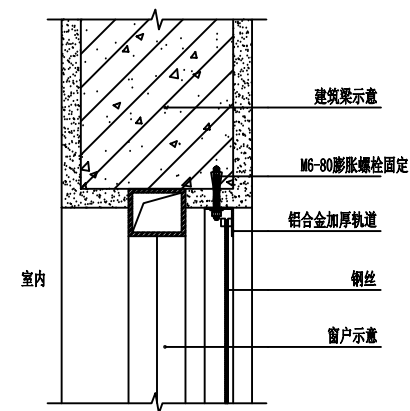

隐形防盗网/阳台罩大样 1:5

说明：

- 1、防盗网钢丝为316外皮尼龙钢丝，外观直径3.5mm，内芯直径3mm；
- 2、拉力为1200N；
- 3、上下骨架要对齐，按单项锁紧器箭头方向插入钢丝，单项锁紧钢丝严禁往回拉；
- 4、通过骨架自锁将骨架盖锁在骨架槽上。
- 5、螺栓锚固节点每0.6米设置一道。
- 6、现场5#宿舍楼原有铝合金窗罩有部分老旧脱落，面积暂定为140m²，需做隐形防盗安全网，实际工程量以竣工完成面积为准。

设计签字栏			
审定人	庆鹏彬	左晓彬	
项目负责人	耿宜鹏	耿宜鹏	
专业负责人	耿宜鹏	耿宜鹏	
校对人	魏军杰	魏军杰	
设计人	李成龙	李成龙	
制图人	李成龙	李成龙	

会签栏			
建筑		结构	
给排水		电气	
暖通			

建设单位

汕头职业技术学院

工程名称

汕头职业技术学院
院本部学生宿舍和教学场所防护网加装项目

项目名称

汕头职业技术学院
院本部学生宿舍和教学场所防护网加装项目

图纸名称

大样图

单位出图章

执业注册章

工程编号	ZYSJ22003
阶段	施工图
图号	S-28
版次	A
比例	
日期	2022.4

中誉恒信工程咨询有限公司